


安佐南区地域福祉センター(仮称)等新築冷暖房設備工事

(参考資料：系統図・空調機機器表ほか 抜粋)

図面番号	図面名称	縮尺
1	建物概要 付近見取図 管理凡例	—
2	系統図	—
3	空調機機器表(1)(2)	—
4	空調機機器表(3)(4)	—
5	空調機機器表(5)(6)	—
6	全熱交換器機器表(1)(2)	—
7	換気ファン機器表(1)(2)	—
8	制気口リスト(1)	—
9	制気口リスト(2)	—
10	制気口リスト(3)	—
11	制気口リスト(4)	—
12	制気口リスト(5)	—
13	制気口リスト(6)	—
14	制気口リスト(7)	—
15	1階平面図(配管設備)	1/100
16	2階平面図(配管設備)	1/100
17	3階平面図(配管設備)	1/100
18	4階平面図(配管設備)	1/100
19	5階平面図(配管設備)	1/100
20	6階平面図(配管設備)	1/100
21	7階平面図(配管設備)	1/100
22	1階平面図(ダクト設備)	1/100
23	2階平面図(ダクト設備)	1/100
24	3階平面図(ダクト設備)	1/100
25	4階平面図(ダクト設備)	1/100

図面番号	図面名称	縮尺
26	5階平面図(ダクト設備)	1/100
27	6階平面図(ダクト設備)	1/100
28	7階平面図(ダクト設備)	1/100
29	断面図, 詳細図	1/100, 1/10
30	自動制御設備 計装図(1)	—
31	自動制御設備 計装図(2)	—
32	自動制御設備 計装図(3)	—
33	中央監視設備(1)	—
34	中央監視設備(2)	—
35	中央監視設備(3)	—
36	中央管理点入出力一覧表	—
37	自動制御設備 1階平面図	1/100
38	自動制御設備 2階平面図	1/100
39	自動制御設備 3階平面図	1/100
40	自動制御設備 4階平面図	1/100
41	自動制御設備 5階平面図	1/100
42	自動制御設備 6階平面図	1/100
43	自動制御設備 7階平面図	1/100
44	工事区分表	—

系統	施設	階	室名	空調設備	備考
A-1	地域福祉センター	5	福祉事務室		
A-2	地域福祉センター	4, 5	福祉事務室		
A-3	地域福祉センター	6	大会議室		
B-1	福祉センター	2	福祉事務室		
B-2	福祉センター	2	福祉事務室		
B-3	福祉センター	3	福祉事務室		
B-4	福祉センター	4	福祉事務室		
B-5	福祉センター	5	福祉事務室		
B-6	福祉センター	6	福祉事務室		
C	福祉センター	2	福祉事務室		
D-1	古市小学校児童館	2, 3	児童館		
D-2	古市小学校児童館	3	児童館		
E	共用	1	防犯カメラ		
F	共用	1	防犯カメラ		
G	共用	1	防犯カメラ		
H	共用	1	防犯カメラ		
I	共用	1	防犯カメラ		
J	共用	1	防犯カメラ		
K	共用	1	防犯カメラ		
L	共用	1	防犯カメラ		
M	共用	1	防犯カメラ		
N	共用	1	防犯カメラ		
O-1	共用	1, 2	外観カメラ		
O-2	共用	3	外観カメラ		

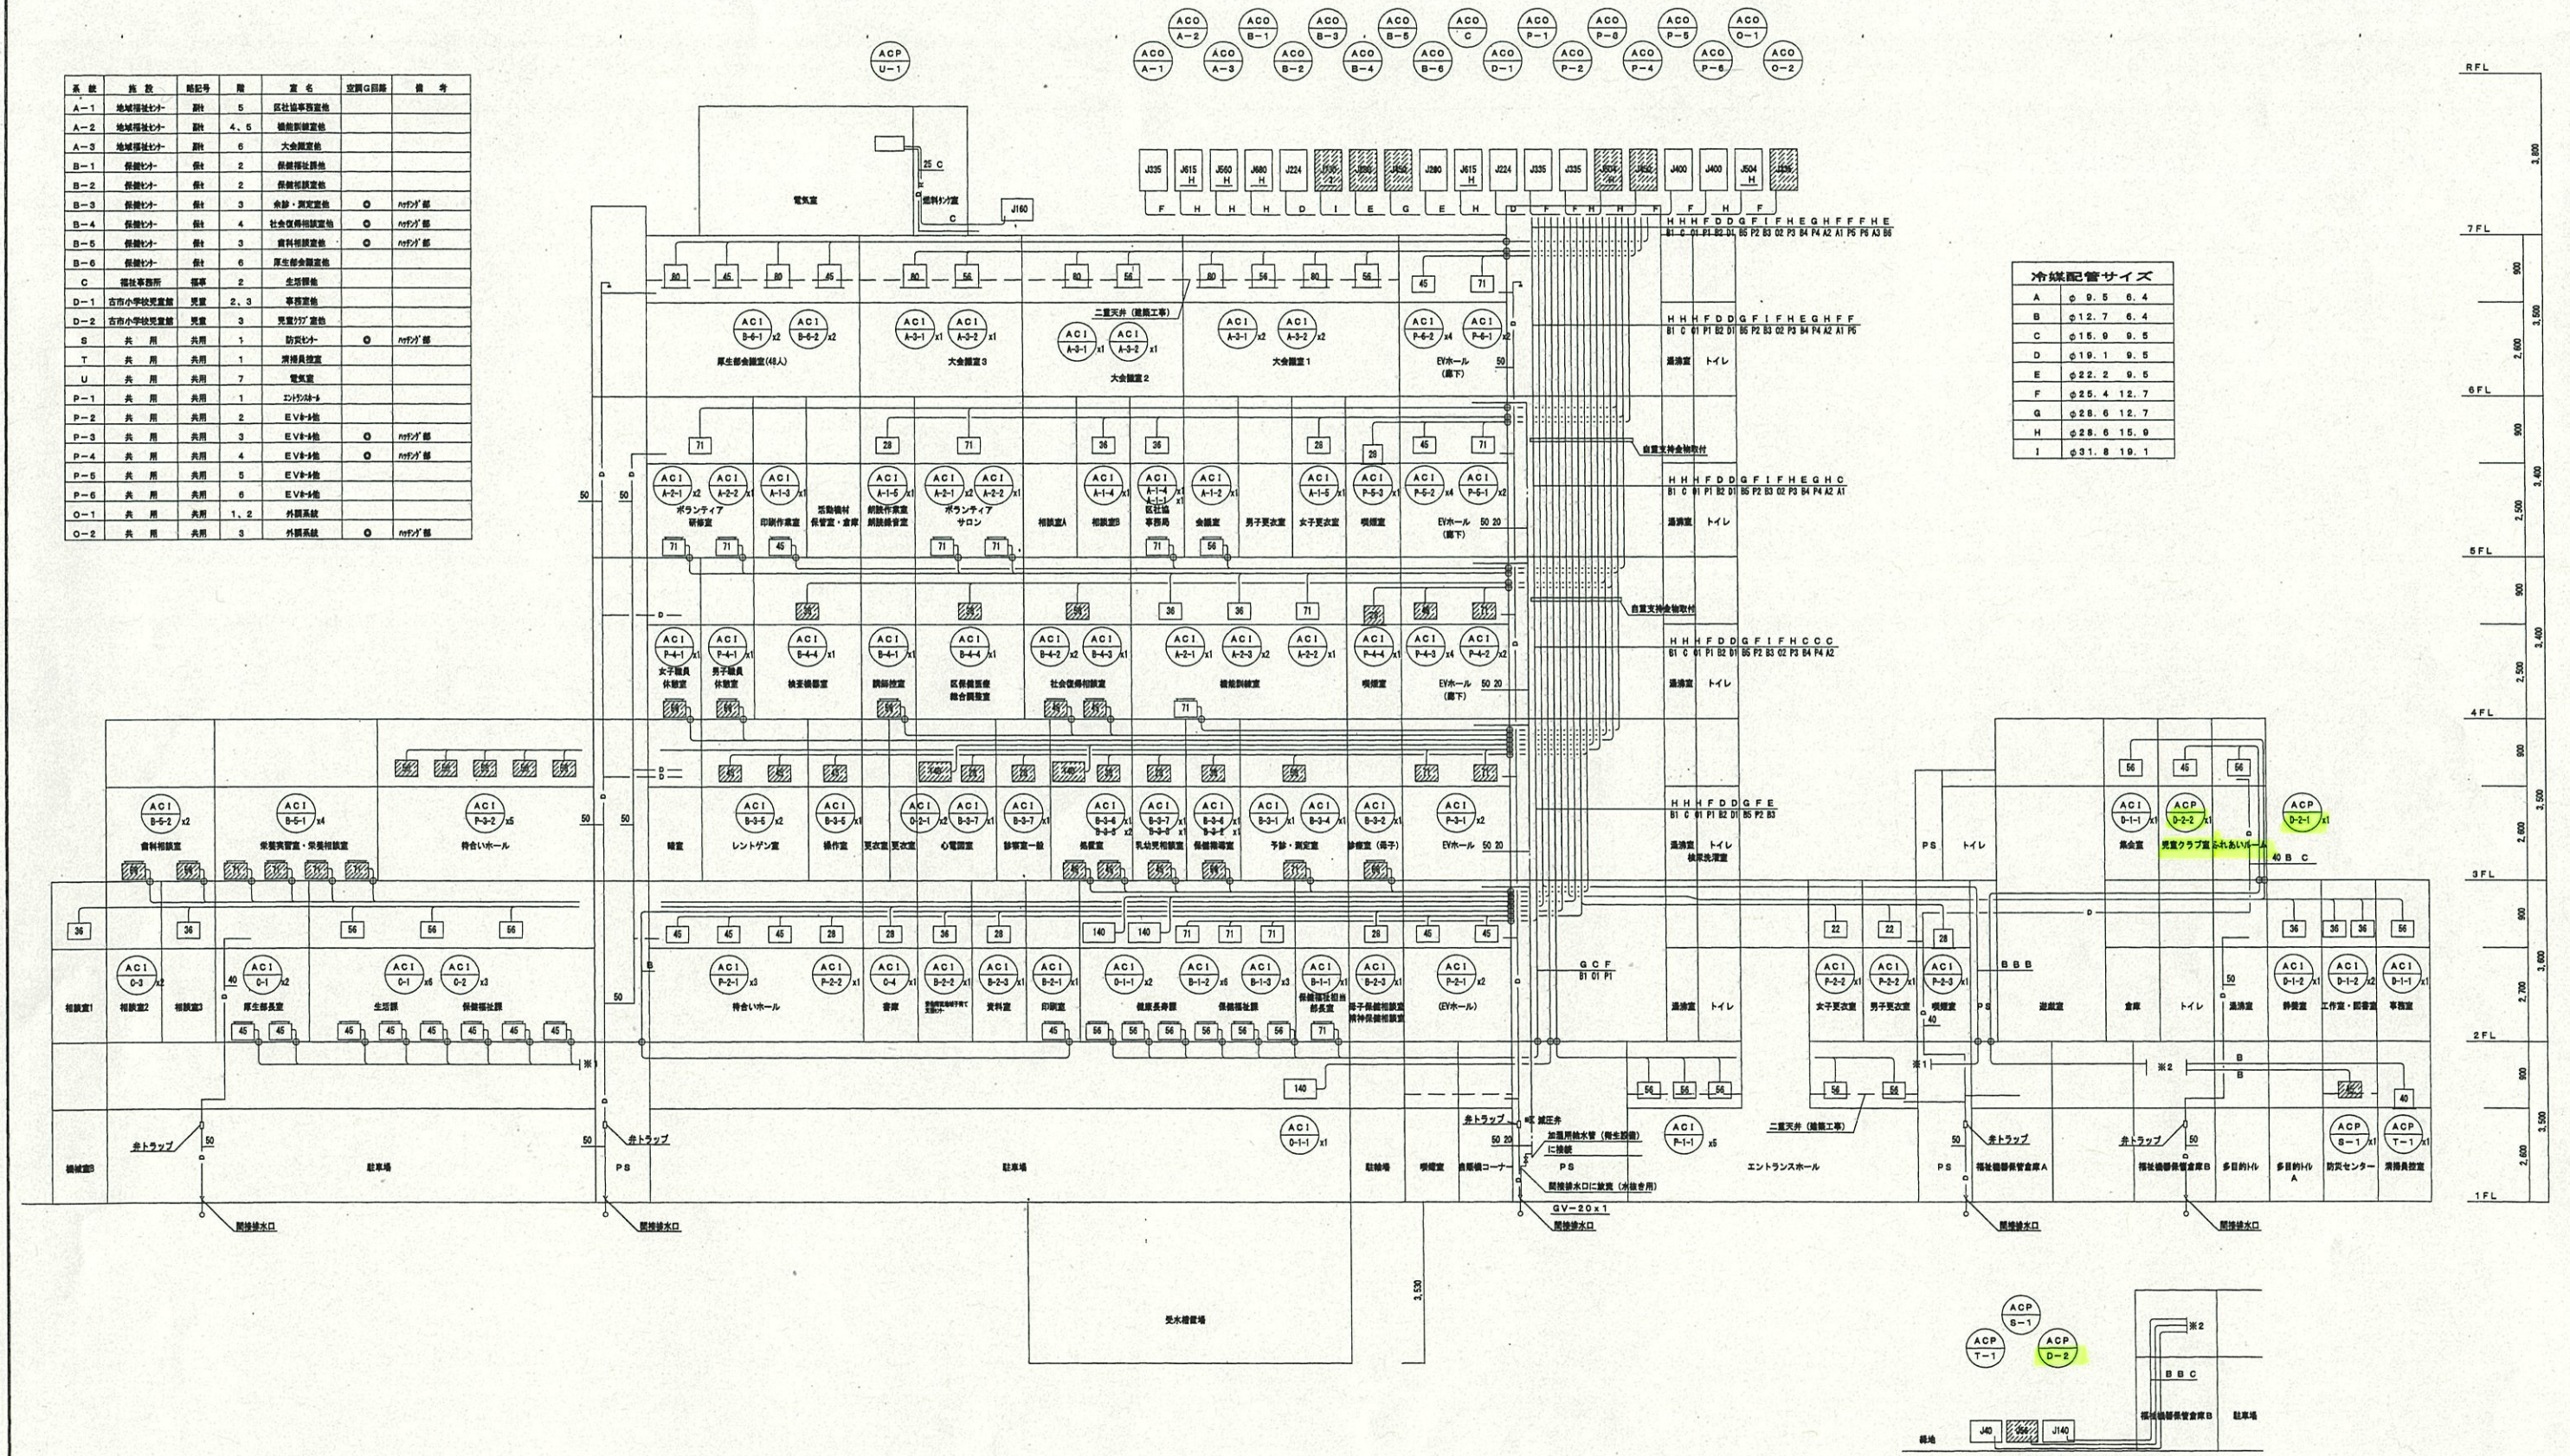

空調機機番表 (3)

記号	名称	機 器 仕 様	額定電圧 (φ-V)	動 力 (kw) (W)	起 動 方 式	台 数	設置場所	備 考
AC1	空 調 室 内 機	※ 式 天井ビルトイン形 (背置吸込形)	1-200	188	直入	1	4F 社会実用性講座 (x1)	本体送管1-1貼り
B-4-3		冷房能力 5.6 kw 暖房能力 6.3 kw ※ 品 品 ドレンアップメカ、 吐出アダプター、 フィルター、 フィルターボックス						
AC1	空 調 室 内 機	※ 式 天井ビルトイン形 (背置吸込形)	1-200	117	直入	2	4F 検査機器室 (x1)	
B-4-4		冷房能力 3.6 kw 暖房能力 4.0 kw ※ 品 品 ドレンアップメカ、 吐出アダプター、 フィルター、 フィルターボックス					4F 医療機器検査室 (x1)	
ACO	空 調 室 外 機	※ 式 ビル用マルチ	3-200	F 0.7	直入	1	7F 室外機置場	
B-5		冷房能力 45.0 kw 暖房能力 50.0 kw ※ 品 品 防振機台		C 11.7				
AC1	空 調 室 内 機	※ 式 床置ローボイ形 (縦べい形)	1-200	98	直入	4	3F 常備実習、初級室 (x4)	
B-5-1		冷房能力 7.1 kw 暖房能力 8.0 kw ※ 品 品 吐出グリル						
AC1	空 調 室 内 機	※ 式 床置ローボイ形 (縦べい形)	1-200	93	直入	2	3F 資料情報室 (x2)	
B-5-2		冷房能力 5.6 kw 暖房能力 6.3 kw ※ 品 品 吐出グリル						
ACO	空 調 室 外 機	※ 式 ビル用マルチ	3-200	F 0.75	直入	1	7F 室外機置場	
B-6		冷房能力 28.0 kw 暖房能力 31.6 kw ※ 品 品 防振機台		C 6.9				
AC1	空 調 室 内 機	※ 式 天井埋込カセット形 (2方向吹出形)	1-200	166	直入	2	6F 厚生部会議室 (x2)	
B-6-1		冷房能力 8.0 kw 暖房能力 9.0 kw ※ 品 品 ドレンアップメカ、 化熱パネル						
AC1	空 調 室 内 機	※ 式 天井埋込カセット形 (2方向吹出形)	1-200	118	直入	2	6F 厚生部会議室 (x2)	
B-6-2		冷房能力 4.6 kw 暖房能力 5.0 kw ※ 品 品 ドレンアップメカ、 化熱パネル						
ACO	空 調 室 外 機	※ 式 ビル用マルチ	3-200	F 1.5	直入	1	7F 室外機置場	
C		冷房能力 61.6 kw 暖房能力 69.0 kw ※ 品 品 防振機台		C 13.7				
AC1	空 調 室 内 機	※ 式 床置ローボイ形 (縦べい形)	1-200	76	直入	8	2F 厚生部会議室 (x2)	
C-1		冷房能力 4.6 kw 暖房能力 5.0 kw ※ 品 品 吐出グリル					2F 厚生部会議室 (x6)	
AC1	空 調 室 内 機	※ 式 天井ビルトイン形 (背置吸込形)	1-200	188	直入	3	2F 検査機器室 (x3)	本体送管1-1貼り
C-2		冷房能力 5.6 kw 暖房能力 6.3 kw ※ 品 品 ドレンアップメカ、 吐出アダプター、 フィルター、 フィルターボックス						
AC1	空 調 室 内 機	※ 式 天井ビルトイン形 (背置吸込形)	1-200	117	直入	2	2F 検査室 (x2)	
C-3		冷房能力 3.6 kw 暖房能力 4.0 kw ※ 品 品 ドレンアップメカ、 吐出アダプター、 フィルター、 フィルターボックス						
AC1	空 調 室 内 機	※ 式 天井ビルトイン形 (背置吸込形)	1-200	117	直入	1	2F 検査室 (x1)	
C-4		冷房能力 2.8 kw 暖房能力 3.2 kw ※ 品 品 ドレンアップメカ、 吐出アダプター、 フィルター、 フィルターボックス						
ACO	空 調 室 外 機	※ 式 ビル用マルチ	3-200	F 0.76	直入	1	7F 室外機置場	
D-1		冷房能力 22.4 kw 暖房能力 25.0 kw ※ 品 品 防振機台		C 4.6				
AC1	空 調 室 内 機	※ 式 天井ビルトイン形 (背置吸込形)	1-200	188	直入	2	2F 事務室 (x1)	本体送管1-1貼り
D-1-1		冷房能力 5.6 kw 暖房能力 6.3 kw ※ 品 品 ドレンアップメカ、 吐出アダプター					3F 検査室 (x1)	
AC1	空 調 室 内 機	※ 式 天井ビルトイン形 (背置吸込形)	1-200	117	直入	3	2F 検査室 (x1)	
D-1-2		冷房能力 3.6 kw 暖房能力 4.0 kw ※ 品 品 ドレンアップメカ、 吐出アダプター					2F 作業室・図書室 (x2)	

空調機機番表 (4)

記号	名称	機 器 仕 様	額定電圧 (φ-V)	動 力 (kw) (W)	起 動 方 式	台 数	設置場所	備 考
ACP	空 調 室 外 機	※ 式 ビル用マルチ	3-200	F 0.36	直入	1	1F 室外機置場	
D-2		冷房能力 14.0 kw 暖房能力 16.0 kw ※ 品 品 防振機台		C 2.8				
AC1	空 調 室 内 機	※ 式 天井ビルトイン形 (背置吸込形)	1-200	141	直入	1	3F 実習クラブ室 (x1)	
D-2-1		冷房能力 4.5 kw 暖房能力 5.0 kw ※ 品 品 ドレンアップメカ、 吐出アダプター						
AC1	空 調 室 内 機	※ 式 天井ビルトイン形 (背置吸込形)	1-200	188	直入	1	3F みらいホール (x1)	
D-2-2		冷房能力 5.6 kw 暖房能力 6.3 kw ※ 品 品 ドレンアップメカ、 吐出アダプター						
ACP	空 調 機	※ 式 天井埋込カセット形 (2方向吹出形)	3-200	F 内 20W 外 65W	直入	1	1F 防災センター (x1)	(標準ベア)
B-1		冷房能力 2.3 ~ 5.6 kw 暖房能力 2.5 ~ 7.1 kw ※ 品 品 ドレンアップメカ、 化熱パネル、 防振ゴム、 風内調整板		C 1.2				
ACP	空 調 機	※ 式 天井埋込カセット形 (2方向吹出形)	3-200	F 内 20W 外 65W	直入	1	1F 情報員教室 (x1)	(標準ベア)
T-1		冷房能力 1.6 ~ 4.0 kw 暖房能力 1.8 ~ 5.3 kw ※ 品 品 ドレンアップメカ、 化熱パネル、 防振ゴム、 風内調整板		C 0.8				
ACP	冷 房 専 用 空 調 機	※ 式 天井用形 (冷房専用)	3-200	F 内 130W 外 140W	直入	1	7F 電気室	2014-1基礎 H-350
U-1		冷房能力 14.0 kw ※ 品 品 ドレンアップメカ、 防振ゴム		C 3.2				
		サーモ (自動制御工事)						
ACO	空 調 室 外 機	※ 式 ビル用マルチ	3-200	F 1.5	直入	1	7F 室外機置場	
O-1		冷房能力 50.4 kw 暖房能力 56.5 kw ※ 品 品 防振機台		C 13.3				
AC1	外 調 機	※ 式 天井埋込ダクト形	1-200	546	直入	3	1F (x1)、 2F (x2)	
O-1-1		冷房能力 14.0 kw 暖房能力 12.0 kw ※ 品 品 1080 ml/h 静 圧 200 pa ※ 品 品 ドレンアップメカ、 フィルター、 フィルターボックス (2F x 2)						
		自然高気圧式加温器						
ACO	空 調 室 外 機	※ 式 ビル用マルチ	3-200	F 0.76	直入	1	7F 室外機置場	
O-2		冷房能力 33.6 kw 暖房能力 37.5 kw ※ 品 品 防振機台		C 7.8				
AC1	外 調 機	※ 式 天井埋込ダクト形	1-200	546	直入	2	3F (x2)	
O-2-1		冷房能力 14.0 kw 暖房能力 12.0 kw ※ 品 品 1080 ml/h 静 圧 200 pa ※ 品 品 ドレンアップメカ、 フィルター、 フィルターボックス						
		自然高気圧式加温器						
ACO	空 調 室 外 機	※ 式 ビル用マルチ	3-200	F 0.76	直入	1	7F 室外機置場	
P-1		冷房能力 33.6 kw 暖房能力 37.5 kw ※ 品 品 防振機台		C 7.8				
AC1	空 調 室 内 機	※ 式 天井ビルトイン形	1-200	188	直入	5	1F エントランスホール (x5)	
P-1-1		冷房能力 5.6 kw 暖房能力 6.3 kw ※ 品 品 ドレンアップメカ、 吐出アダプター、 フィルター、 化熱パネル						
ACO	空 調 室 外 機	※ 式 ビル用マルチシステム	3-200	F 0.76	直入	1	7F 室外機置場	
P-2		冷房能力 33.6 kw 暖房能力 37.5 kw ※ 品 品 防振機台		C 7.8				
AC1	空 調 室 内 機	※ 式 天井ビルトイン形 (背置吸込形)	1-200	141	直入	5	2F EVホール (x2)	
P-2-1		冷房能力 4.5 kw 暖房能力 5.0 kw ※ 品 品 ドレンアップメカ、 吐出アダプター、 フィルター、 フィルターボックス					2F 検査室 (x3)	

図面整理番号

L	3	5	—	03	機 械	平成20年度
大	中	小	地 域	施設番号	種 類	完 成 年 度

工 事 名

安佐南区地域福祉センター(仮称)等新築冷暖房設備工事

施工業者名




株式会社サンプラント 広島支店



図面名称・縮 尺
冷暖房設備
空調機機番表 (3) (4)

図 番
44-4

冷暖配管サイズ			
A	φ 9.5	6.4	
B	φ 12.7	6.4	
C	φ 16.0	6.5	
D	φ 19.1	6.5	
E	φ 22.2	6.5	
F	φ 25.4	12.7	
G	φ 28.6	12.7	
H	φ 28.6	15.9	
I	φ 31.8	19.1	

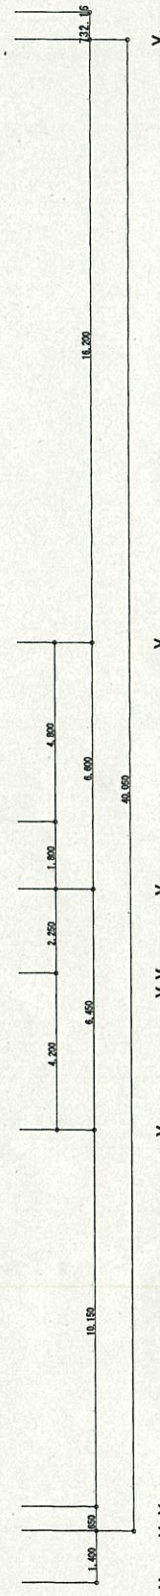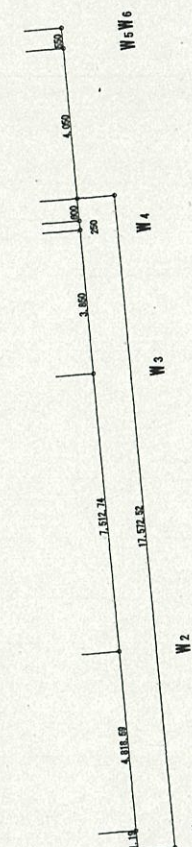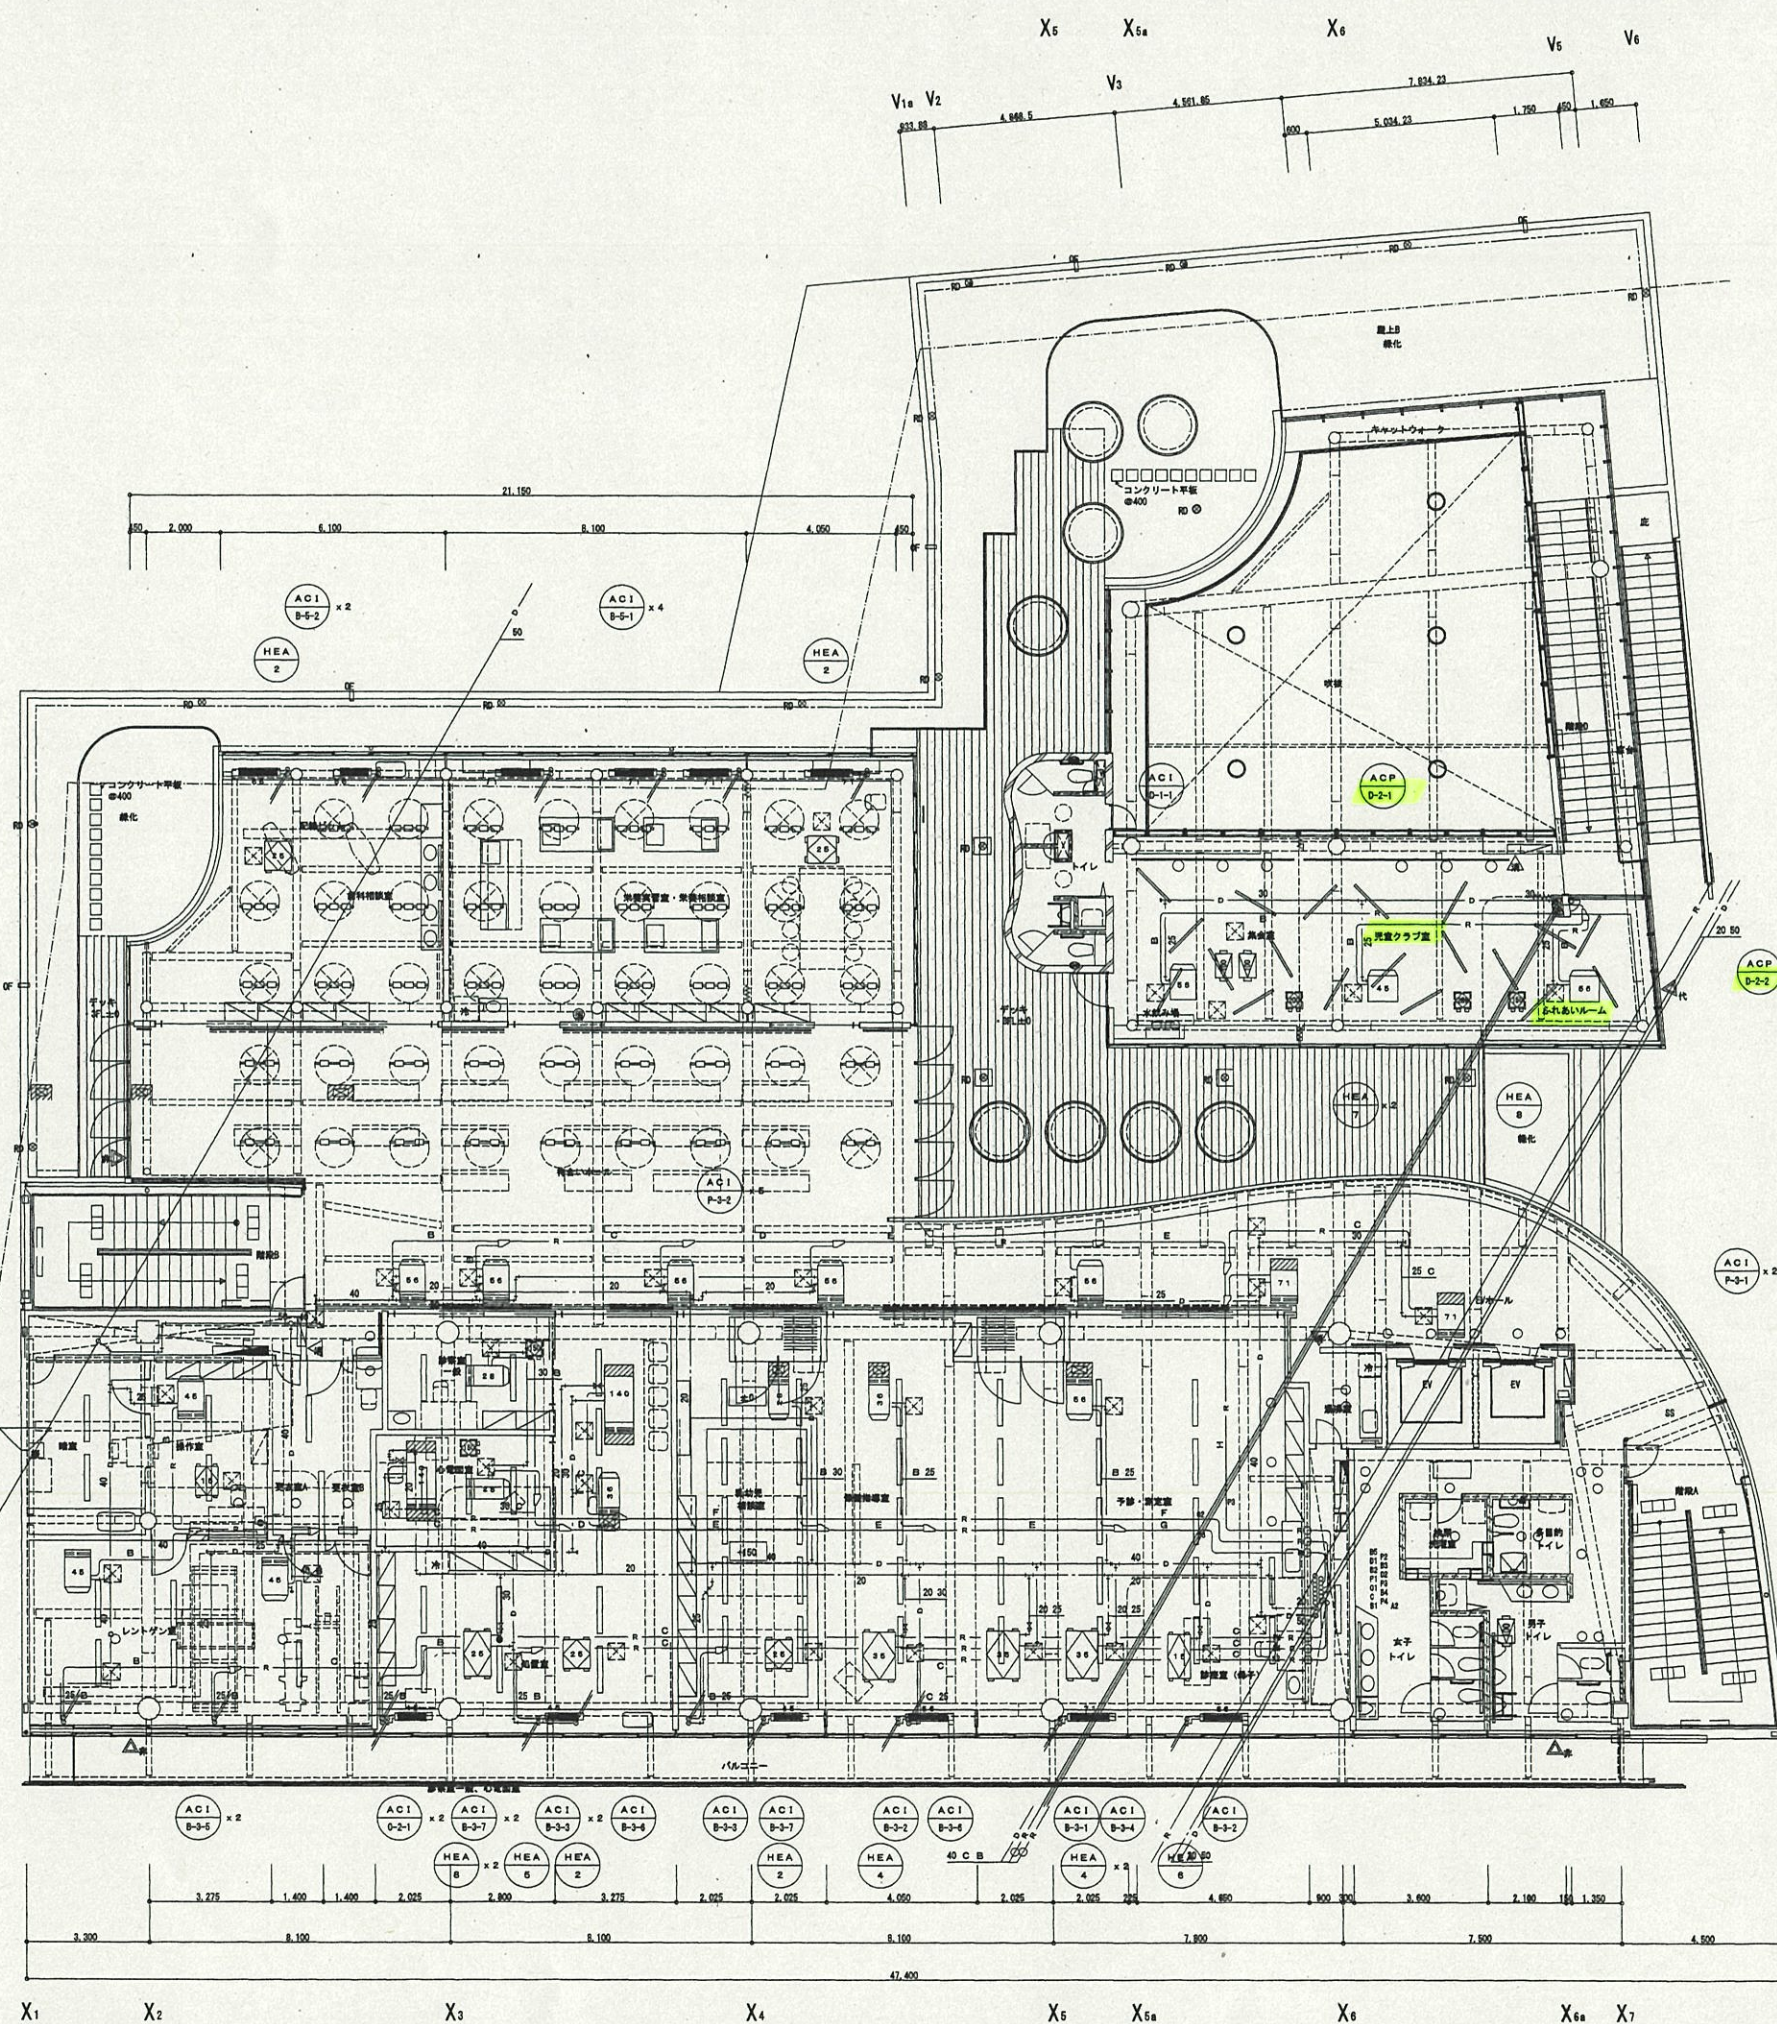

図面整理番号

L	3	5	—	03	機 械	平成20年度
大	中	小	地 域	施設番号	種 類	完成年度

工 事 名

安佐南区地域福祉センター(仮称)等新築冷暖房設備工事

施工業者名

株式会社サンプラント 広島支店



図面名称・縮 尺
冷暖房換気設備 (配管設備)
3 階 平 面 図

1/100

図 番
44-17

