






No.3細目除塵機

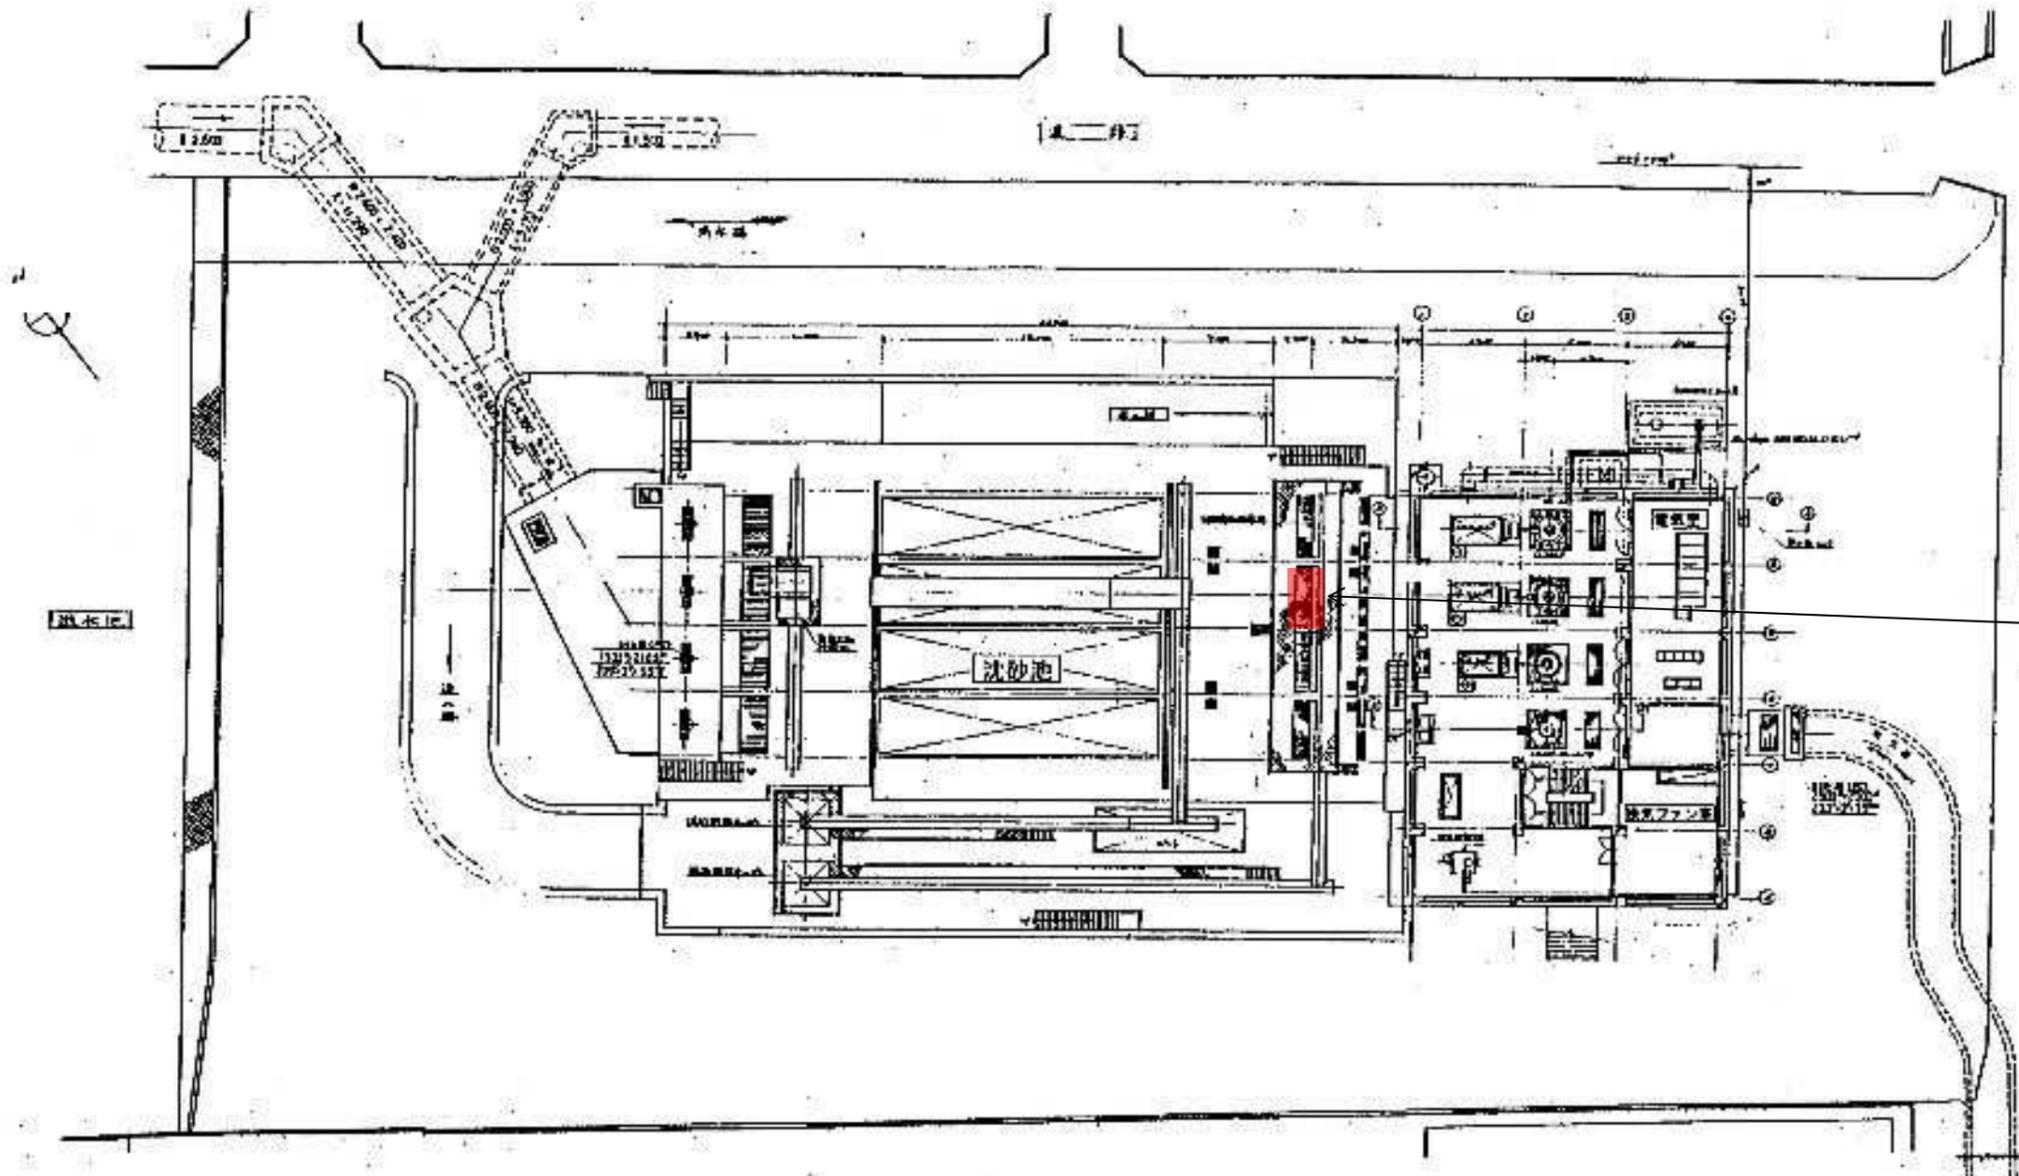

一般平面図

■ : 修繕箇所

修繕名	南観音ポンプ場No.3細目除塵機修理		
図面名	一般平面図・付近見取図		
縮尺	—	製図年月	R7.6
課長	係長	設計	図 番 計
			2
広島市下水道局管理部維持課			

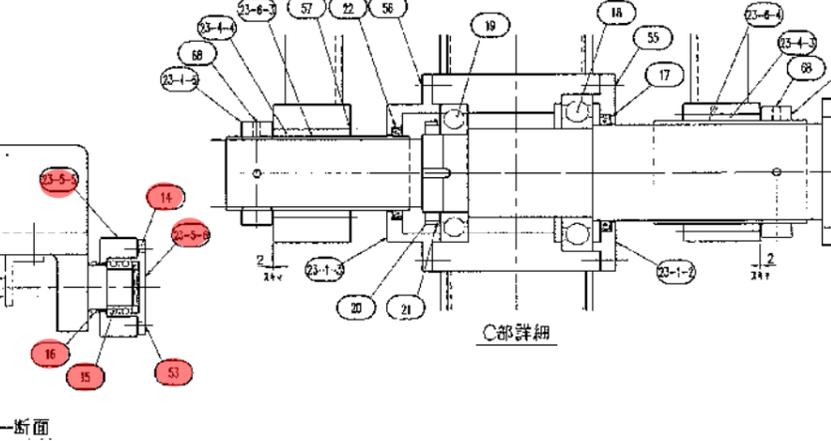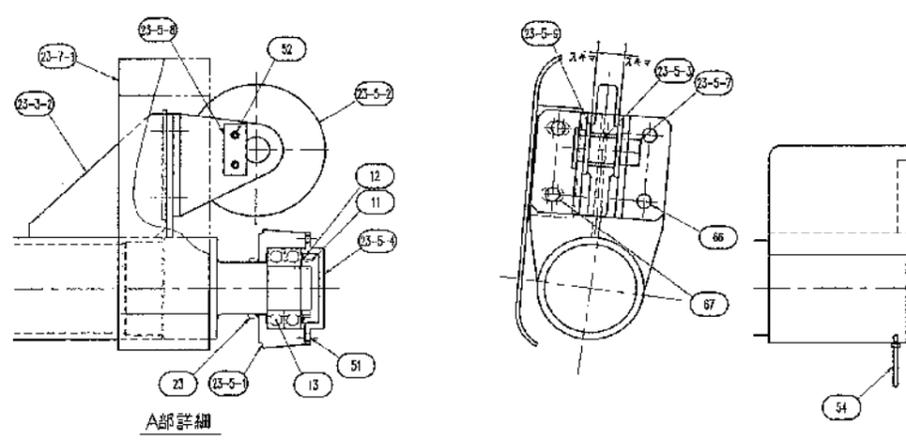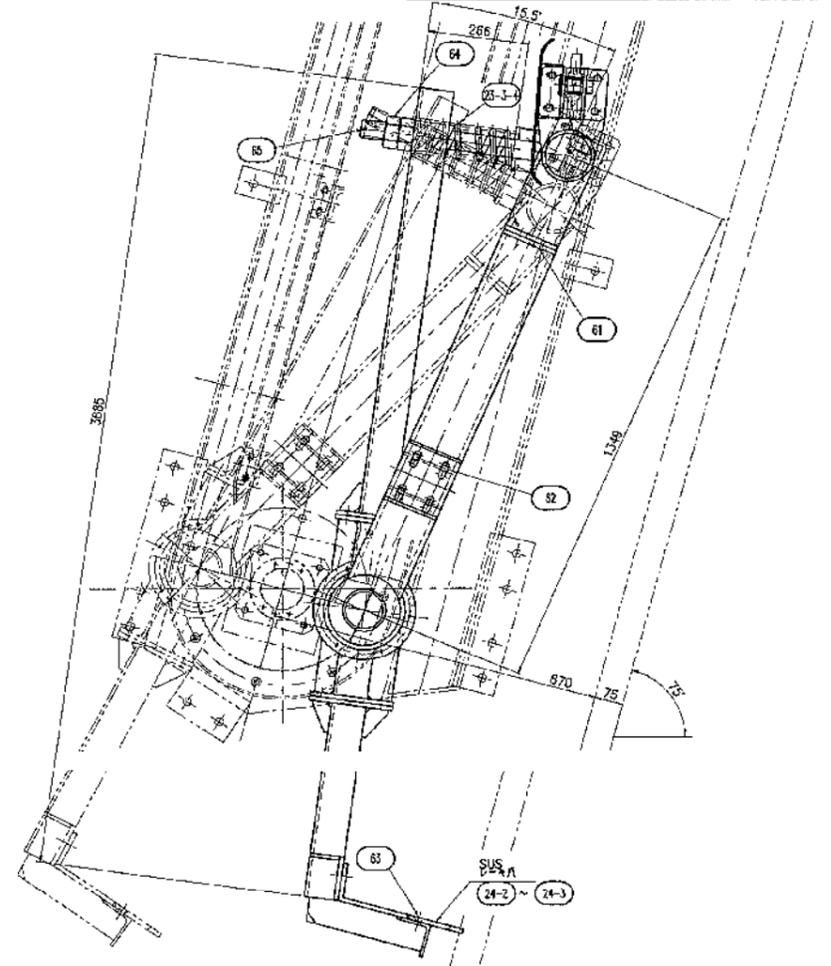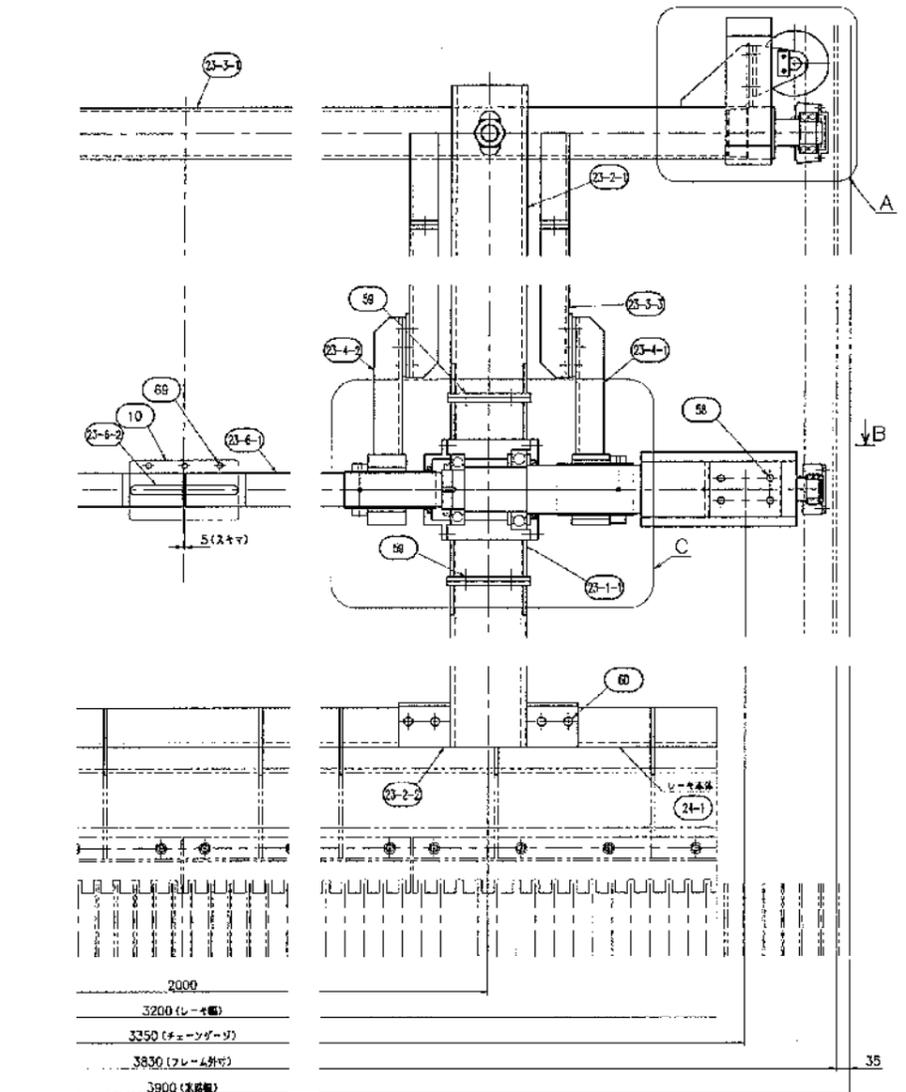

レーキアーム組立図

■ : 今回施工箇所

品番	品名	材質	1台分数量	全機数量	備考	品番	品名	材質	1台分数量	全機数量	備考
65	楔りピン	SUS304	2	M8x71L		23-1	レーキアーム	SS400	2	半数勝手反付	
66	六角B,N,SW	SUS304	4	M16x45L		23-1-2	カバー	SS100	2		
67	六角B,N,SW,PW	SUS304	4	M16x50L		23-1-3	カバー	SS400	2		
68	六角穴付止めネジ(どがり先)	SUS304	8	M10x25L		23-2-1	レーキアーム	SS400	2		
69	六角穴付B,N,SW	SUS304	6	M16x60L		23-2-2	レーキアーム	SS400	2		
						23-3-1	ガイドローラー軸	SUS304	1		
						23-3-2	スラストローラー受け	SS400	2		
						23-3-3	アーム	SS400	4		
						23-3-4	スプリング	SUP6	2		
						23-4-1	アーム	SS400	2		
						23-4-2	アーム	SS400	2		
						23-4-3	ブッシュ	オイルレス	2	φ140xφ160x100L(水中用)	
						23-4-4	ブッシュ	オイルレス	2	φ100xφ120x100L(水中用)	
						23-4-5	カバー	SS400	2		
						23-4-6	カバー	SS400	2		
						23-5-1	ガイドローラー	S45C	2		
						23-5-2	スラストローラー	S45C	2		
						23-5-3	ブッシュ	オイルレス	2	φ35xφ45x35L	
						23-5-4	カバー	SS400	2		
						23-5-5	ローラー	S45C	2		
						23-5-6	カバー	SS400	2		
						23-5-7	スラストローラー軸	S45C	2		
						23-5-8	キープレート	SUS304	2		
						23-5-9	オイルレスブッシュ	オイルレス	2	φ35.2xφ70x15	
						23-6-1	軸	SS400	2		
						23-6-2	キー	S45C	2	25x14x140L(片丸)	
						23-6-3	スリーブ	SUS304	2		
						23-6-4	スリーブ	SUS304	2		
						23-7-1	チェーンガイド	SUS304	2		
						24-1	レーキ本体	SS400	1		
						24-2	レーキ爪	SUS304	2	半数勝手反付	
						24-3	レーキ爪	SUS304	2		
						10	カップリング	FC200	1		
						11	駆動用N	SUS304	2	AN12	
						12	駆動用W	SUS304	2	AW12	
						13	ベアリング	購入品	4	6212ZZ	
						14	スナップリング	S-50	2		
						15	ベアリング	購入品	4	6010ZZ	
						16	Vリング	NBR	2	V-60S	
						17	オイルシール	SUS304	2	SC13016014	
						18	ベアリング(レーキアーム用)	購入品	2	6224ZZ	
						19	ベアリング(レーキアーム用)	購入品	2	6221ZZ	
						20	駆動用N	SUS304	2	AN21	
						21	駆動用W	SUS304	2	AW21	
						22	オイルシール	SUS304	2	SC10012513	
						23	Vリング	NBR	2	V-70S	
						51	六角B,SW	SUS304	12	M8x25L	
						52	六角B,SW	SUS304	4	M8x15L	
						53	六角穴付B,SW	SUS304	12	M6x20L	
						54	寸切B,N,SW	SUS304	2	M6x70L	
						55	六角B,SW	SUS304	12	M8x35L	
						56	六角B,SW	SUS304	12	M8x30L	
						57	六角穴付止めネジ	SUS304	12	M5x8L	
						58	六角B,HLN,SW,PW	SUS304	8	M16x75L	
						59	六角B,N,SW,2PW	SUS304	24	M16x55L	
						60	六角B,N,SW	SUS304	8	M20x55L	
						61	六角B,N,SW	SUS304	8	M24x60L	
						62	六角B,N,SW,PW	SUS304	16	M16x65L	
						63	六角穴付B,HLN,SW,PW	SUS304	16	M16x60L	
						64	六角2N,PW	SUS304	4	M48	

修繕名	南観音ポンプ場No.3細目除塵機修理		
図面名	レーキアーム組立図		
縮尺	—	製図年月	R7.6
課長	係長	設計	図 番 計
広島市下水道局管理部維持課			