




吉見ポンプ場  
広島市佐伯区吉見園

附近見取図

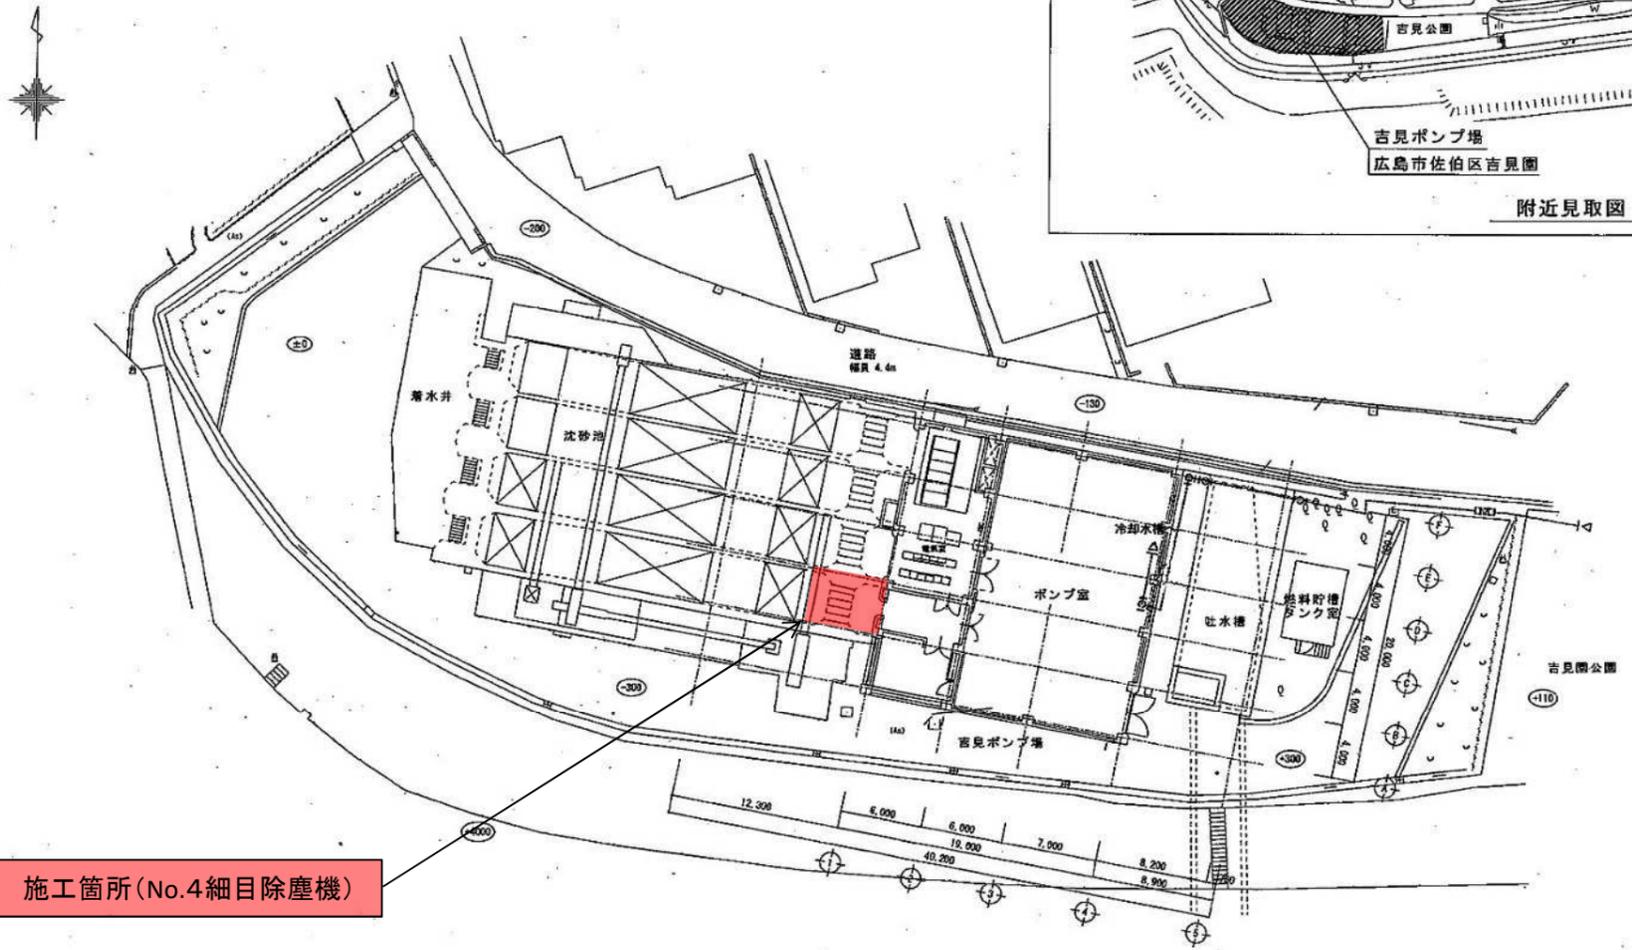



施工箇所(No.4細目除塵機)

一般平面図


■ : 今回施工箇所

修繕名	吉見ポンプ場No.4細目除塵機修理		
図面名	吉見ポンプ場一般平面図・付近見取図		
縮尺	—	製図年月	R7.6
課長	課長補佐	設計	図 1
			番 計 2
広島市下水道局管理部維持課			

	部品名	材質	規格
1	バー	SS400	FB 75×9
2	受桁	SS400	[ 250×90×9
3	ブラケット	SS400	t6
4	ステーボルト	SUS304	M16
5	アイボルト	SUS304	M16
6	ディスタンスピース	SUS304	20A sch80
7	サイドアングル	SS400	L75×75×6
8	アンカーボルト	SUS304	M16
9	ホールインアンカーボルト	SUS304	M16

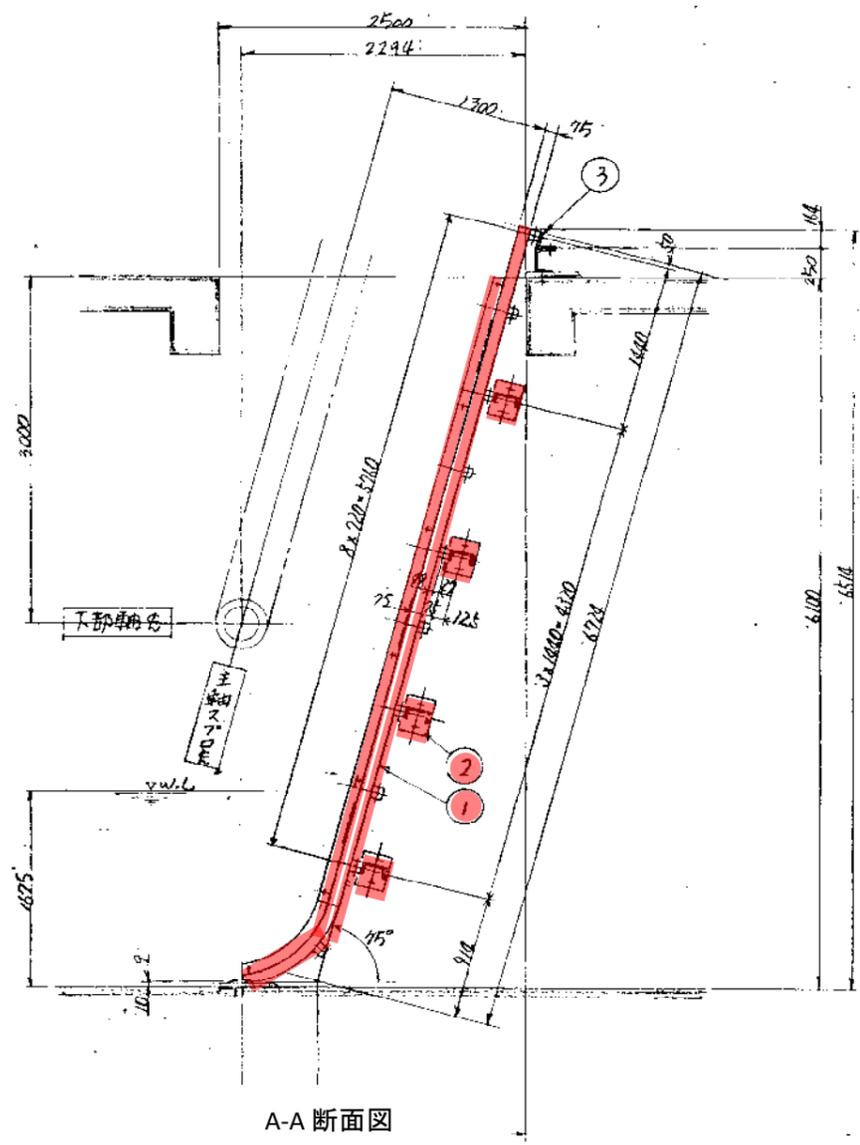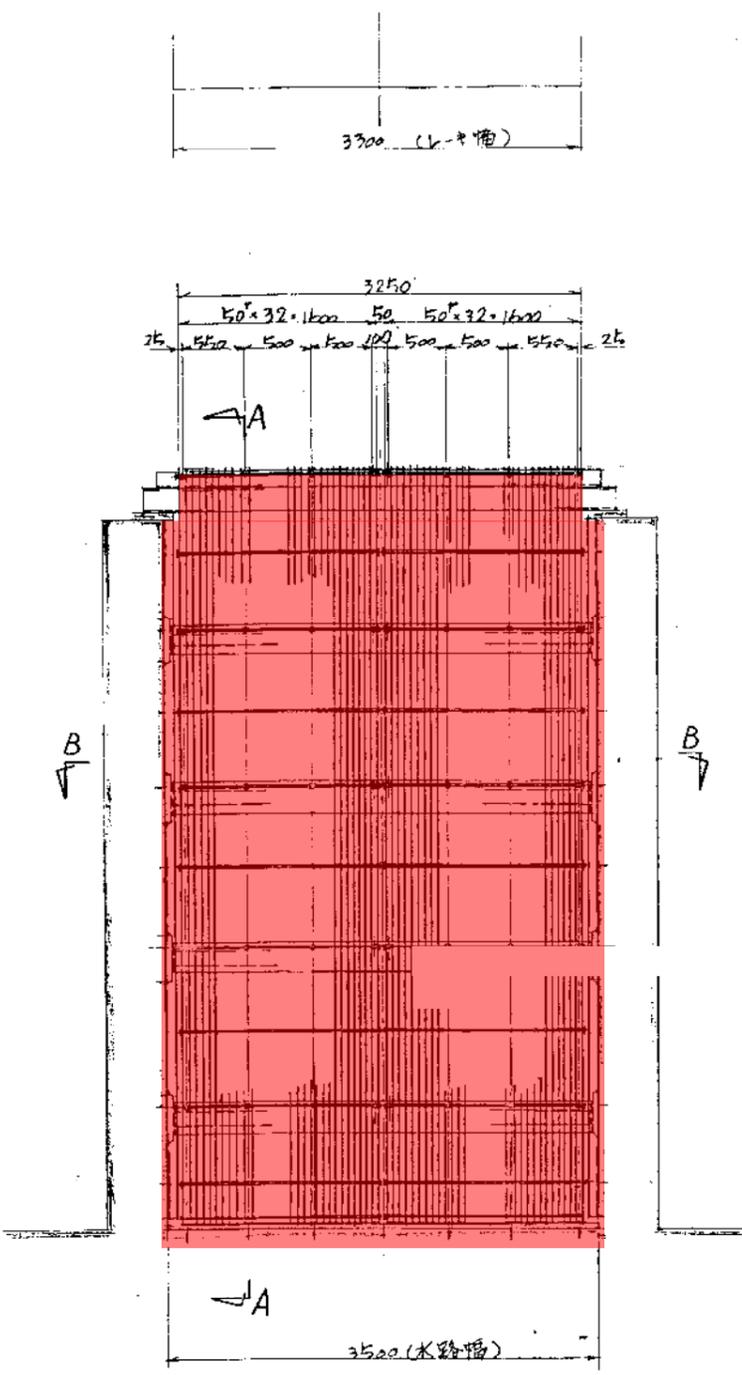

スクリーン組立図

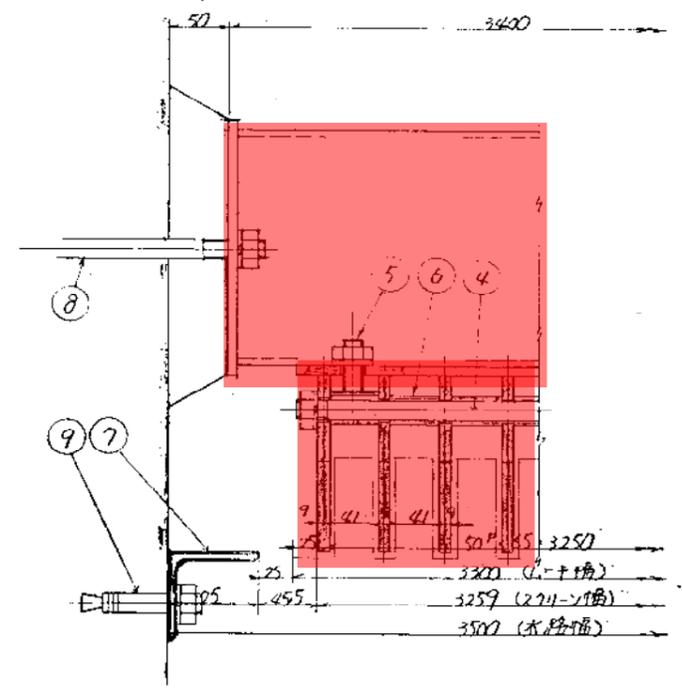

■ : 今回修繕箇所

修繕名	吉見ポンプ場No.4細目除塵機修理		
図面名	スクリーン組立図		
縮尺	—	製図年月	R7.6
課長	課長補佐	設計	図 番 計 2 2
広島市下水道局管理部維持課			