



八木取水場平面図

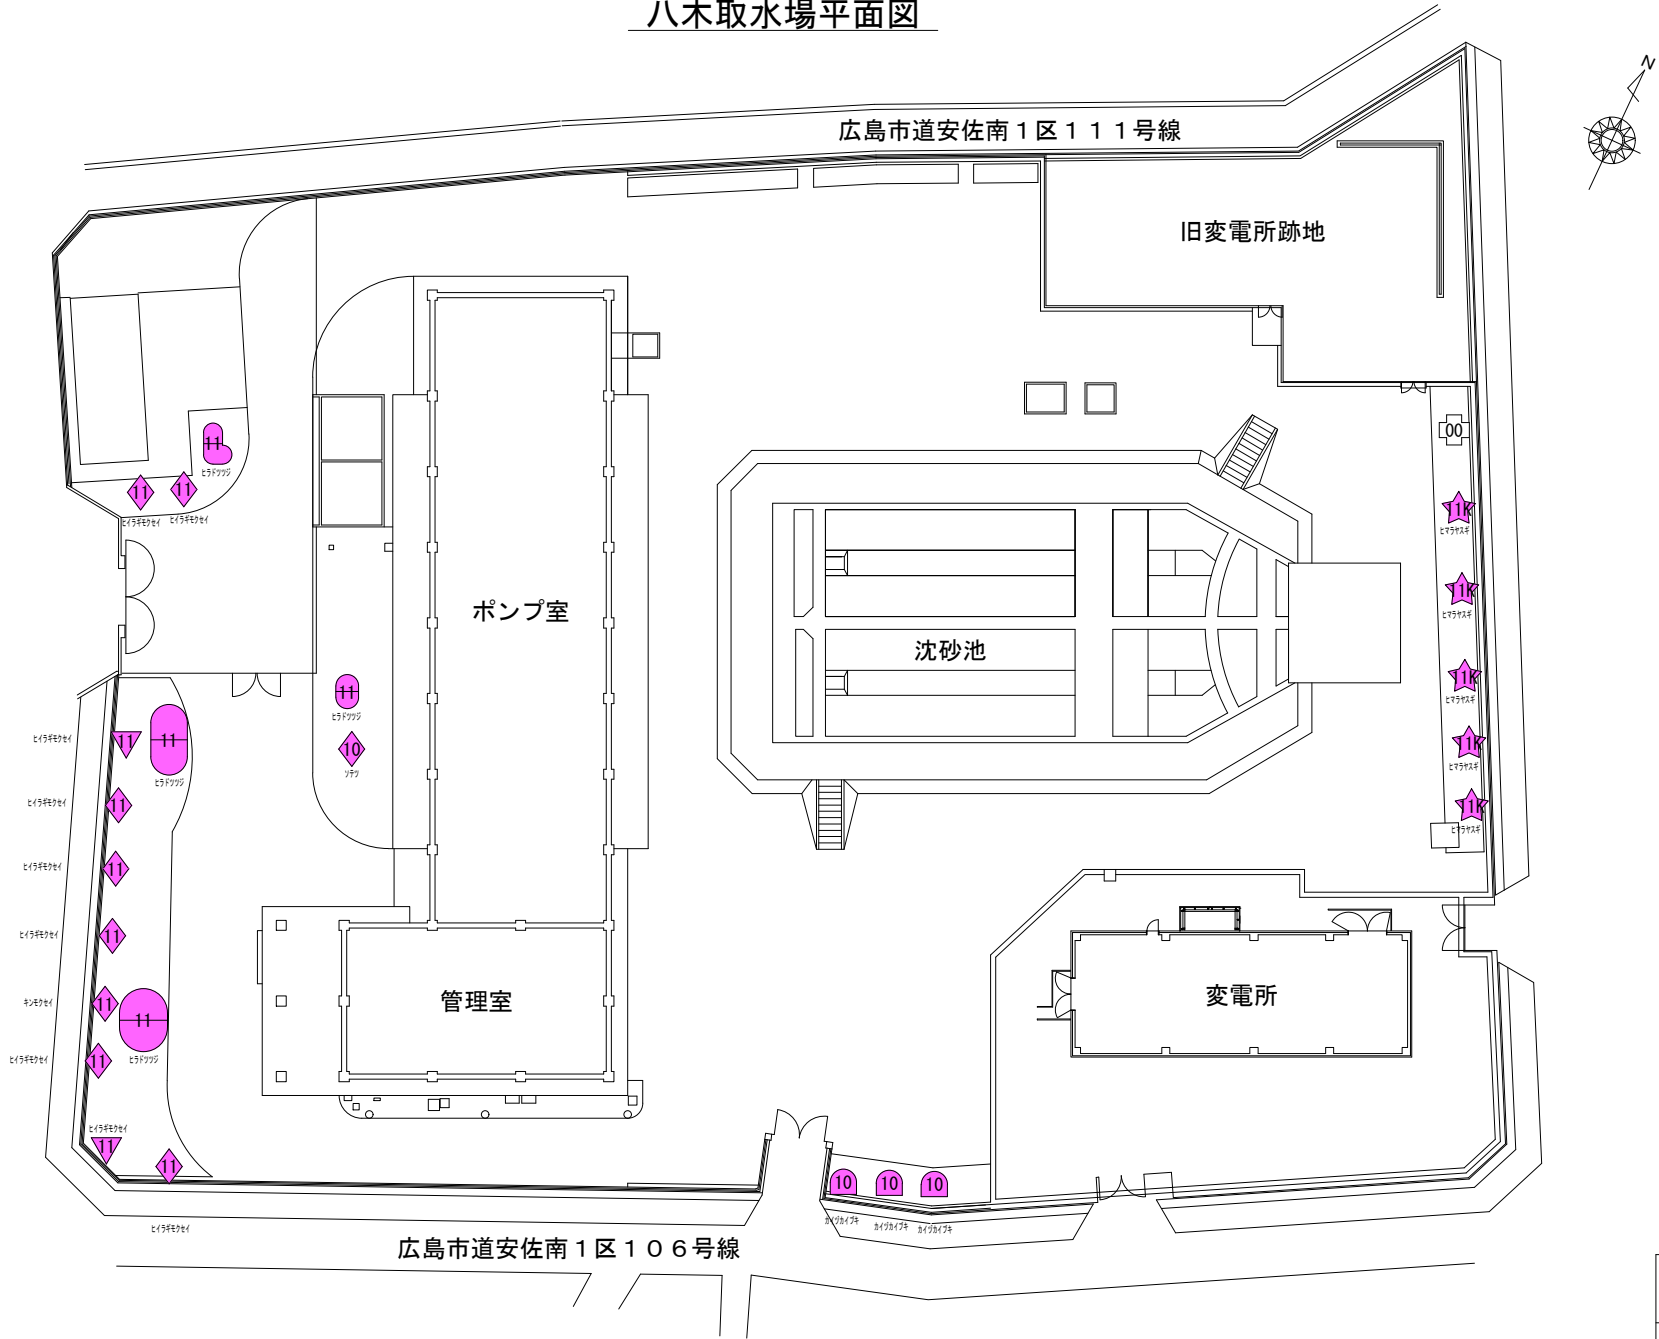

八木取水場 集計表					
記号	数量	単位	工種名	規格等	回数
11	100	m	中木寄植剪定	H = 60 cm以上150 cm未満	1
11	100	m	病害虫駆除 中木寄植		1
11	40	m	抜根除草		1
11	2	本	中木剪定 円筒形	H = 100 cm以上200 cm未満	1
11	2	本	病害虫駆除 中木	H = 150 cm以上300 cm未満	1
10	1	本	中木剪定 円筒形	H = 200 cm以上300 cm未満	1
11	8	本	中木剪定 円筒形	H = 200 cm以上300 cm未満	1
11	8	本	病害虫駆除 中木	H = 150 cm以上300 cm未満	1
10	3	本	カイズカイブキ基本剪定	H = 250 cm以上500 cm未満	1
11	5	本	高木基本剪定 (冬季剪定) 公園樹	C = 60 cm以上120 cm未満	1
11	5	本	病害虫駆除 高木 公園樹	C = 60 cm以上120 cm未満	1
00	1	本	無し		0

記号表示
(例) 11 ⇒ (1) 1 (2) 1 (3) K
(1) 剪定の回数
(2) 病害虫駆除の回数
(3) その他
... 0: 0回 1: 1回
... 0: 0回 1: 1回
... K: 高所作業車使用 (剪定)
... M: 動力噴霧器不使用 (病害虫駆除)

管 理 番 号									
配管台帳図面番号									
業務番号		令和 8 年度							
業務名		牛田浄水場ほかせん定等業務							
図面枚数		69枚の内31葉		縮尺		1/600		摘 要	
設 計				図面寸法		A 3		八木取水場平面図	
写 図		設 計		係 長		場 長			
広島市水道局 技術部 牛田浄水場									

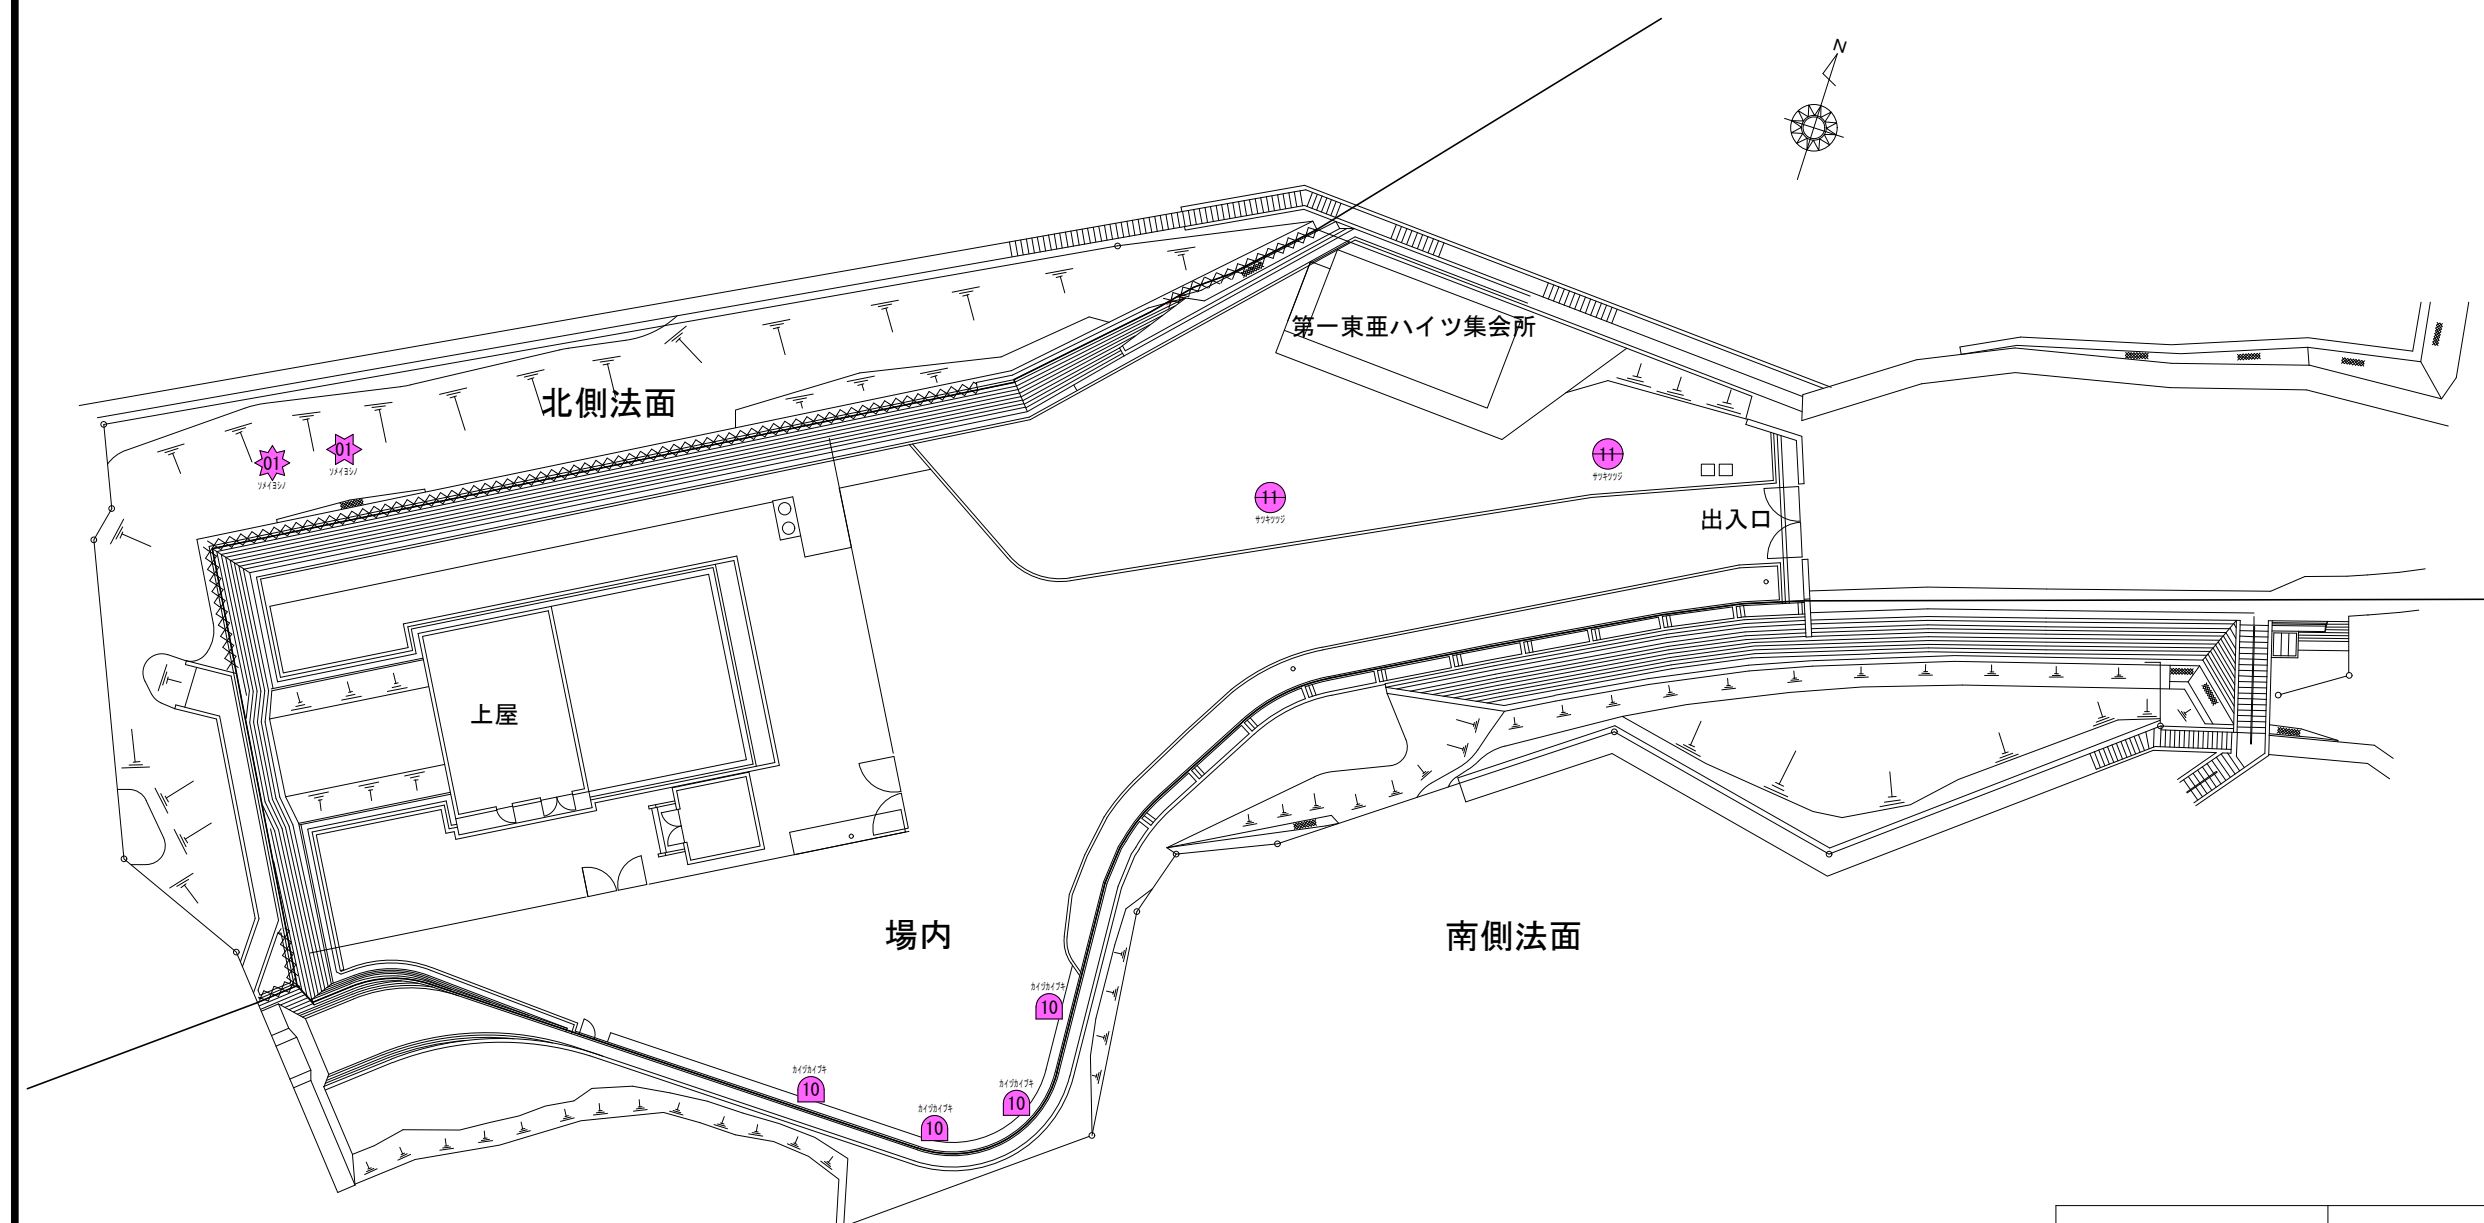

祇園着水井 集計表					
記号	数量	単位	工種名	規格等	回数
11	5	m	中木寄植剪定	H = 60 cm以上150 cm未満	1
	5	m	病害虫駆除 中木寄植		1
	2	m	抜根除草		1
10	4	本	カイズカイブキ基本剪定	H = 250 cm以上500 cm未満	1
☆	1	本	病害虫駆除 高木 公園樹	C = 120 cm以上180 cm未満	1
☆	1	本	病害虫駆除 高木 公園樹	C = 180 cm以上240 cm未満	1


記号表示

(例)  ⇒ $\begin{matrix} 1 & 1 \\ (1) & (2) \end{matrix}$


(1) 剪定の回数	・・・	0 : 0回	1 : 1回
(2) 病虫害駆除の回数	・・・	0 : 0回	1 : 1回

管 理 番 号			
配管台帳図面番号			
業務番号	令和 8 年度		
業務名	牛田浄水場ほかせん定等業務		
図面枚数	69枚の内32葉	縮尺	1/400
設 計		図面寸法	A 3
写 図	設 計	係 長	場 長
祇園着水井平面図			
広島市水道局 技術部 牛田浄水場			

北原浄水場平面図 S=1/500

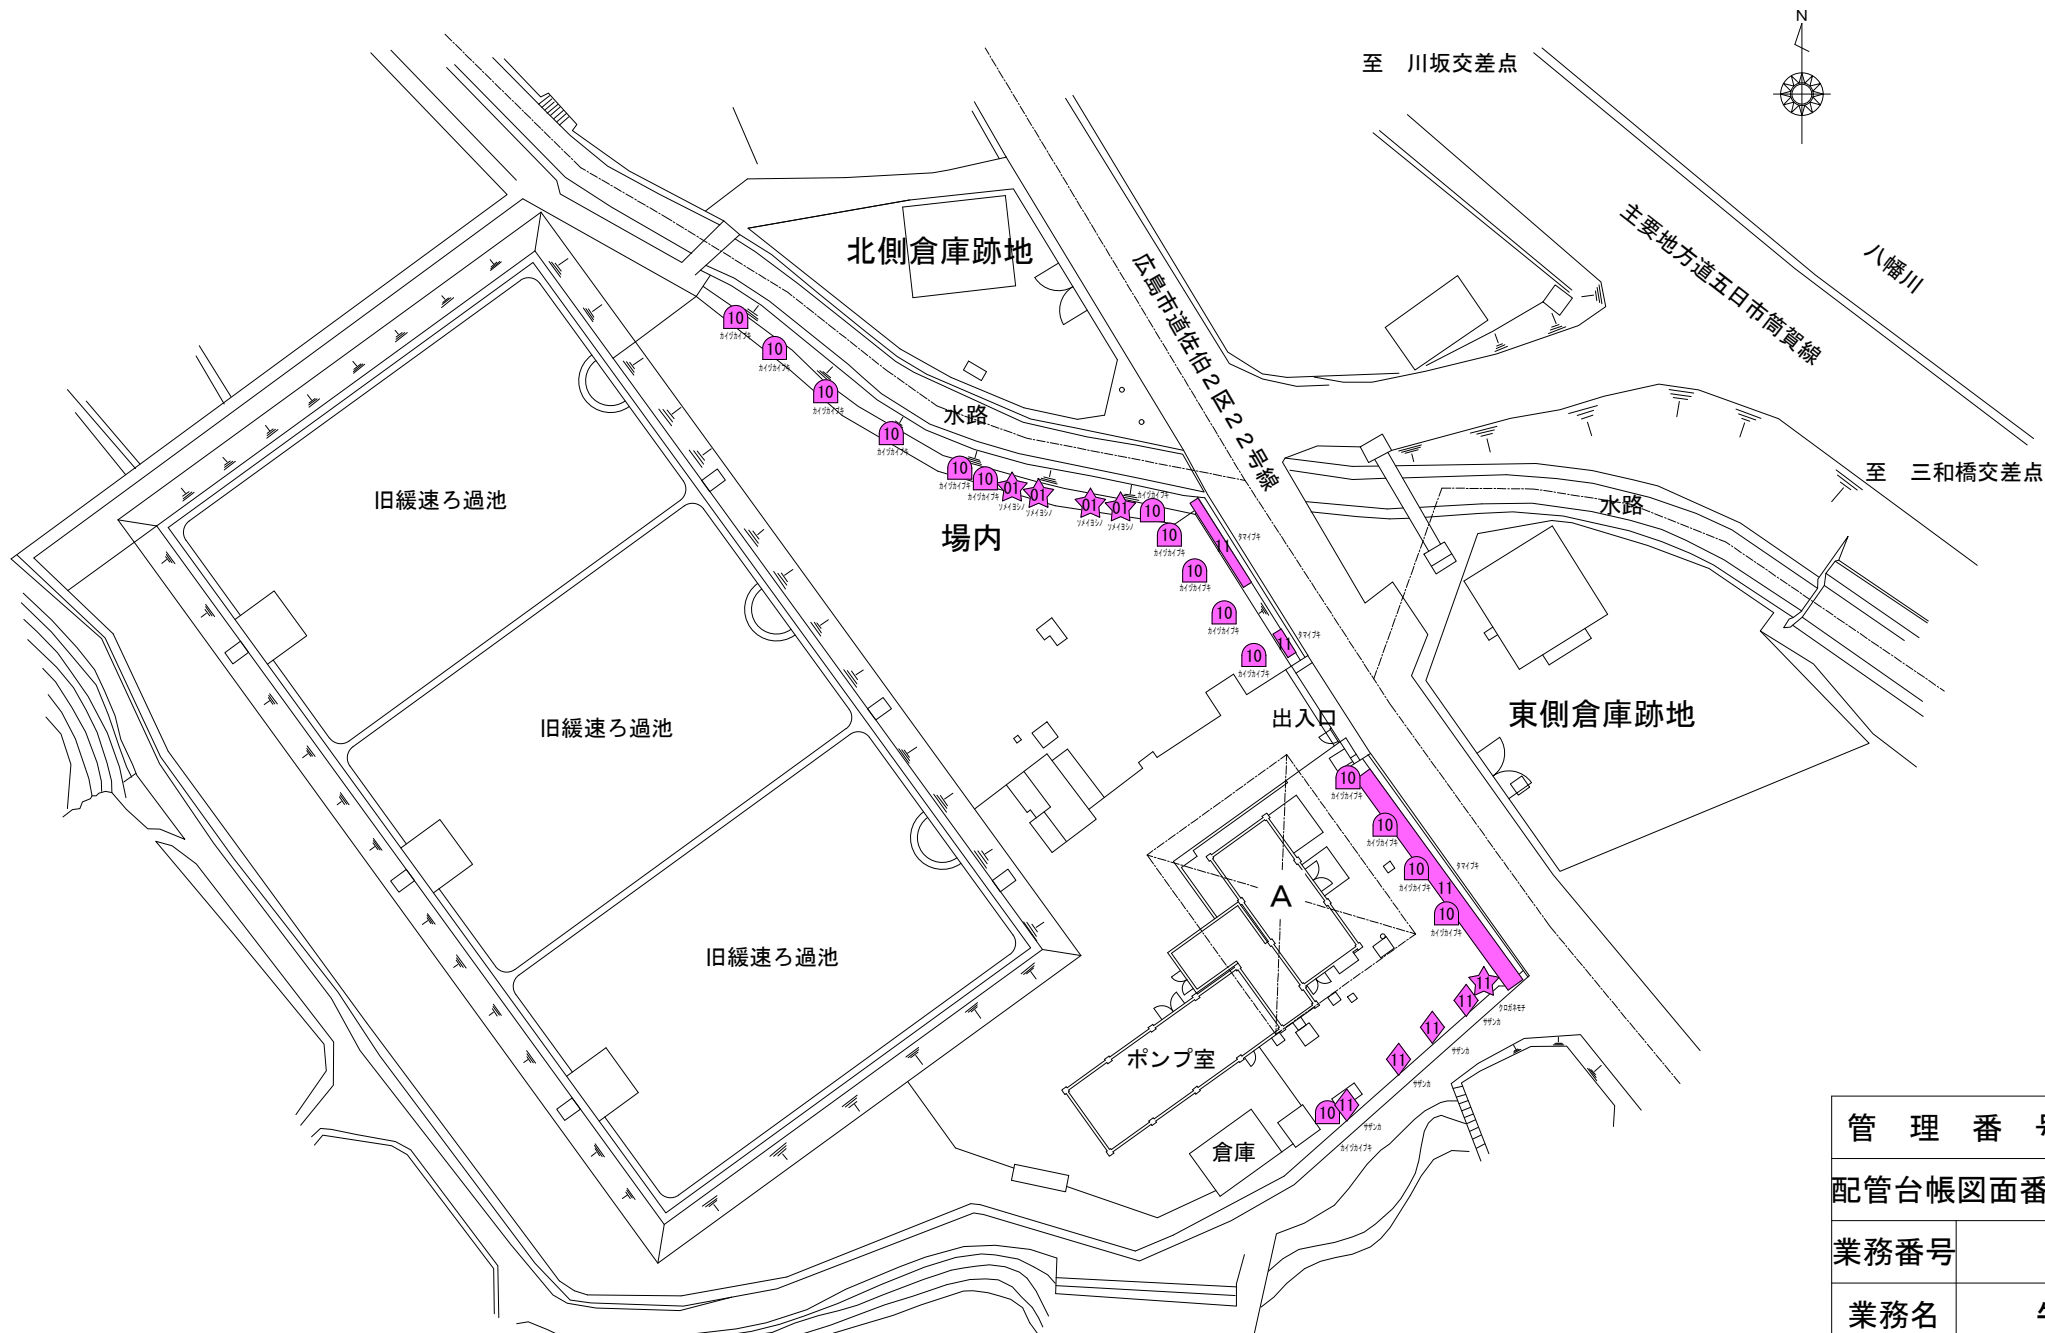

A部詳細 S=1/250

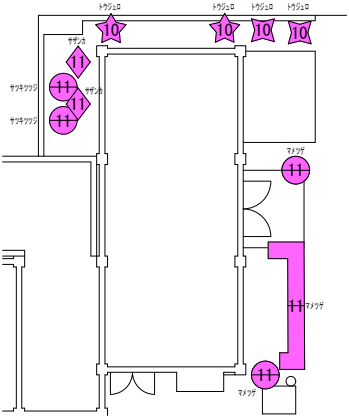

北原浄水場 集計表					
記号	数量	単位	工種名	規格等	回数
⑪	31	m	低木寄植剪定		1
⑪	31	m	病害虫駆除 低木寄植		1
⑪	31	m	抜根除草		1
⑪	27	m	中木寄植剪定	H = 60cm以上150cm未満	1
⑪	27	m	病害虫駆除 中木寄植		1
⑪	5	m	抜根除草		1

記号表示
(例) ☆⇒ ⑪ ⑪ (1) 剪定の回数 ・・・ 0:0回 1:1回
(2) 病害虫駆除の回数 ・・・ 0:0回 1:1回

北原浄水場 集計表					
記号	数量	単位	工種名	規格等	回数
⑪	6	本	中木剪定 円筒形	H = 200cm以上300cm未満	1
⑪	16	本	病害虫駆除 中木	H = 150cm以上300cm未満	1
⑪	2	本	カイズカイブキ基本剪定	H = 250cm以上500cm未満	1
⑪	2	本	高木基本剪定 (冬季剪定) 公園樹	C = 60cm未満	1
⑪	2	本	高木基本剪定 (冬季剪定) 公園樹	C = 60cm以上120cm未満	1
⑪	1	本	高木基本剪定 (冬季剪定) 公園樹	C = 60cm以上120cm未満	1
⑪	4	本	病害虫駆除 高木 公園樹	C = 60cm以上120cm未満	1

記号表示
(例) ☆⇒ ⑪ ⑪ (1) 剪定の回数 ・・・ 0:0回 1:1回
(2) 病害虫駆除の回数 ・・・ 0:0回 1:1回

管 理 番 号						
配管台帳図面番号						
業務番号		令和8年度				
業務名		牛田浄水場ほかせん定等業務				
図面枚数		69枚の内33葉		縮尺	図 示	摘 要 北原浄水場平面図
設 計				図面寸法	A 3	
写 図		設 計	係 長	場 長		
広島市水道局 技術部 牛田浄水場						

己斐配水池平面図



己斐配水池 集計表					
記号	数量	単位	工種名	規格等	回数
11	170	m	低木寄植剪定		1
11	170	m	病虫害駆除 低木寄植		1
12	170	m	抜根除草		1
10	94	本	カイズカイブキ基本剪定	H=250cm以上500cm未満	1

記号表示
(例) ★ ⇒ (1) (2) (1) 剪定の回数 (1) 0:0回 (2) 1:1回
(2) 病虫害駆除の回数 (2) 0:0回 (3) 1:1回

管 理 番 号						
配管台帳図面番号						
業務番号		令和 8 年度				
業務名		牛田浄水場ほかせん定等業務				
図面枚数		69枚の内34葉		縮尺	1/1, 200	摘 要 己斐配水池平面図
設 計				図面寸法	A3	
写 図		設 計		係 長	場 長	
広島市水道局 技術部 牛田浄水場						

己斐管路用地平面図



己斐管路用地 集計表					
記号	数量	単位	工種名	規格等	回数
■	10	m	中木寄植剪定	H= 60cm以上150cm未満	1
■	10	m	病害虫駆除 中木寄植		1

※寄植剪定は縁石から30cm刈り込むこと

記号表示
(例)  ⇒ (1)  (2)  (3)  (1) 剪定の回数
(2) 病害虫駆除の回数
(3) その他
... 0: 0回 1: 1回
... 0: 0回 1: 1回
... M: 動力噴霧器不使用 (病害虫駆除)

管 理 番 号								
配管台帳図面番号								
業務番号		令和 8 年度						
業務名		牛田浄水場ほかせん定等業務						
図面枚数		69枚の内35葉		縮尺		1/250		摘 要 己斐管路用地平面図
設 計				図面寸法		A3		
写 図		設 計		係 長		場 長		
広島市水道局 技術部 牛田浄水場								

安佐南区内施設位置図



● 履行場所

管 理 番 号				
配管台帳図面番号				
業務番号	令和 8 年度			
業務名	牛田浄水場ほかせん定等業務			
図面枚数	69枚の内36葉	縮尺	1/40,000	摘 要 安佐南区内施設 位置図
設 計		図面寸法	A3	
写 図	設 計	係 長	課・所・場長	

広島市水道局 技術部 牛田浄水場

安佐北区内施設位置図



● 履行場所

管 理 番 号				
配管台帳図面番号				
業務番号	令和 8 年度			
業務名	牛田浄水場ほかせん定等業務			
図面枚数	69枚の内37葉	縮尺	1/50,000	摘 要 安佐北区内施設 位置図
設 計		図面寸法	A3	
写 図	設 計	係 長	課・所・場長	
広島市水道局 技術部 牛田浄水場				

佐伯区・西区内施設位置図




● 履行場所



管 理 番 号				
配管台帳図面番号				
業務番号	令和 8 年度			
業務名	牛田浄水場ほかせん定等業務			
図面枚数	69枚の内38葉	縮尺	1/40,000	摘 要 佐伯区・西区内施設 位置図
設 計		図面寸法	A3	
写 図	設 計	係 長	課・所・場長	
広島市水道局 技術部 牛田浄水場				

佐伯区湯来町内施設位置図

 
緑井浄水場所管



● 履行場所

管 理 番 号				
配管台帳図面番号				
業務番号	令和 8 年度			
業務名	牛田浄水場ほかせん定等業務			
図面枚数	69枚の内39葉	縮尺	1/60,000	摘 要 佐伯区湯来町内施設 位置図
設 計		図面寸法	A3	
写 図	設 計	係 長	課・所・場長	
広島市水道局 技術部 牛田浄水場				

大塚西ポンプ所平面図

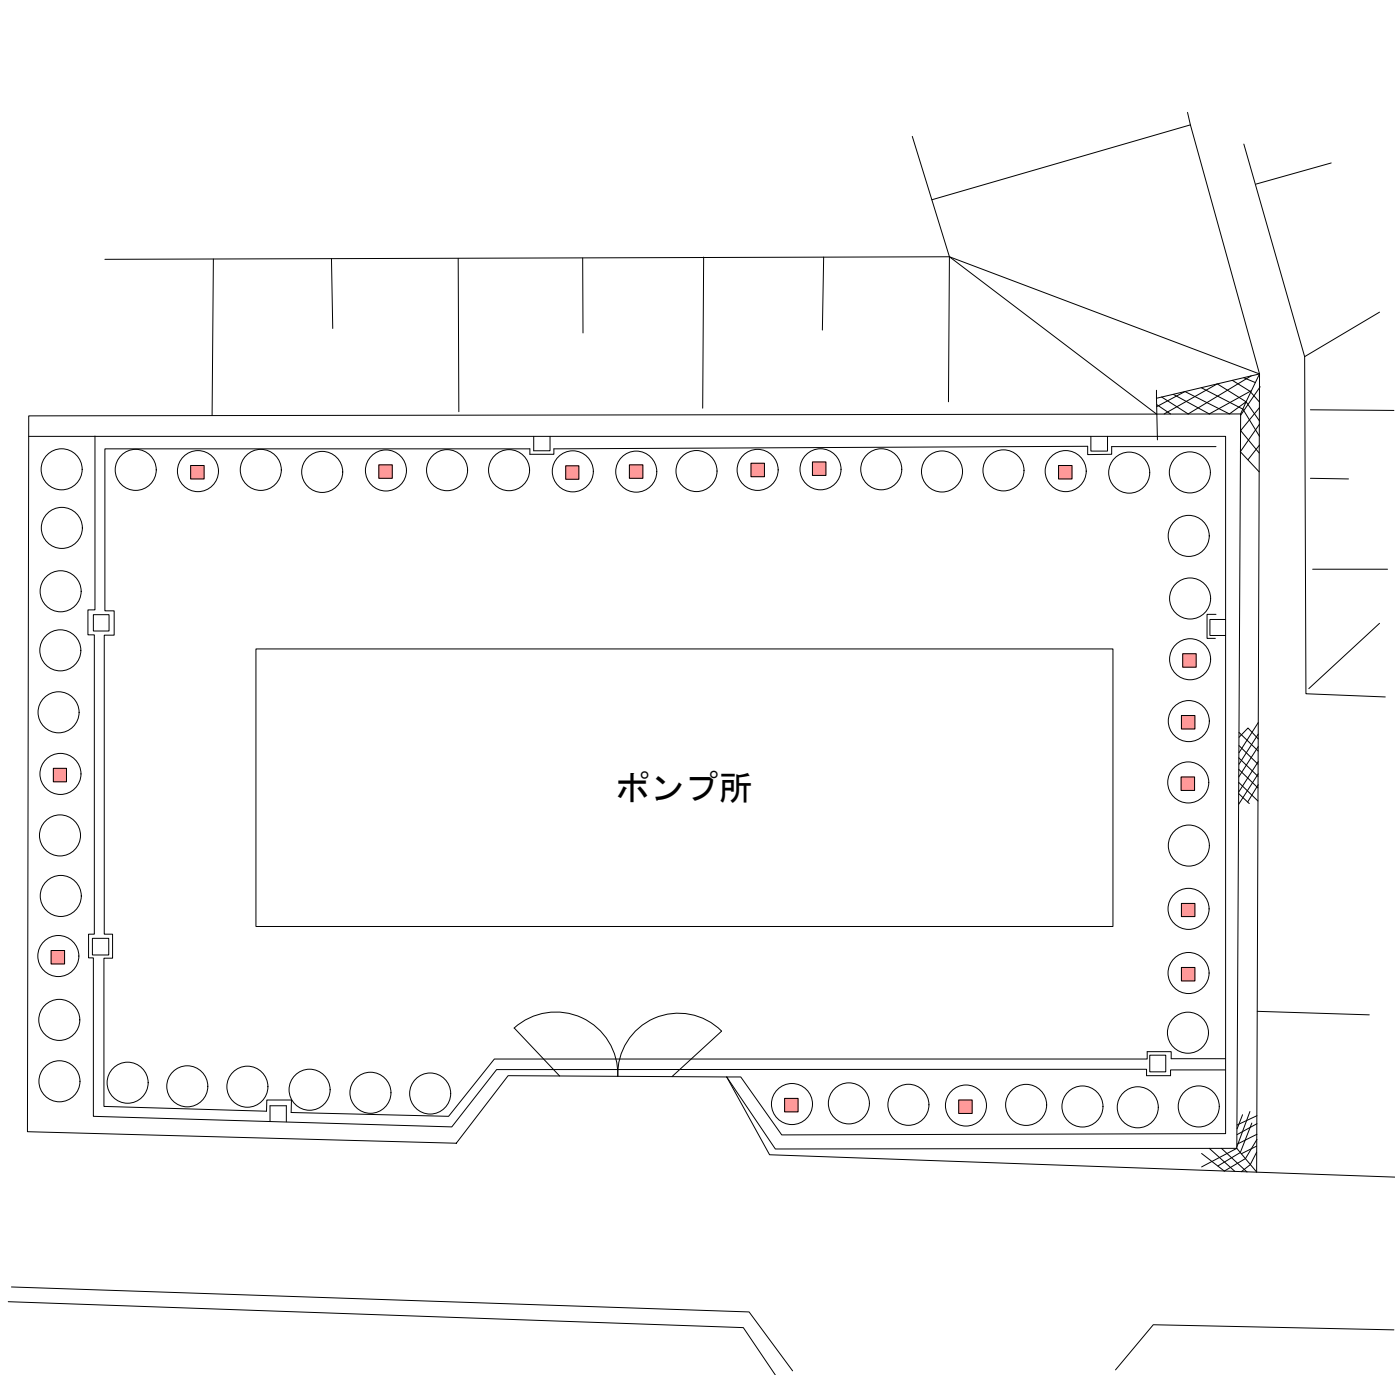

記号	工種・種別	規格	数量	回数
	中木剪定 円筒形	H=100 c m以上 200 c m未満	16本	1
	病虫害駆除 中木	H=150 c m以上 300 c m未満	16本	1

管 理 番 号				
配管台帳図面番号				
業務番号	令和 8 年度			
業務名	牛田浄水場ほかせん定等業務			
図面枚数	69枚の内40葉	縮尺	1/250	摘 要 大塚西ポンプ所 平面図
設 計		図面寸法	A3	
写 図	設 計	係 長	課・所・場長	
広島市水道局 技術部 牛田浄水場				

久地第一調整池・伴北第一ポンプ所平面図


久地第一調整池

記号	工種・種別	規格	数量	回数
●	カイズカイクキ 基本剪定	H=250 c m未満	32本	1


伴北第一ポンプ所

記号	工種・種別	規格	数量	回数
●	カイズカイクキ 基本剪定	H=250 c m未満	9本	1

管 理 番 号					
配管台帳図面番号					
業務番号		令和 8 年度			
業務名		牛田浄水場ほかせん定等業務			
図面枚数		69枚の内41葉	縮尺	1/300	摘 要 久地第一調整池・ 伴北第一ポンプ所 平面図
設 計			図面寸法	A3	
写 図		設 計	係 長	課・所・場長	
広島市水道局 技術部 牛田浄水場					

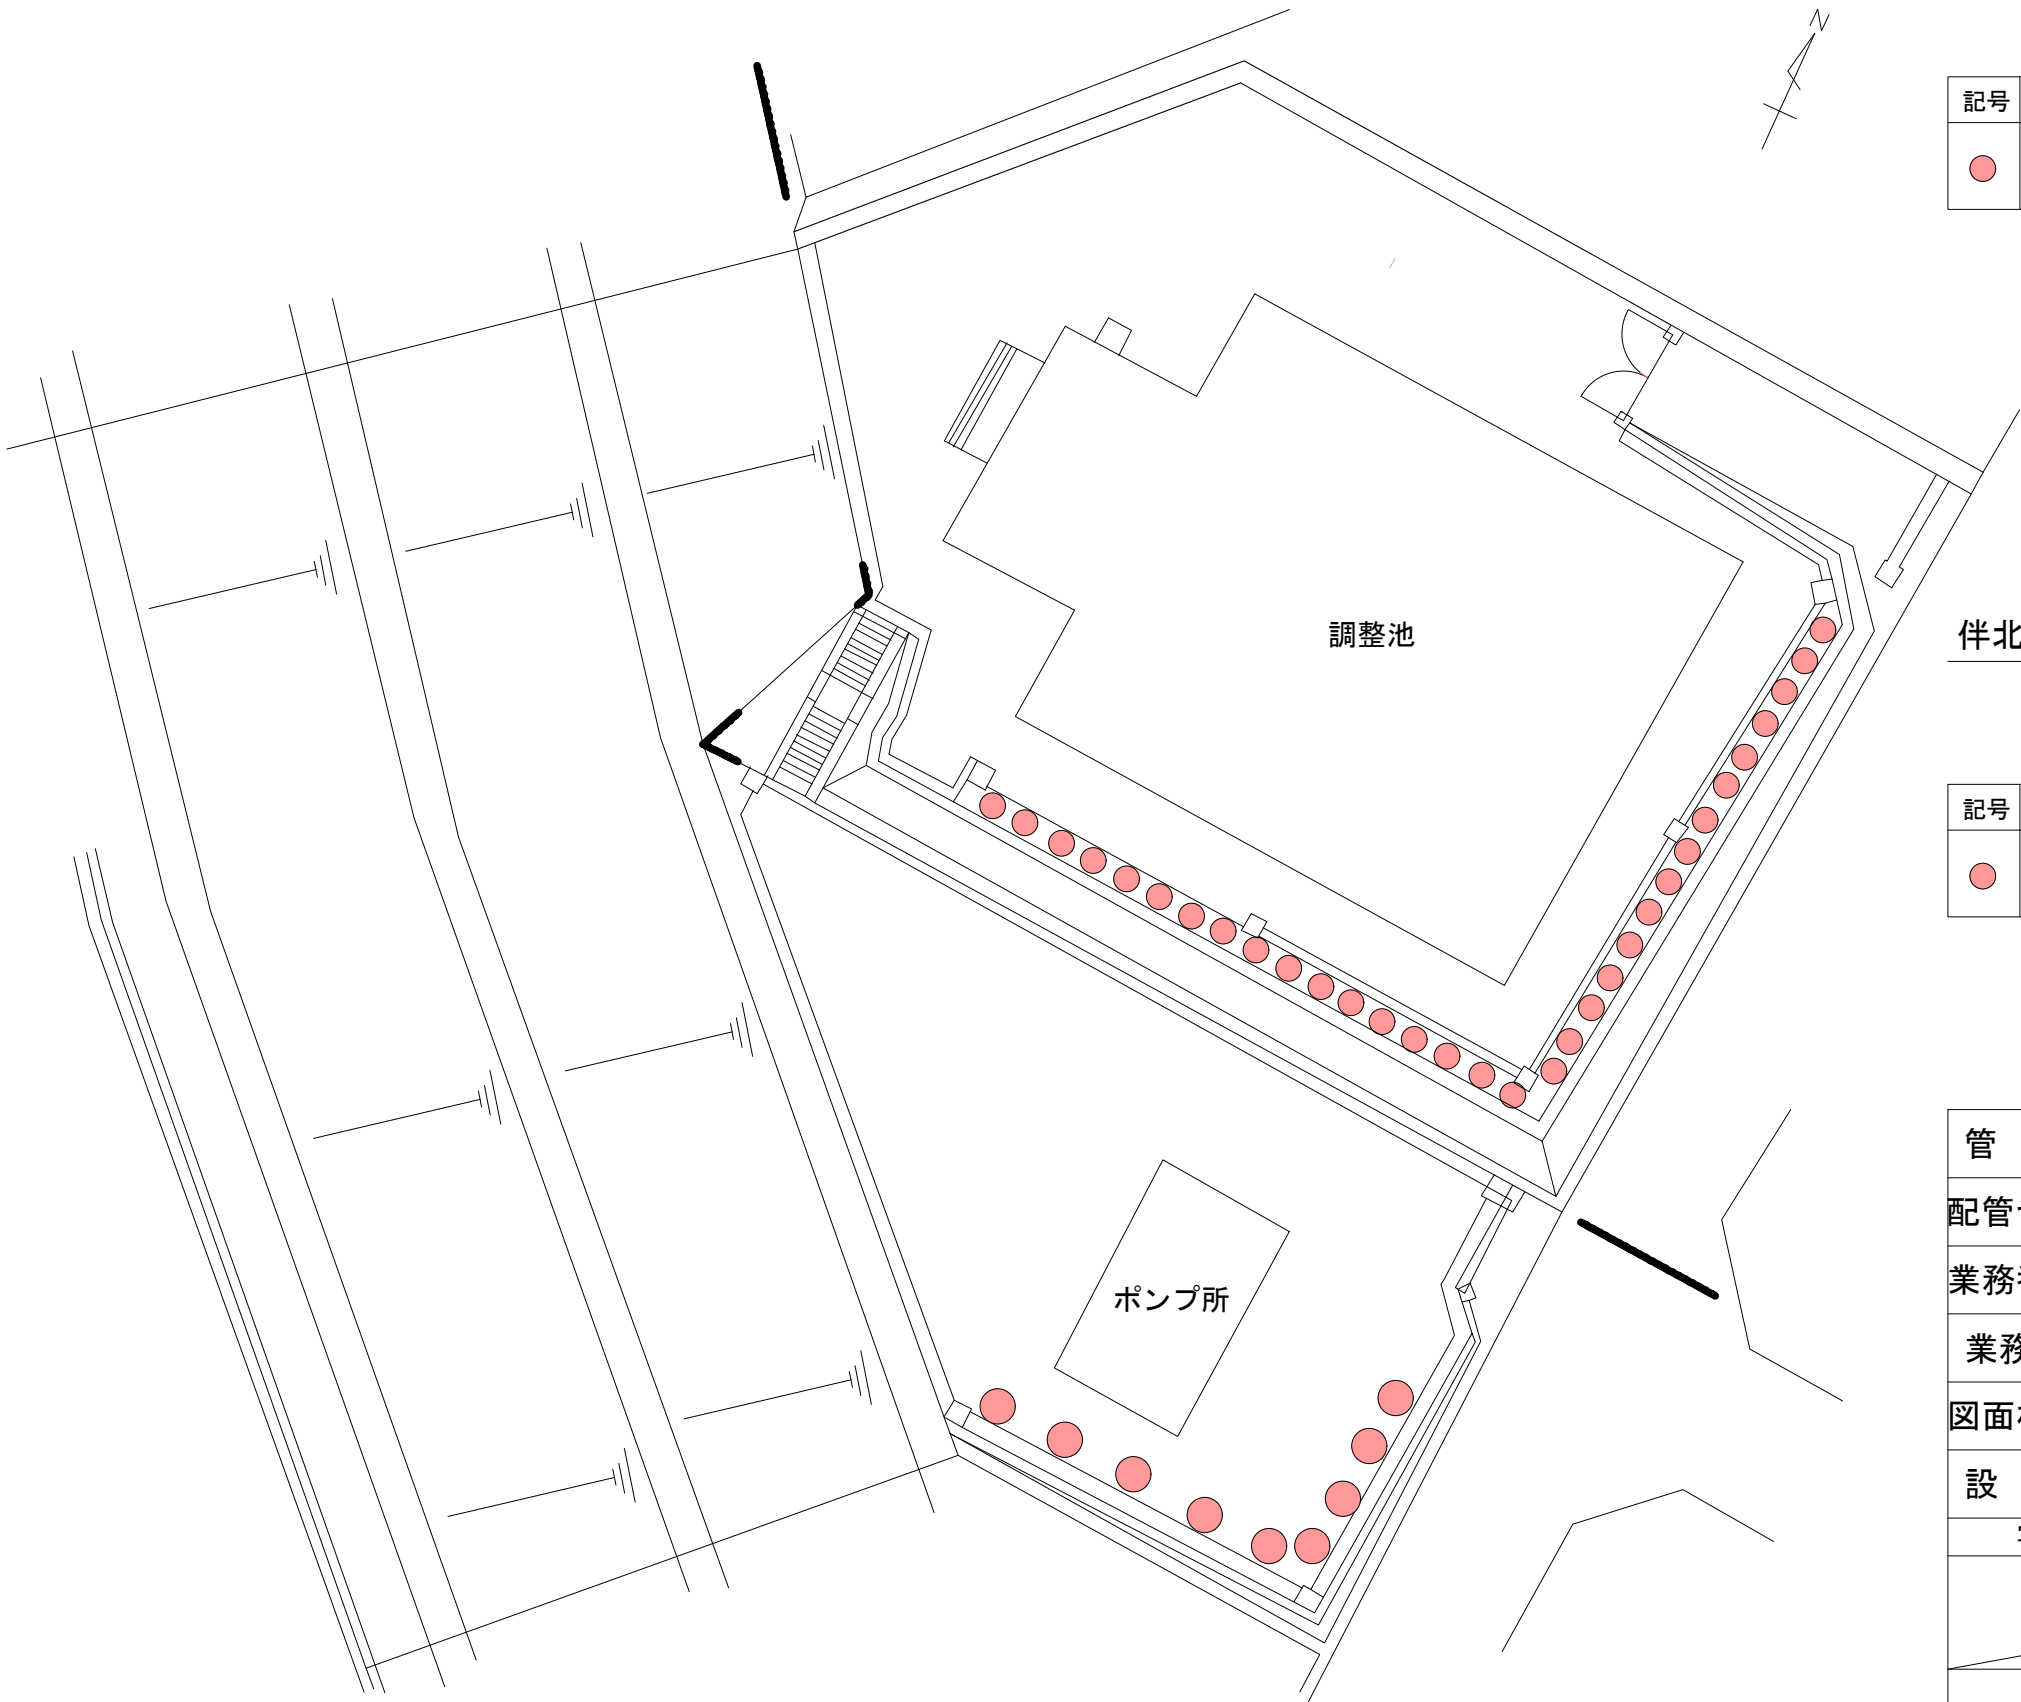

広島広域公園第二調整池平面図

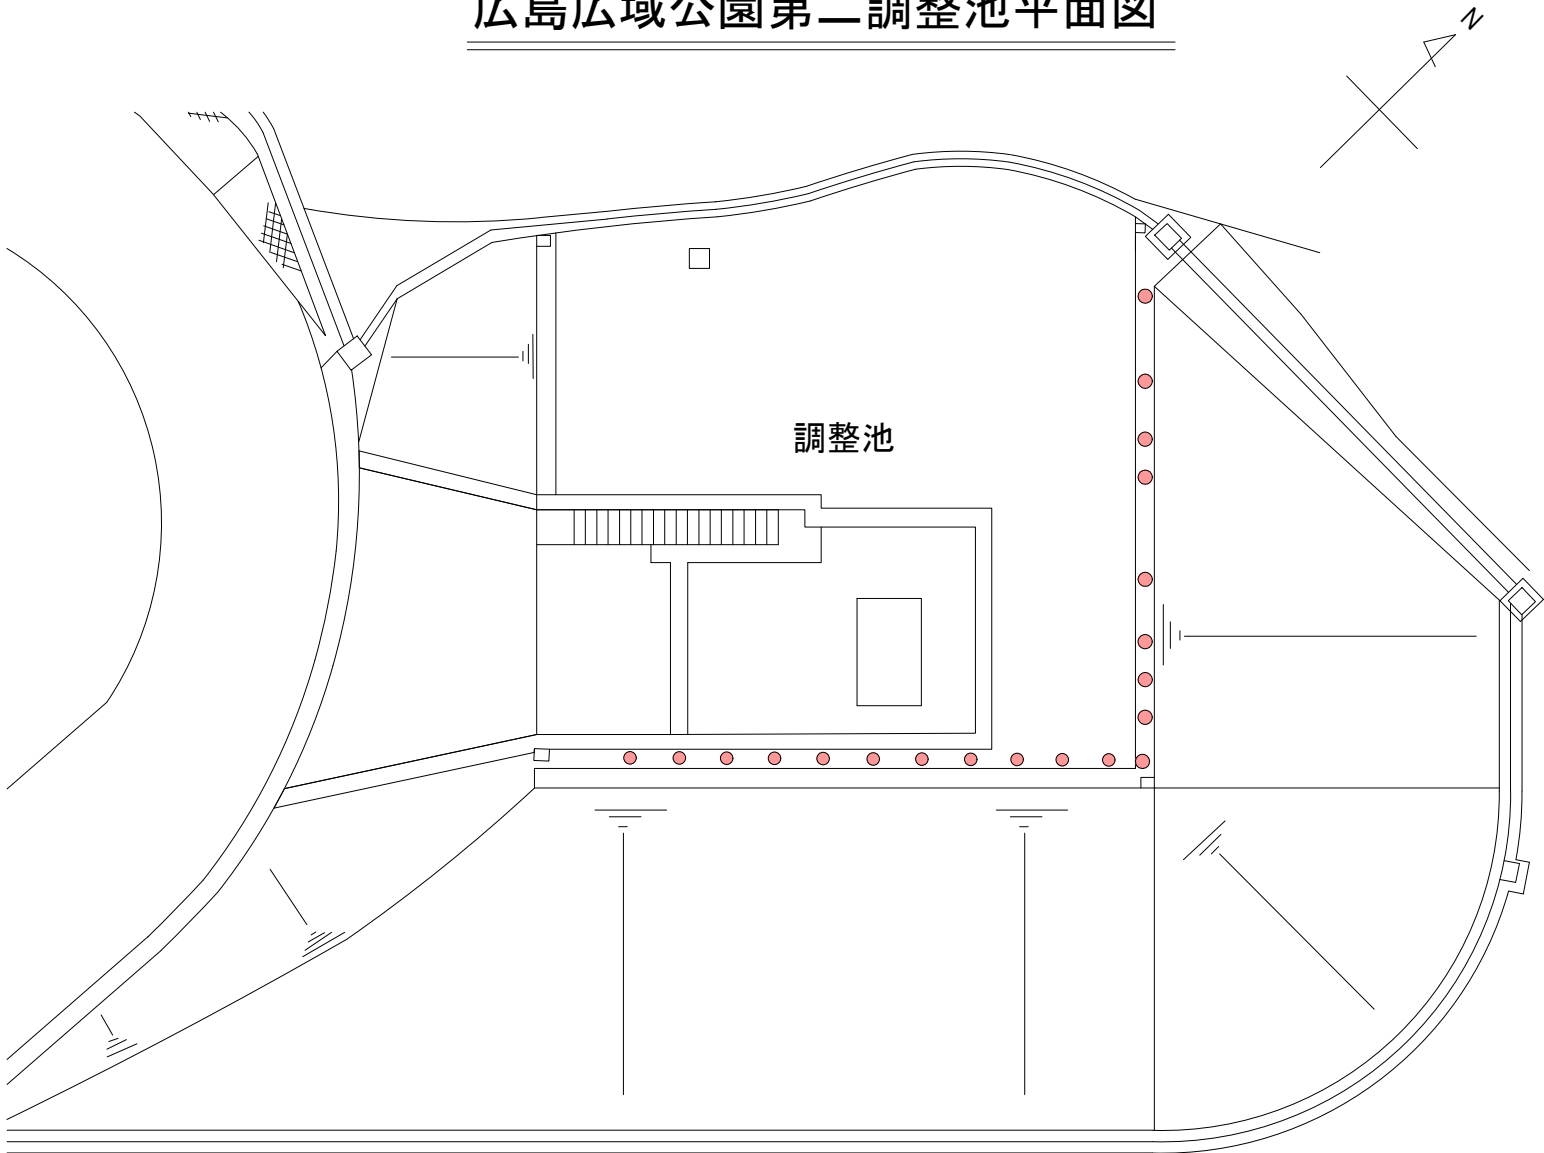


記号	工種・種別	規格	数量	回数
●	カイズカイクキ 基本剪定	H=250cm未満	20本	1

管 理 番 号									
配管台帳図面番号									
業務番号		令和 8 年度							
業 務 名		牛田浄水場ほかせん定等業務							
図面枚数		69枚の内42葉		縮尺		1/200		摘 要	
設 計				図面寸法		A3		第二調整池平面図 広島広域公園	
写 図		設 計		係 長		課・所・場長			
広島市水道局 技術部 牛田浄水場									

山本新町第三調整池平面図

緑井浄水場所管

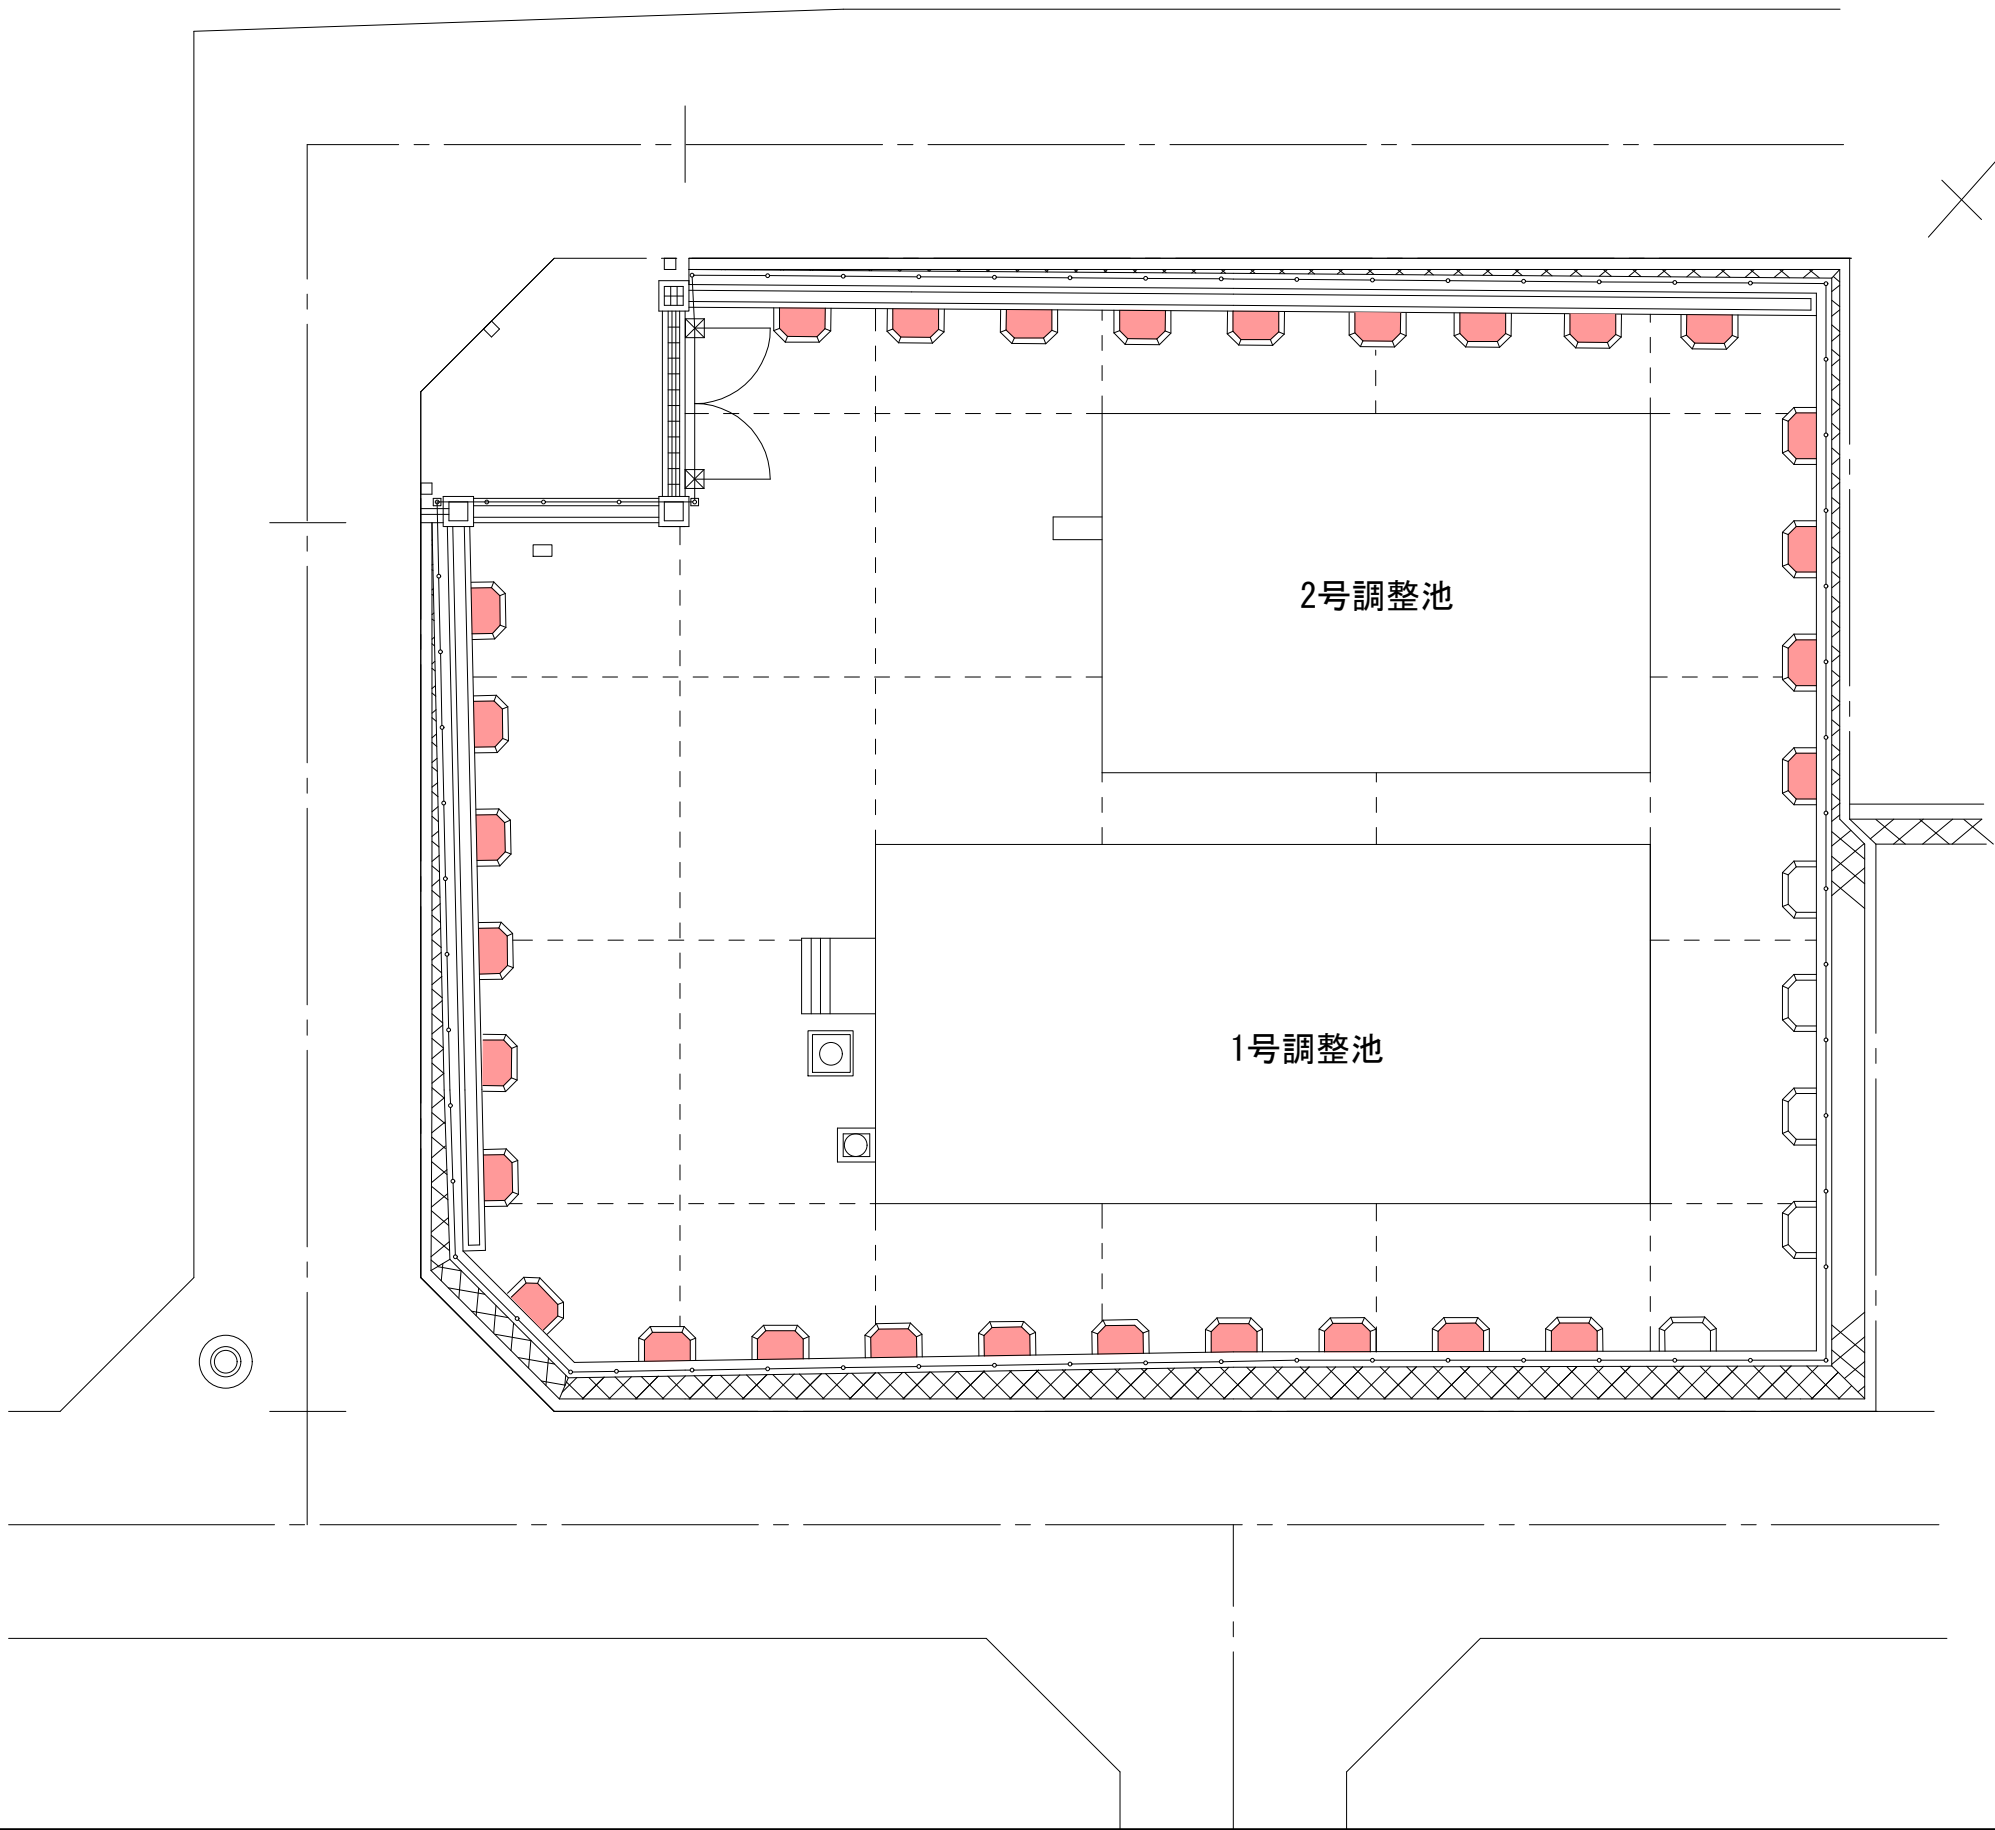


記号	工種・種別	規格	数量	回数
	カイズカイクキ 基本剪定	H=250 c m未満	29本	1

管 理 番 号									
配管台帳図面番号									
業務番号		令和 8 年度							
業務名		牛田浄水場ほかせん定等業務							
図面枚数		69枚の内43葉		縮尺		1/200		摘 要	
設 計				図面寸法		A3		山本新町第三調整池 平面図	
写 図		設 計		係 長		課・所・場長			
広島市水道局 技術部 牛田浄水場									

後山第三ポンプ所平面図

緑井浄水場所管

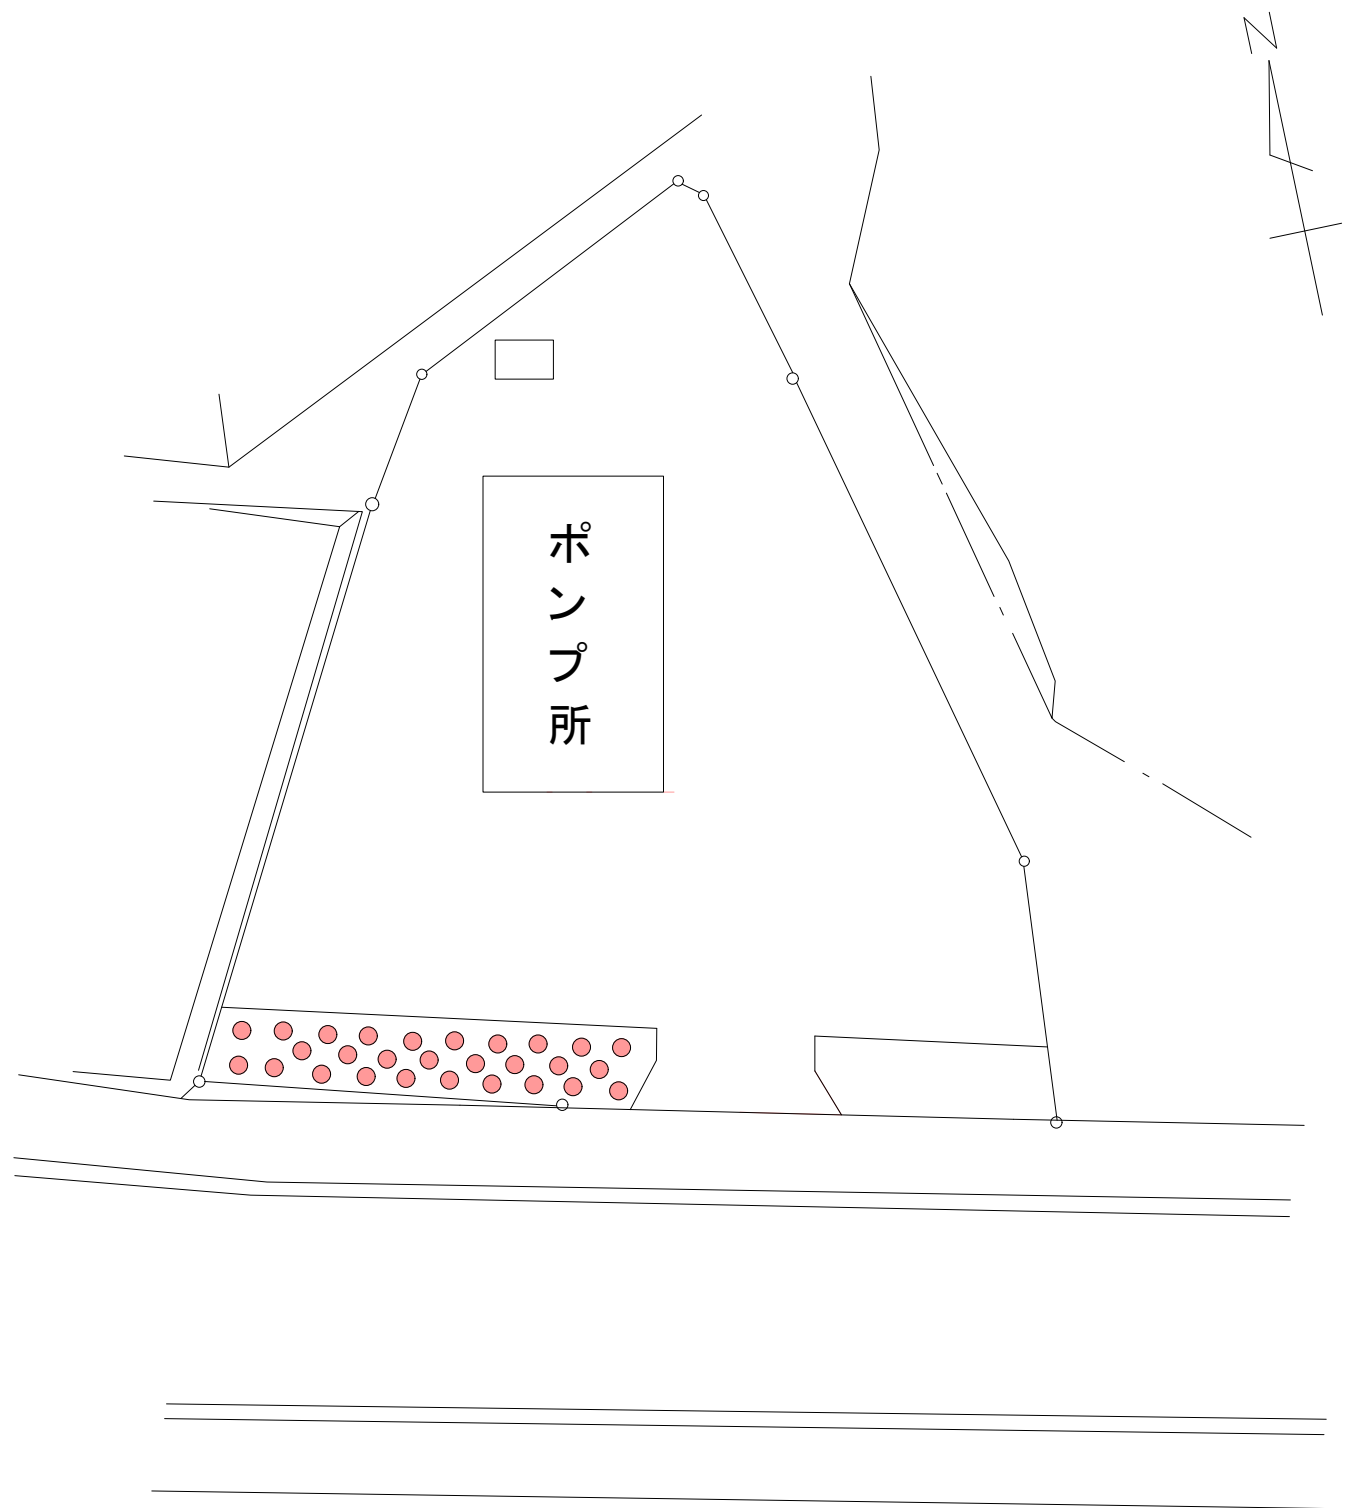


記号	工種・種別	規格	数量	回数
●	中木剪定 円筒形	H=200 c m以上 300 c m未満	28本	1
	病虫害駆除 中木	H=150 c m以上 300 c m未満	28本	1

管 理 番 号							
配管台帳図面番号							
業務番号		令和 8 年度					
業務名		牛田浄水場ほかせん定等業務					
図面枚数		69枚の内44葉		縮尺	1/300	摘 要	
設 計				図面寸法		A3	後山第三ポンプ所 平面図
写 図		設 計		係 長		課・所・場長	
広島市水道局 技術部 牛田浄水場							

後山第二調整池平面図



緑井浄水場所管

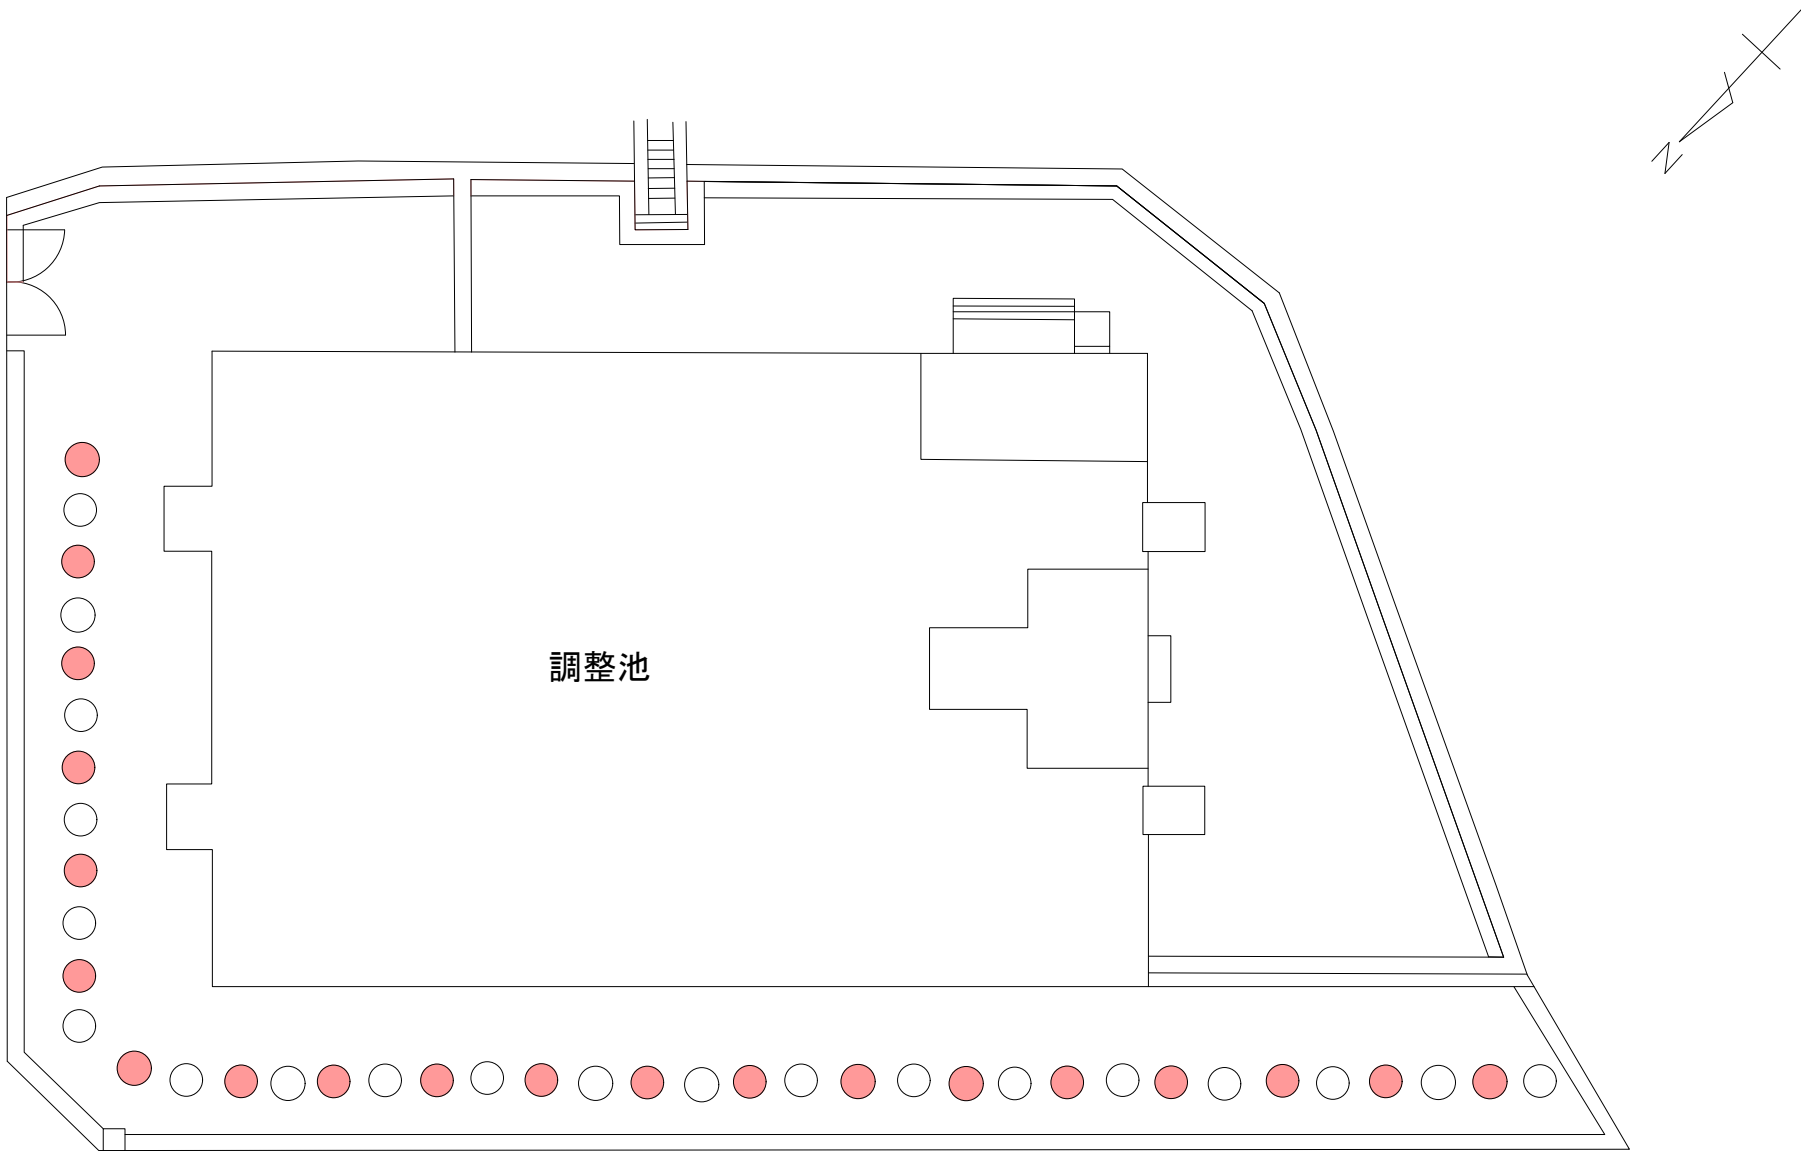

記号	工種・種別	規格	数量	回数
●	カイズカイクキ 基本剪定	H=250cm未満	20本	1

管 理 番 号				
配管台帳図面番号				
業務番号	令和 8 年度			
業務名	牛田浄水場ほかせん定等業務			
図面枚数	69枚の内45葉	縮尺	1/300	摘 要 後山第二調整池 平面図
設 計		図面寸法	A3	
写 図	設 計	係 長	課・所・場長	
広島市水道局 技術部 牛田浄水場				

久地第二調整池平面図

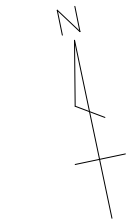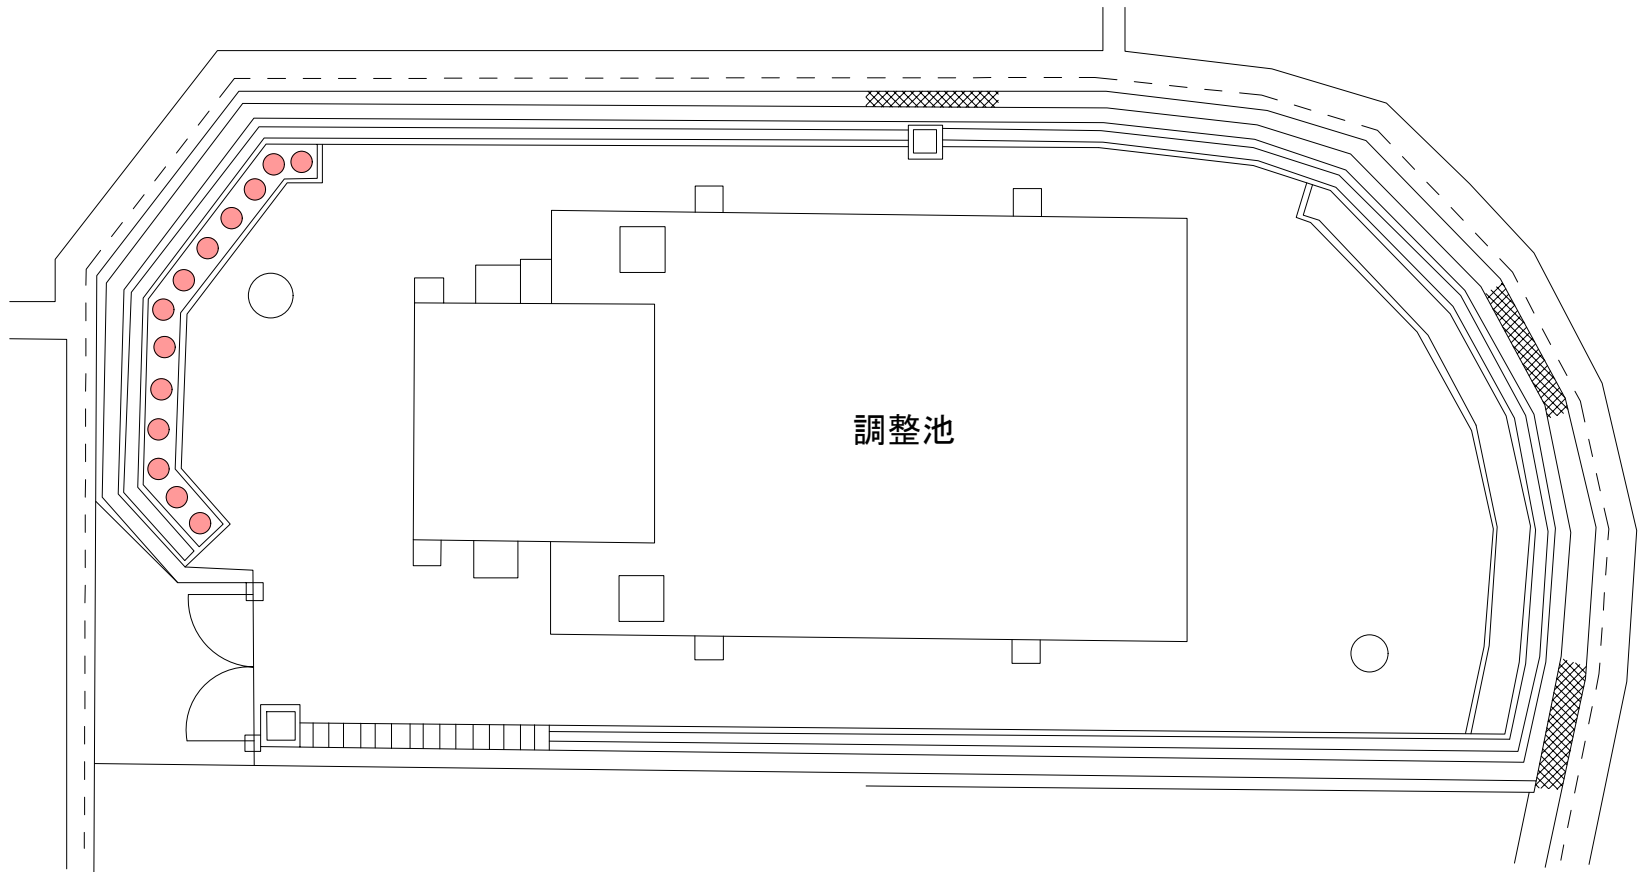


記号	工種・種別	規格	数量	回数
●	カイズカイブキ 基本剪定	H=250 c m未満	13本	1

管 理 番 号				
配管台帳図面番号				
業務番号	令和 8 年度			
業務名	牛田浄水場ほかせん定等業務			
図面枚数	69枚の内46葉	縮尺	1/300	摘 要 久地第二調整池 平面図
設 計		図面寸法	A3	
写 図	設 計	係 長	課・所・場長	
広島市水道局 技術部 牛田浄水場				

坪井第二配水池平面図

緑井浄水場所管

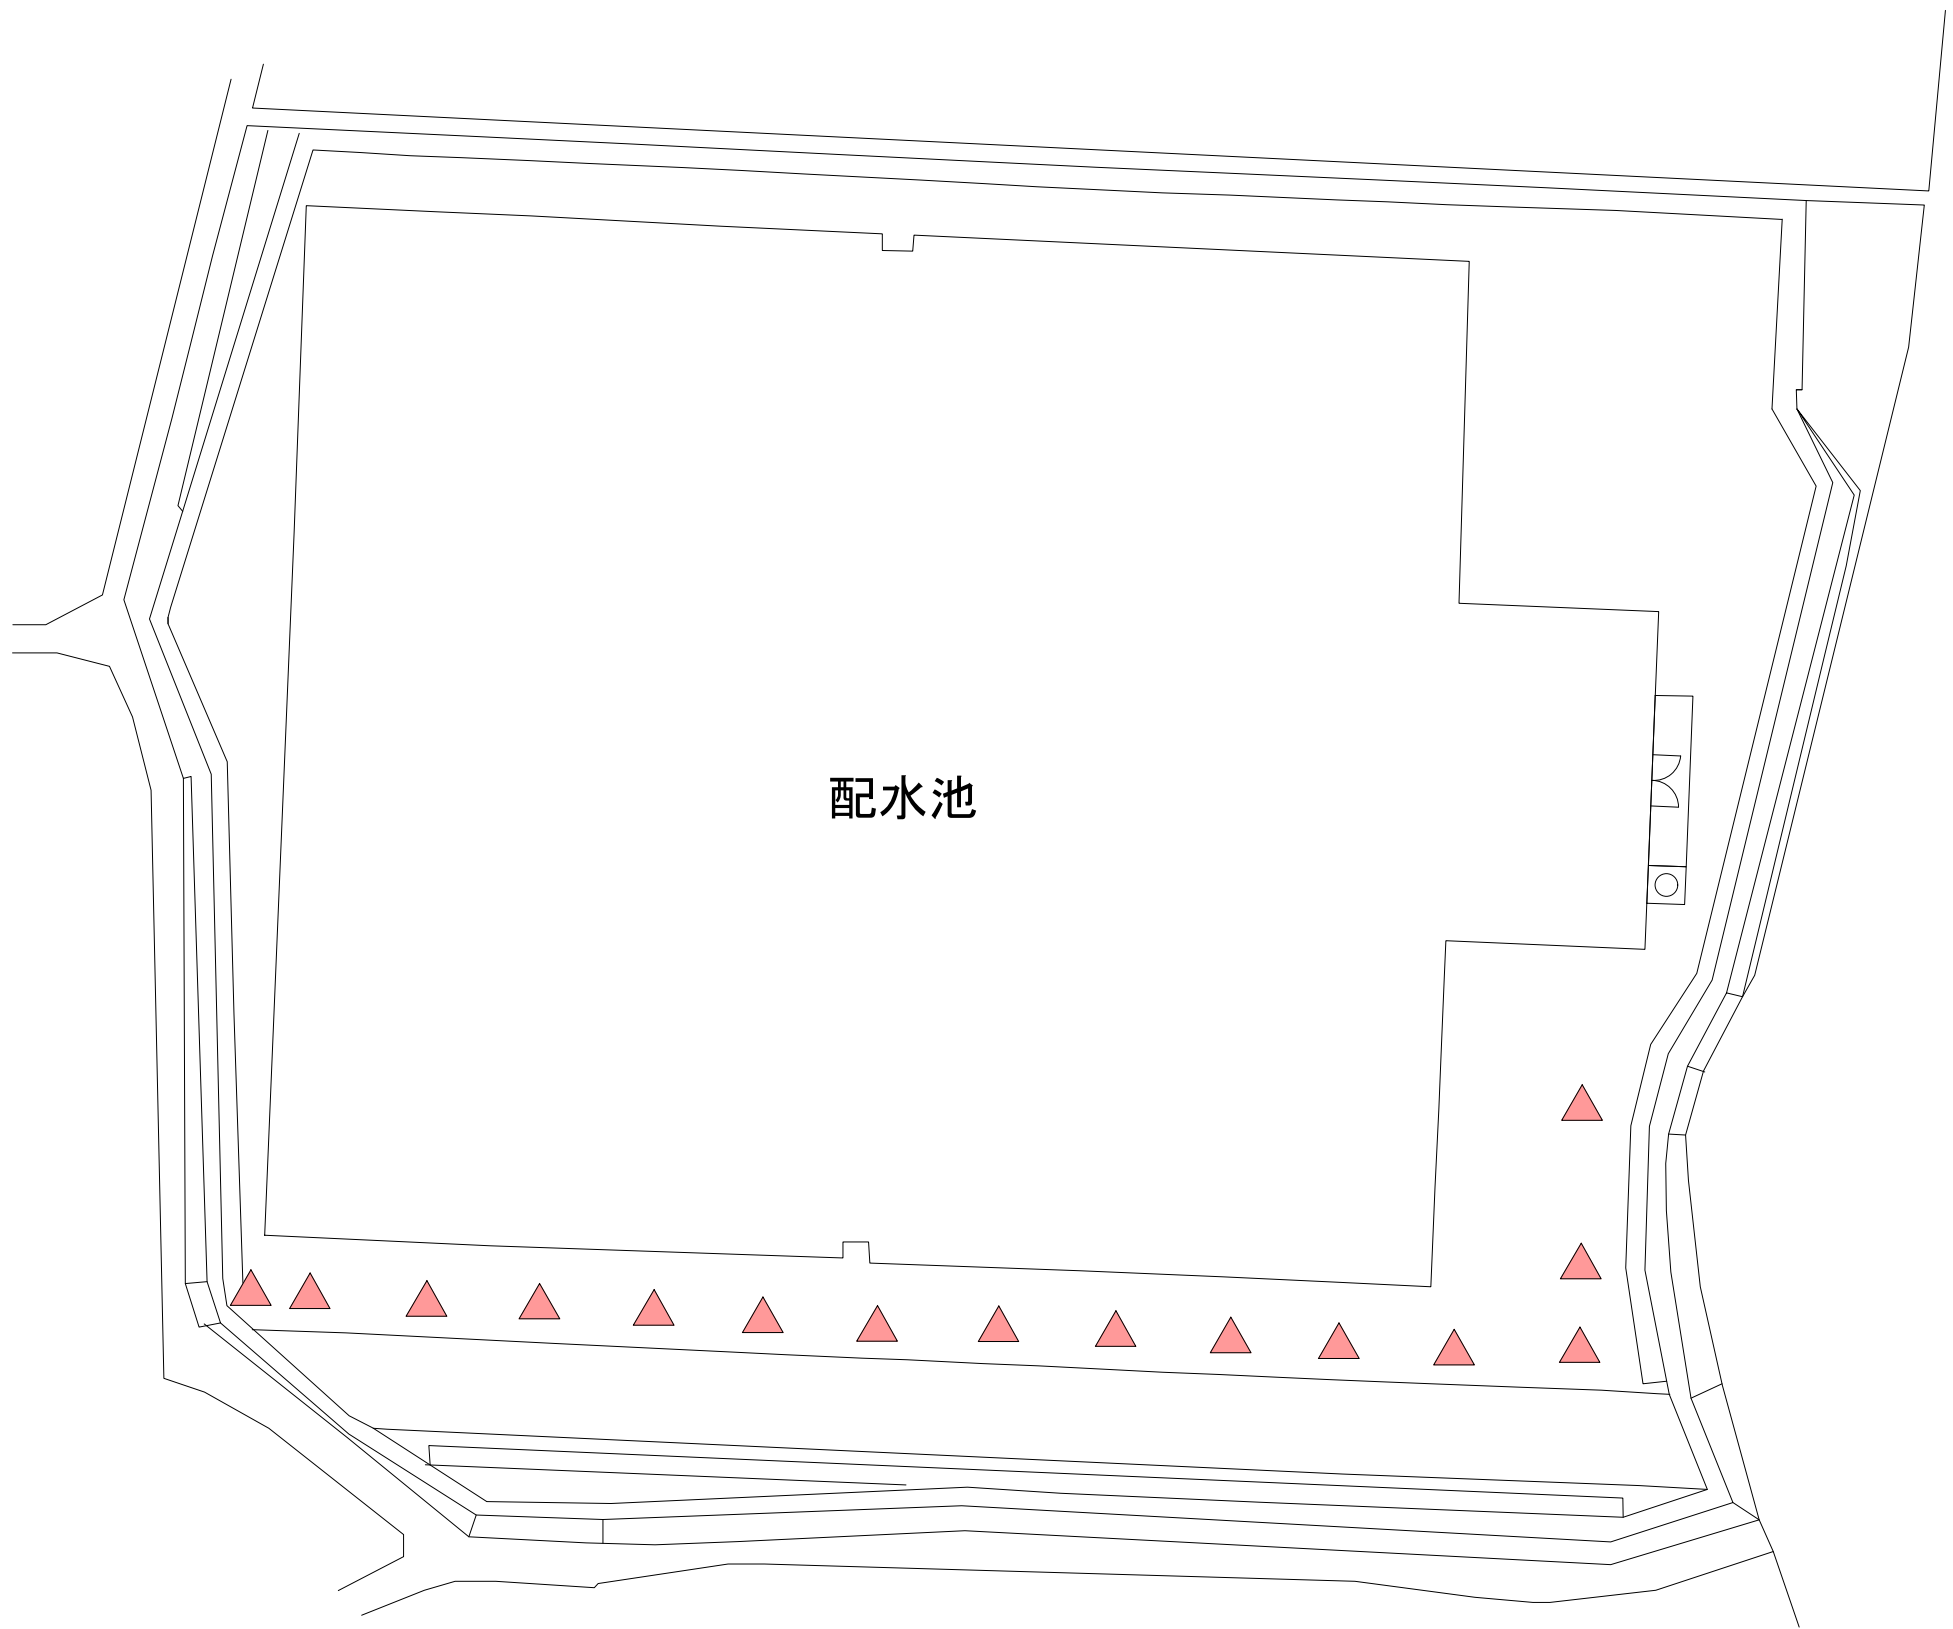


記号	工種・種別	規格	数量	回数
▲	カイズカИБキ 基本剪定	H=250 c m以上 500cm未満	15本	1

管 理 番 号				
配管台帳図面番号				
業務番号	令和 8 年度			
業務名	牛田浄水場ほかせん定等業務			
図面枚数	69枚の内47葉	縮尺	1/200	摘 要
設 計		図面寸法	A3	坪井第二配水池 平面図
写 図	設 計	係 長	課・所・場長	
広島市水道局 技術部 牛田浄水場				

観音台団地第一調整池平面図


緑井浄水場所管

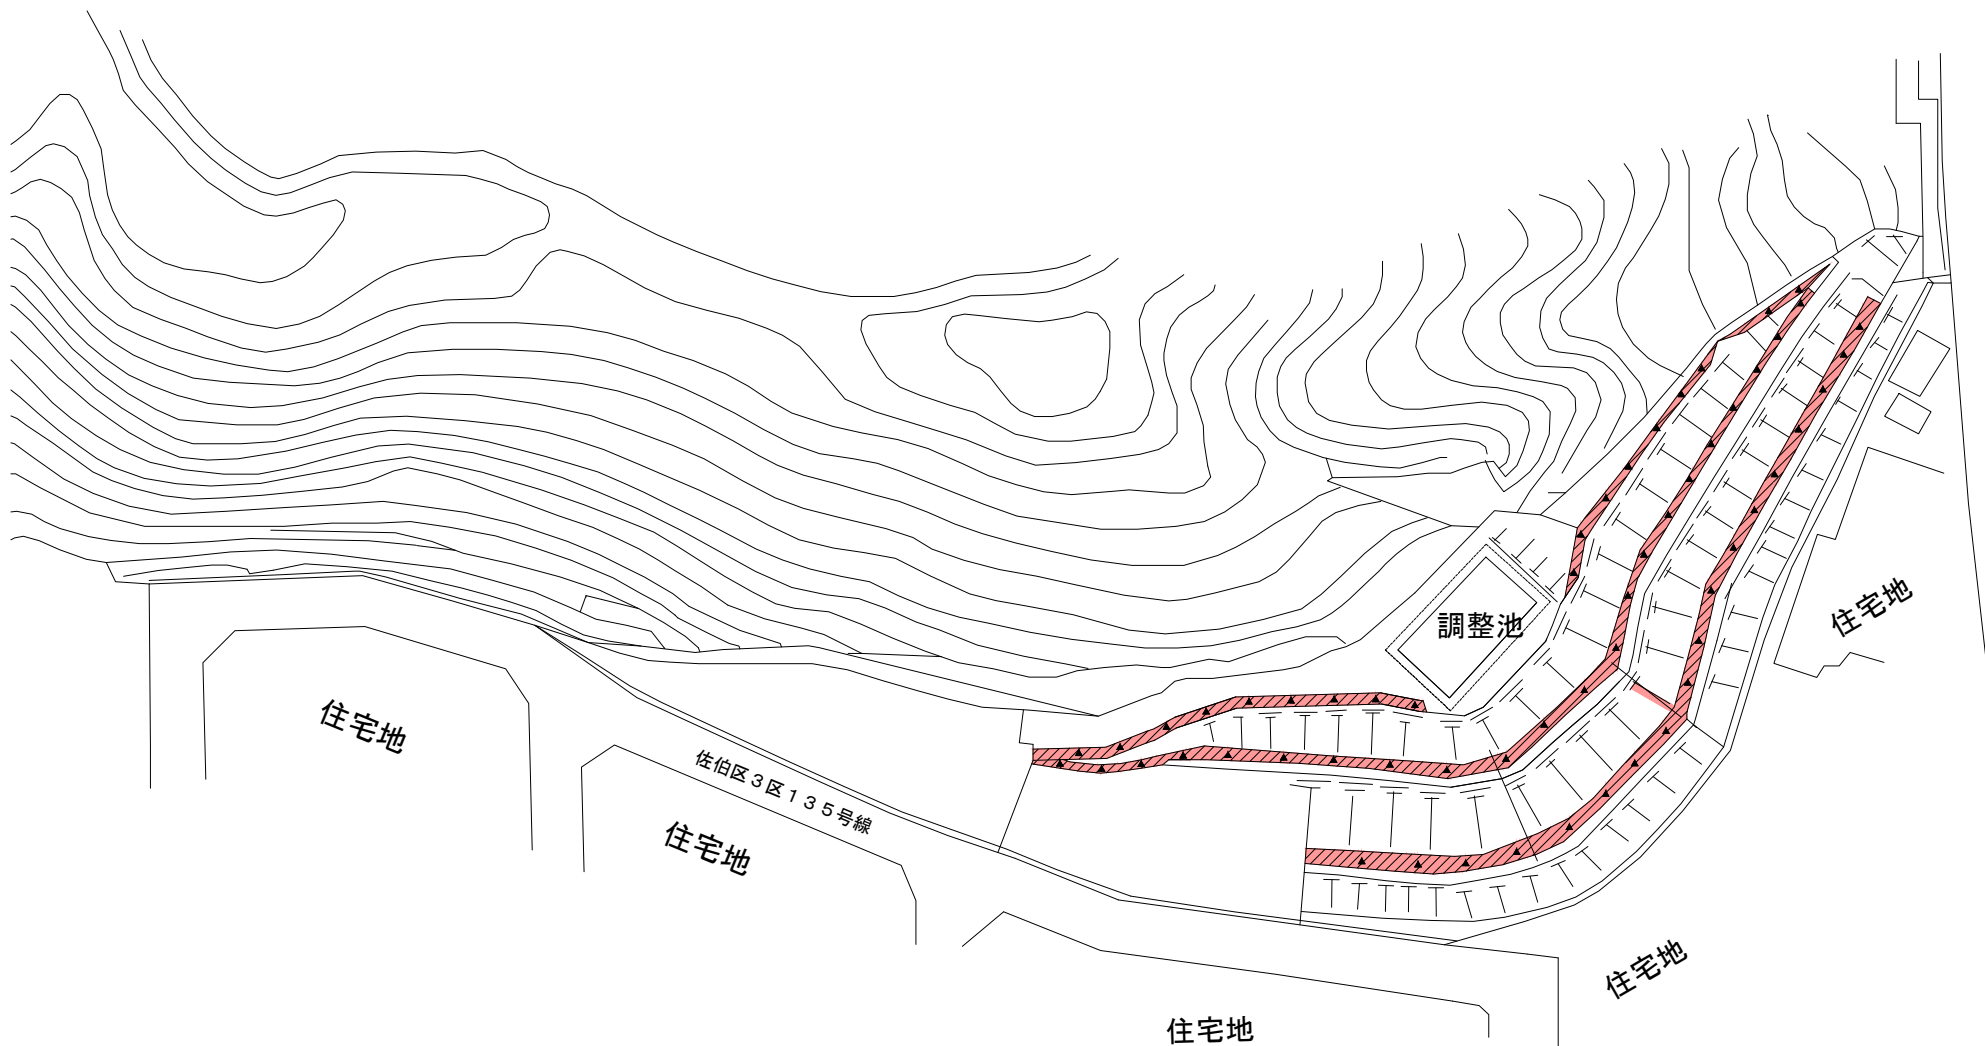

記号	工種・種別	規格	数量	回数
▲▲	中木寄植 剪定	H=60 c m以上 150 c m未満	990㎡	1

管 理 番 号				
配管台帳図面番号				
業務番号	令和 8 年度			
業務名	牛田浄水場ほかせん定等業務			
図面枚数	69枚の内48葉	縮尺	1/600	摘 要 観音台団地 第一調整池 平面図
設 計		図面寸法	A3	
写 図	設 計	係 長	課・所・場長	
広島市水道局 技術部 牛田浄水場				

観音台団地第二調整池平面図


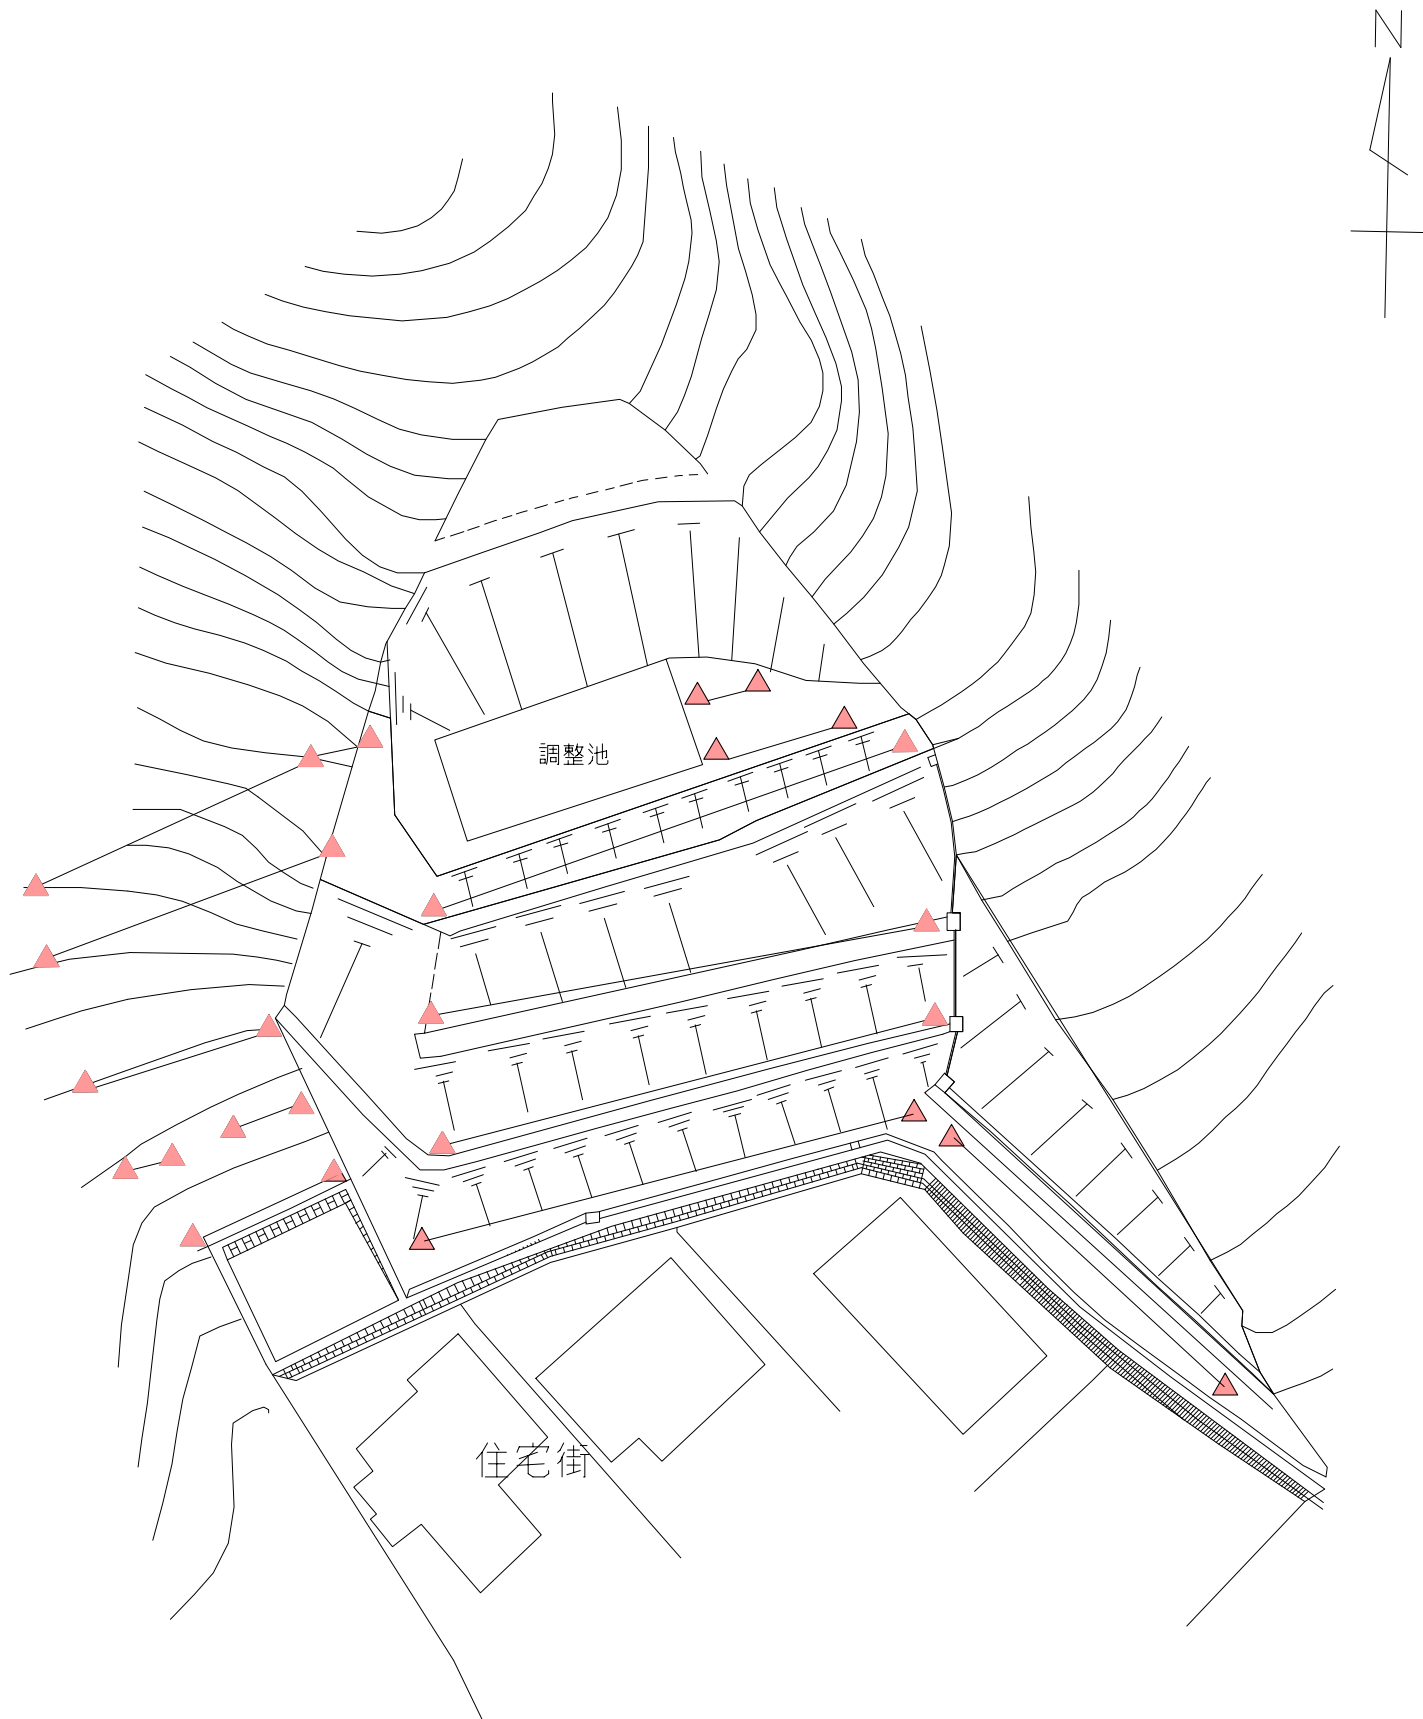


記号	工種・種別	規格	数量	回数
▲	中木剪定 円筒形	H=100cm以上 200cm未満	97本	1

▲—▲は樹木が連続していることを示す。

管 理 番 号									
配管台帳図面番号									
業務番号		令和 8 年度							
業務名		牛田浄水場ほかせん定等業務							
図面枚数		69枚の内49葉		縮尺	1/400	摘 要 観音台団地 第二調整池 平面図			
設 計				図面寸法				A3	
写 図		設 計		係 長				課・所・場長	
広島市水道局 技術部 牛田浄水場									

 
佐伯庁舎平面図

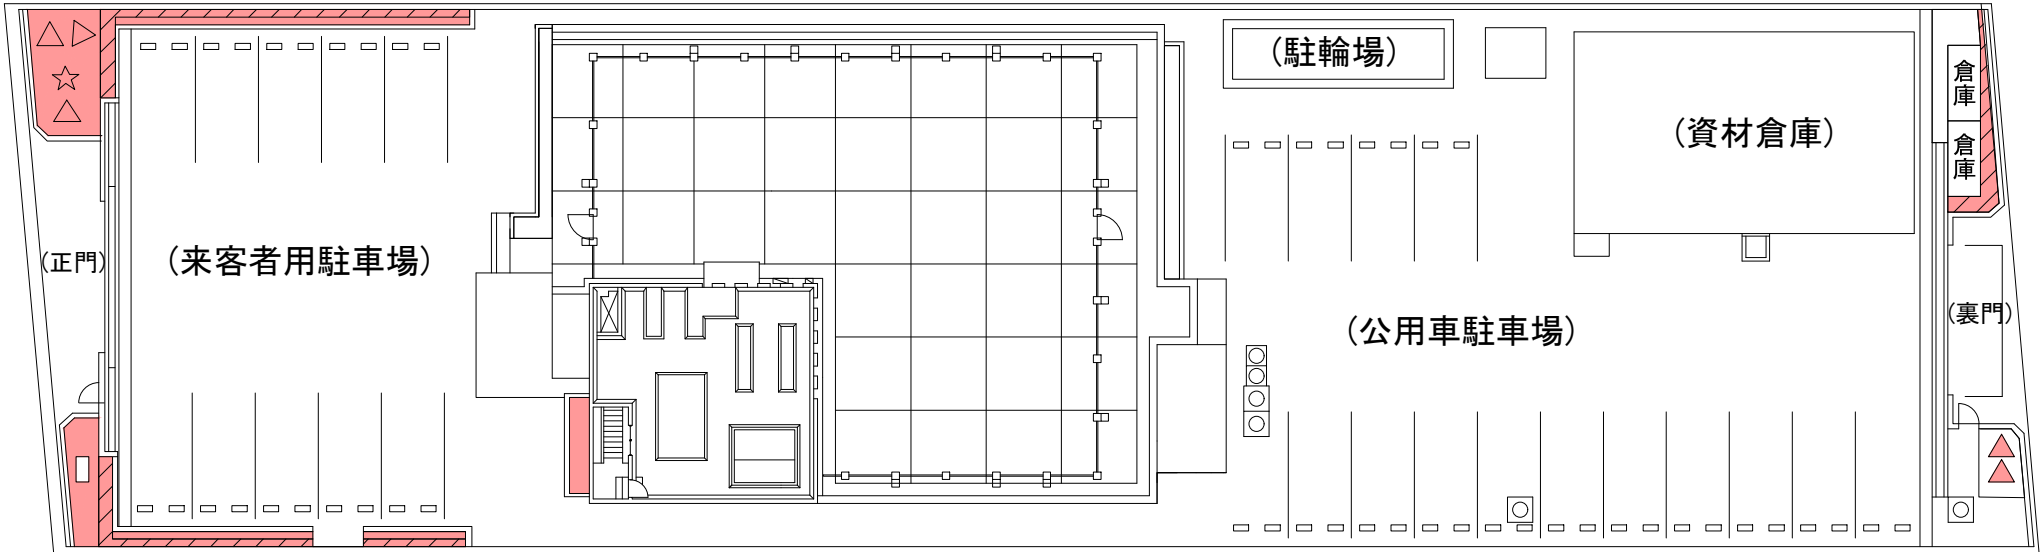

記号	工種・種別	規格	数量	回数
★	高木基本剪定 (冬季剪定)公園樹	C=60 c m以上 120 c m未満	1本	1
▲	中木剪定 円筒形	H=100 c m以上 200 c m未満	5本	2
	病虫害駆除 中木	H=60 c m以上 150 c m未満	5本	2
■	低木寄植剪定	——	32㎡	2
	病虫害駆除 低木寄植	——	32㎡	2
▨	中木寄植剪定	H=60 c m以上 150 c m未満	110㎡	2
	病虫害駆除 中木寄植	——	110㎡	2

管 理 番 号									
配管台帳図面番号									
業務番号		令和 8 年度							
業務名		牛田浄水場ほかせん定等業務							
図面枚数		69枚の内50葉		縮尺		1/300		摘 要	
設 計				図面寸法		A3		平面図 佐伯庁舎	
写 図		設 計		係 長		課・所・場長			
広島市水道局 技術部 牛田浄水場									

桐浄水場平面図

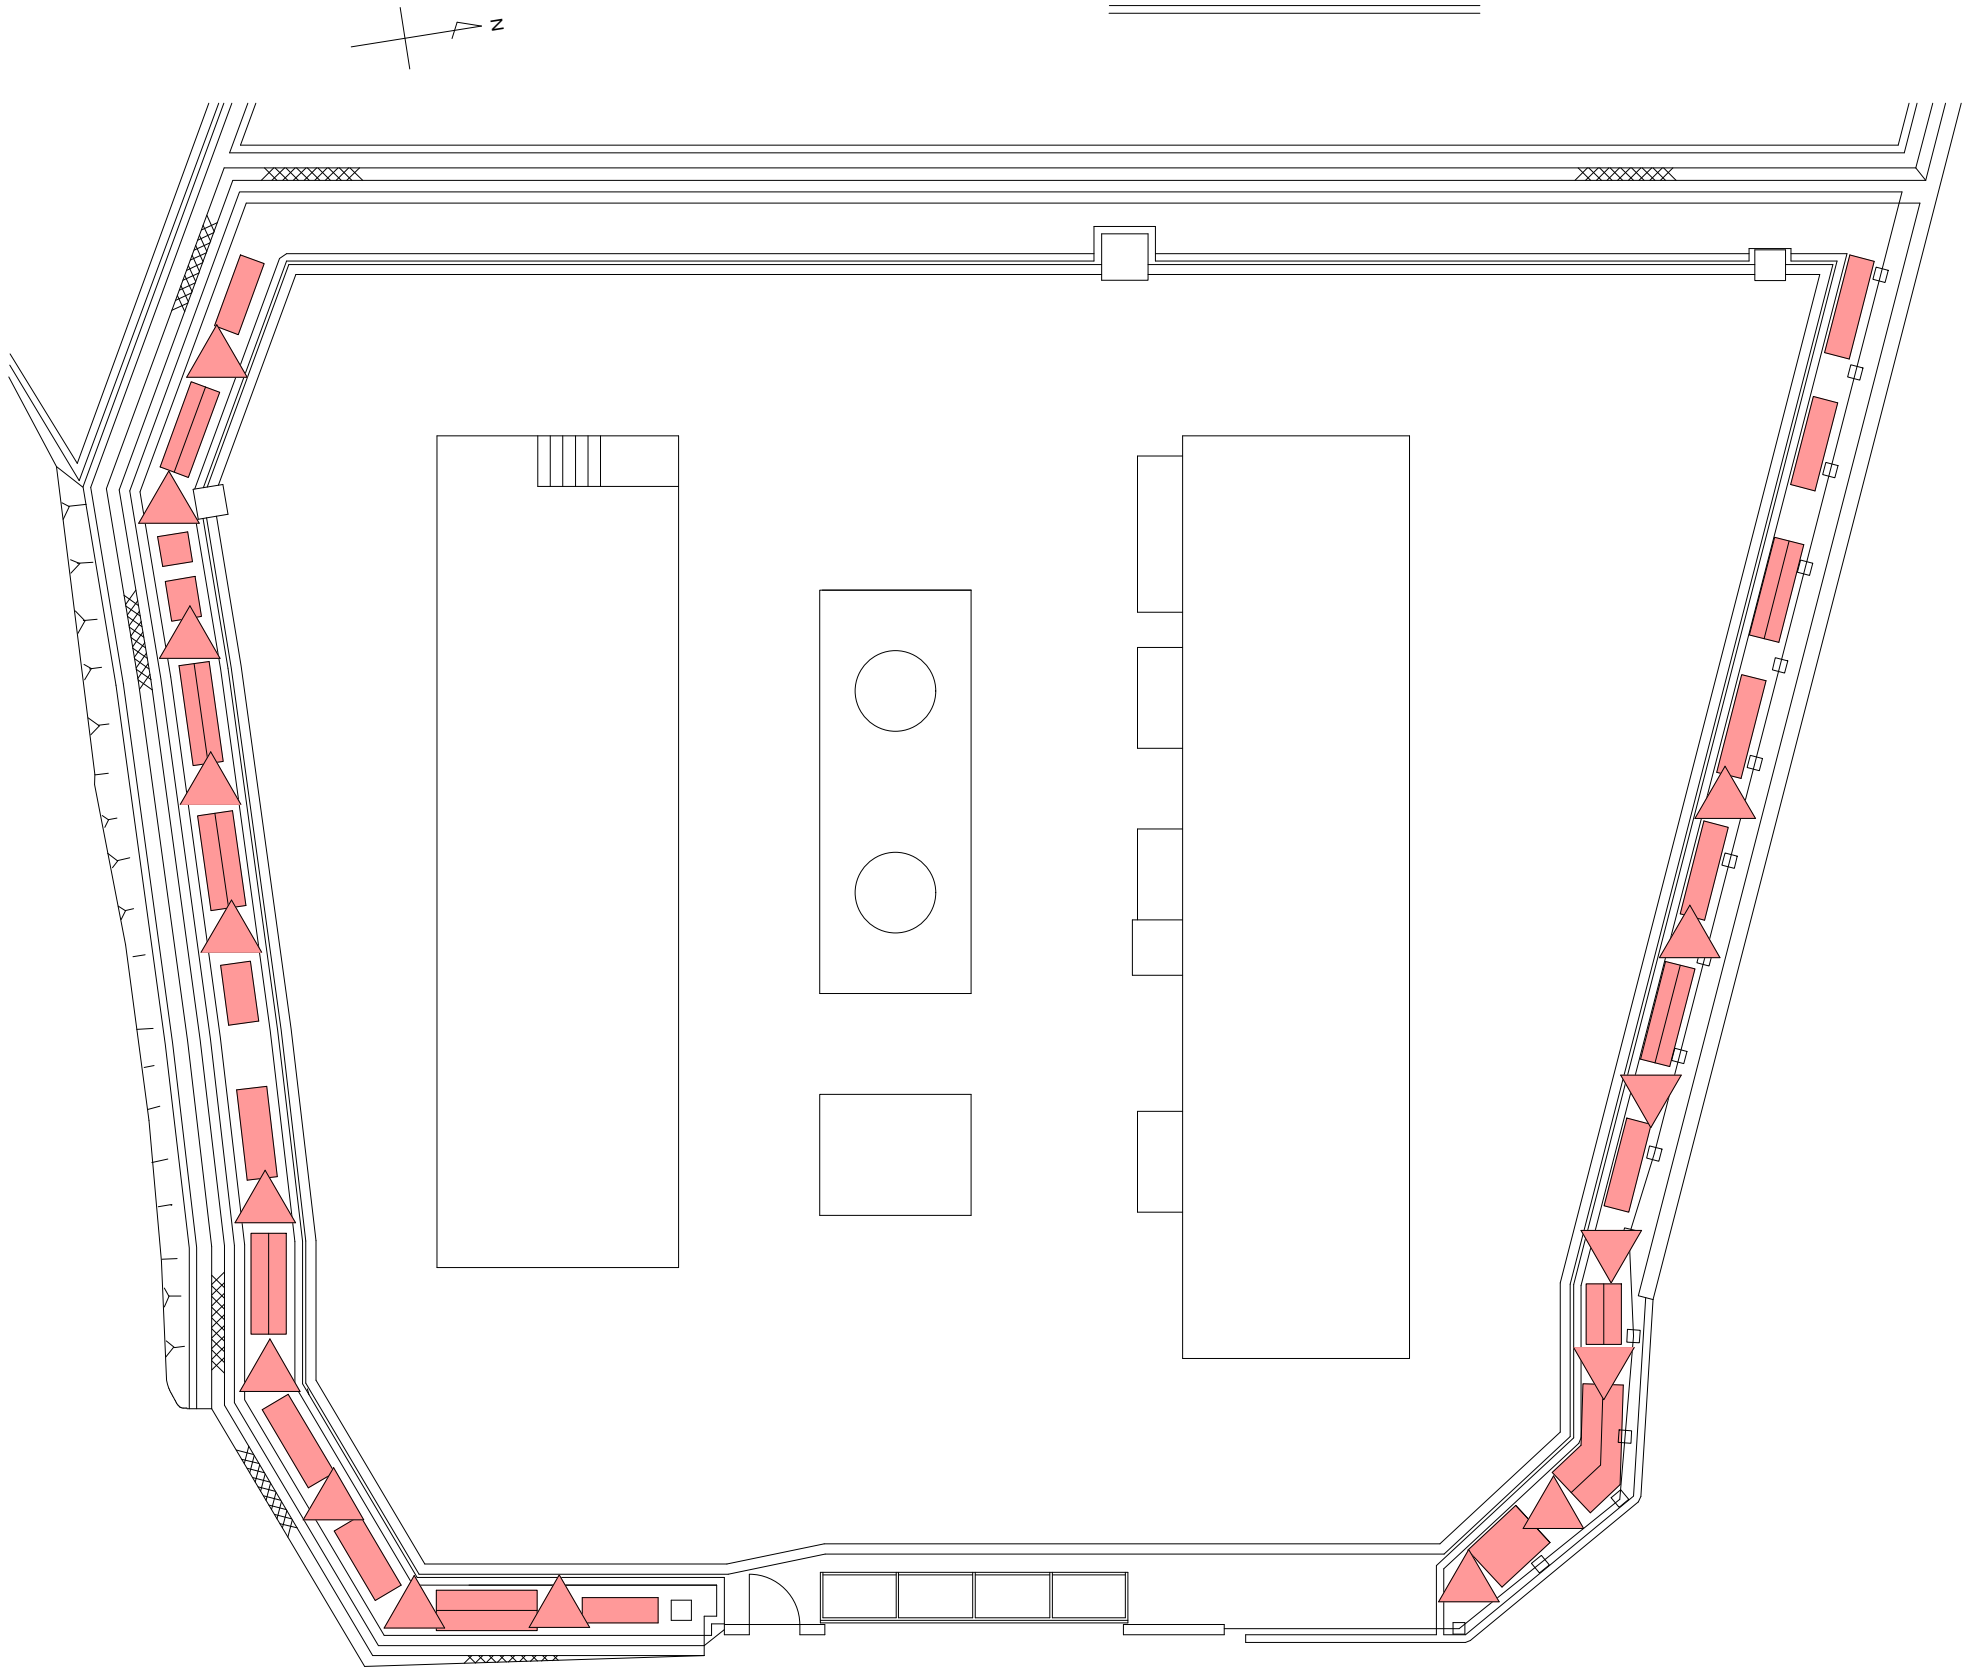


記号	工種・種別	規格	数量	回数
■	低木寄植剪定	——	11㎡	1
	病虫害駆除 低木寄植	——	11㎡	2
■	中木寄植剪定	H=60 c m以上150 c m未満	39㎡	1
	病虫害駆除 中木寄植	——	39㎡	2
▲	中木剪定 円筒形	H=100 c m以上 200 c m未満	14本	1
	病虫害駆除 中木	H=60 c m以上150 c m未満	14本	2
▼	中木剪定 円筒形	H=100 c m以上 200 c m未満	3本	1
	病虫害駆除 中木	H=150 c m以上 300 c m未満	3本	2

管 理 番 号									
配管台帳図面番号									
業務番号		令和 8 年度							
業務名		牛田浄水場ほかせん定等業務							
図面枚数		69枚の内51葉		縮尺		1/150		摘 要	
設 計				図面寸法		A3		平面図 桐 浄 水 場	
写 図		設 計		係 長		課・所・場長			
広島市水道局 技術部 牛田浄水場									

注. 地面から立ち上がっている電線管・ケーブルを損傷させないように注意すること。

位置図(高陽場内系)

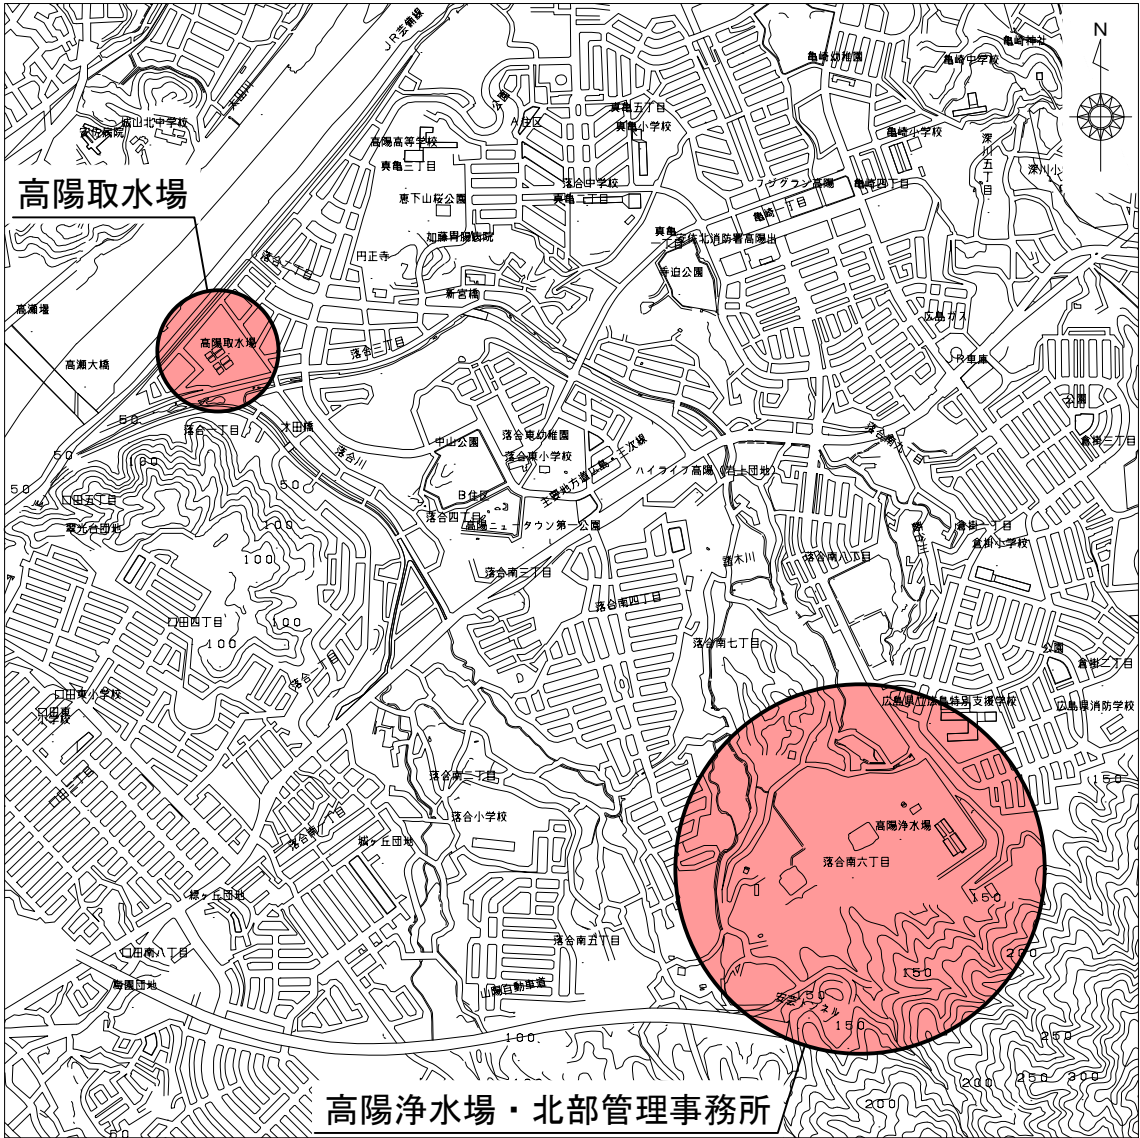


凡例

履行場所

管 理 番 号				
配管台帳図面番号				
業務番号	令和 8 年度			
業務名	牛田浄水場ほかせん定等業務			
図面枚数	69枚の内52葉	縮尺	1/20,000	摘 要 位置図
設 計		図面寸法	A3	
写 図	設 計	係 長	場 長	
広島市水道局 技術部 牛田浄水場				

高陽浄水場平面図①

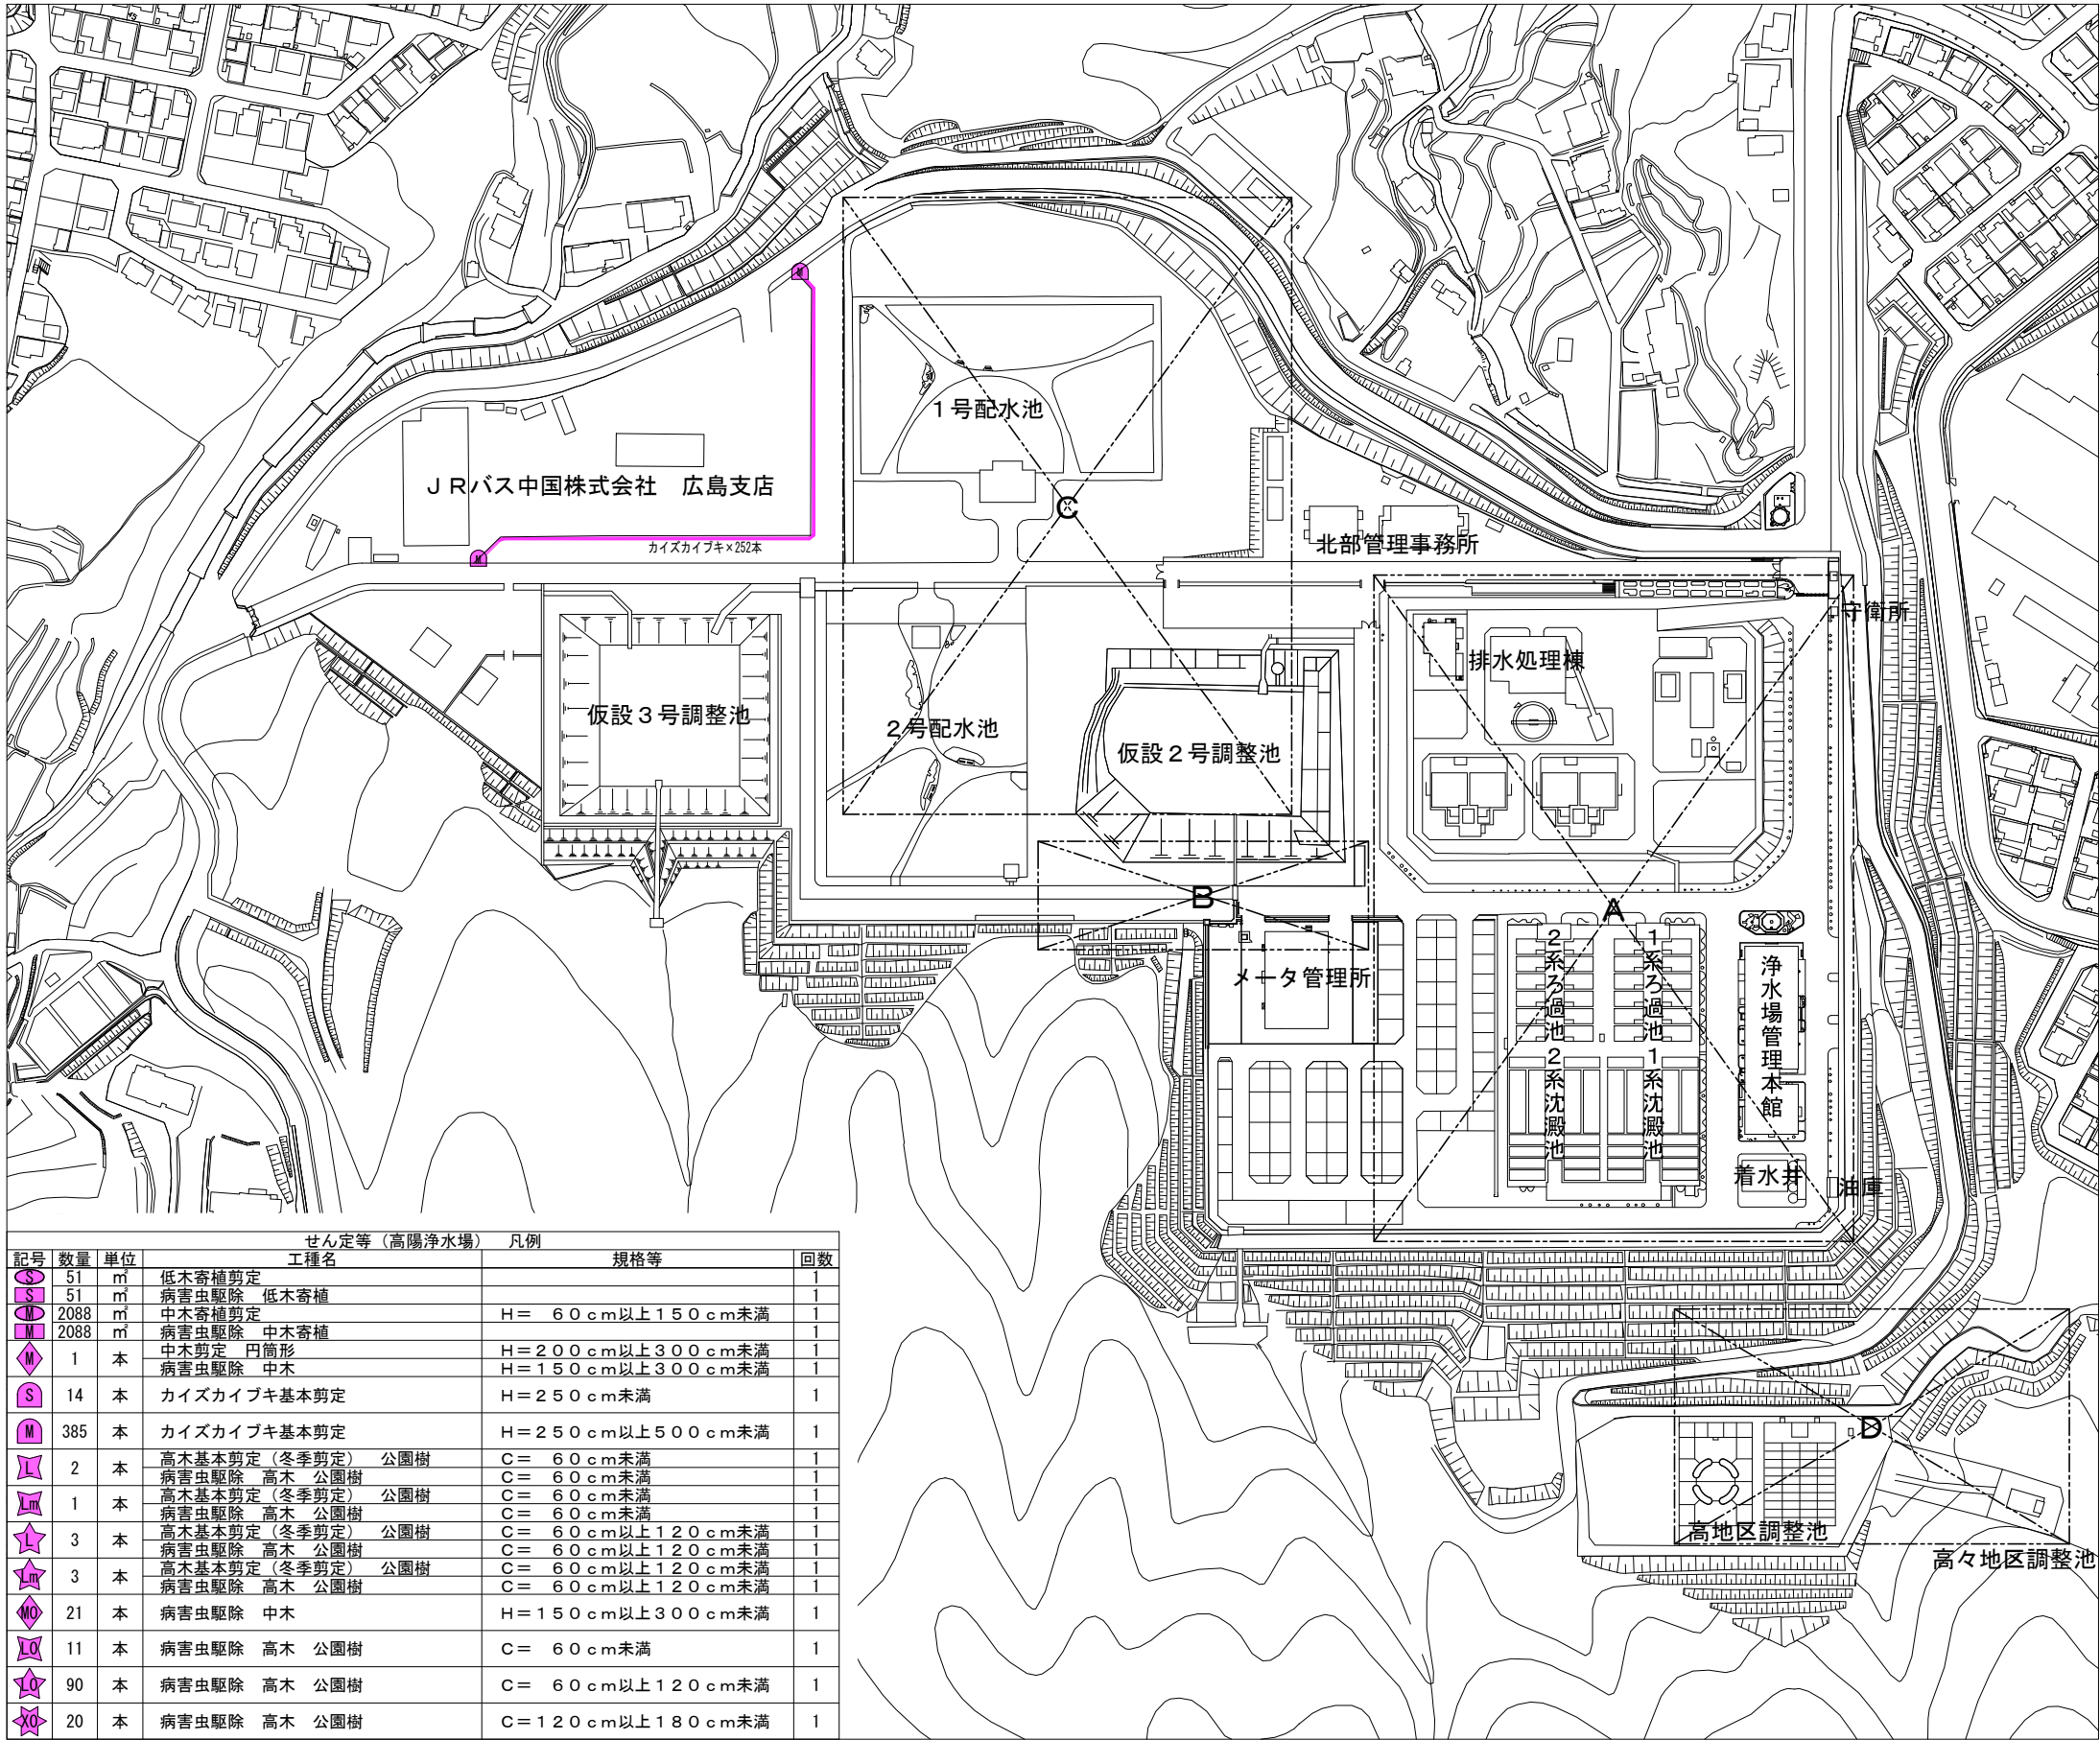


せん定等（高陽浄水場） 凡例				
記号	数量	単位	工種名	規格等
51	m	低木寄植剪定		
51	m	病虫害駆除 低木寄植		
2088	m	中木寄植剪定	H= 60cm以上150cm未満	1
2088	m	病虫害駆除 中木寄植		1
1	本	中木剪定 円筒形	H=200cm以上300cm未満	1
1	本	病虫害駆除 中木	H=150cm以上300cm未満	1
14	本	カイズカイブキ基本剪定	H=250cm未満	1
385	本	カイズカイブキ基本剪定	H=250cm以上500cm未満	1
2	本	高木基本剪定（冬季剪定） 公園樹	C= 60cm未満	1
2	本	病虫害駆除 高木 公園樹	C= 60cm未満	1
1	本	高木基本剪定（冬季剪定） 公園樹	C= 60cm未満	1
1	本	病虫害駆除 高木 公園樹	C= 60cm未満	1
3	本	高木基本剪定（冬季剪定） 公園樹	C= 60cm以上120cm未満	1
3	本	病虫害駆除 高木 公園樹	C= 60cm以上120cm未満	1
3	本	高木基本剪定（冬季剪定） 公園樹	C= 60cm以上120cm未満	1
3	本	病虫害駆除 高木 公園樹	C= 60cm以上120cm未満	1
21	本	病虫害駆除 中木	H=150cm以上300cm未満	1
11	本	病虫害駆除 高木 公園樹	C= 60cm未満	1
90	本	病虫害駆除 高木 公園樹	C= 60cm以上120cm未満	1
20	本	病虫害駆除 高木 公園樹	C=120cm以上180cm未満	1


注. M1-M10 は、樹木が連続していることを示す。

管 理 番 号			
配管台帳図面番号			
業務番号	令和 8 年度		
業務名	牛田浄水場ほかせん定等業務		
図面枚数	69枚の内53葉	縮 尺	1/3,000
設 計		図面寸法	A3
写 図	設 計	係 長	場 長
高陽浄水場平面図 ①			
広島市水道局 技術部 牛田浄水場			


高陽浄水場平面図②

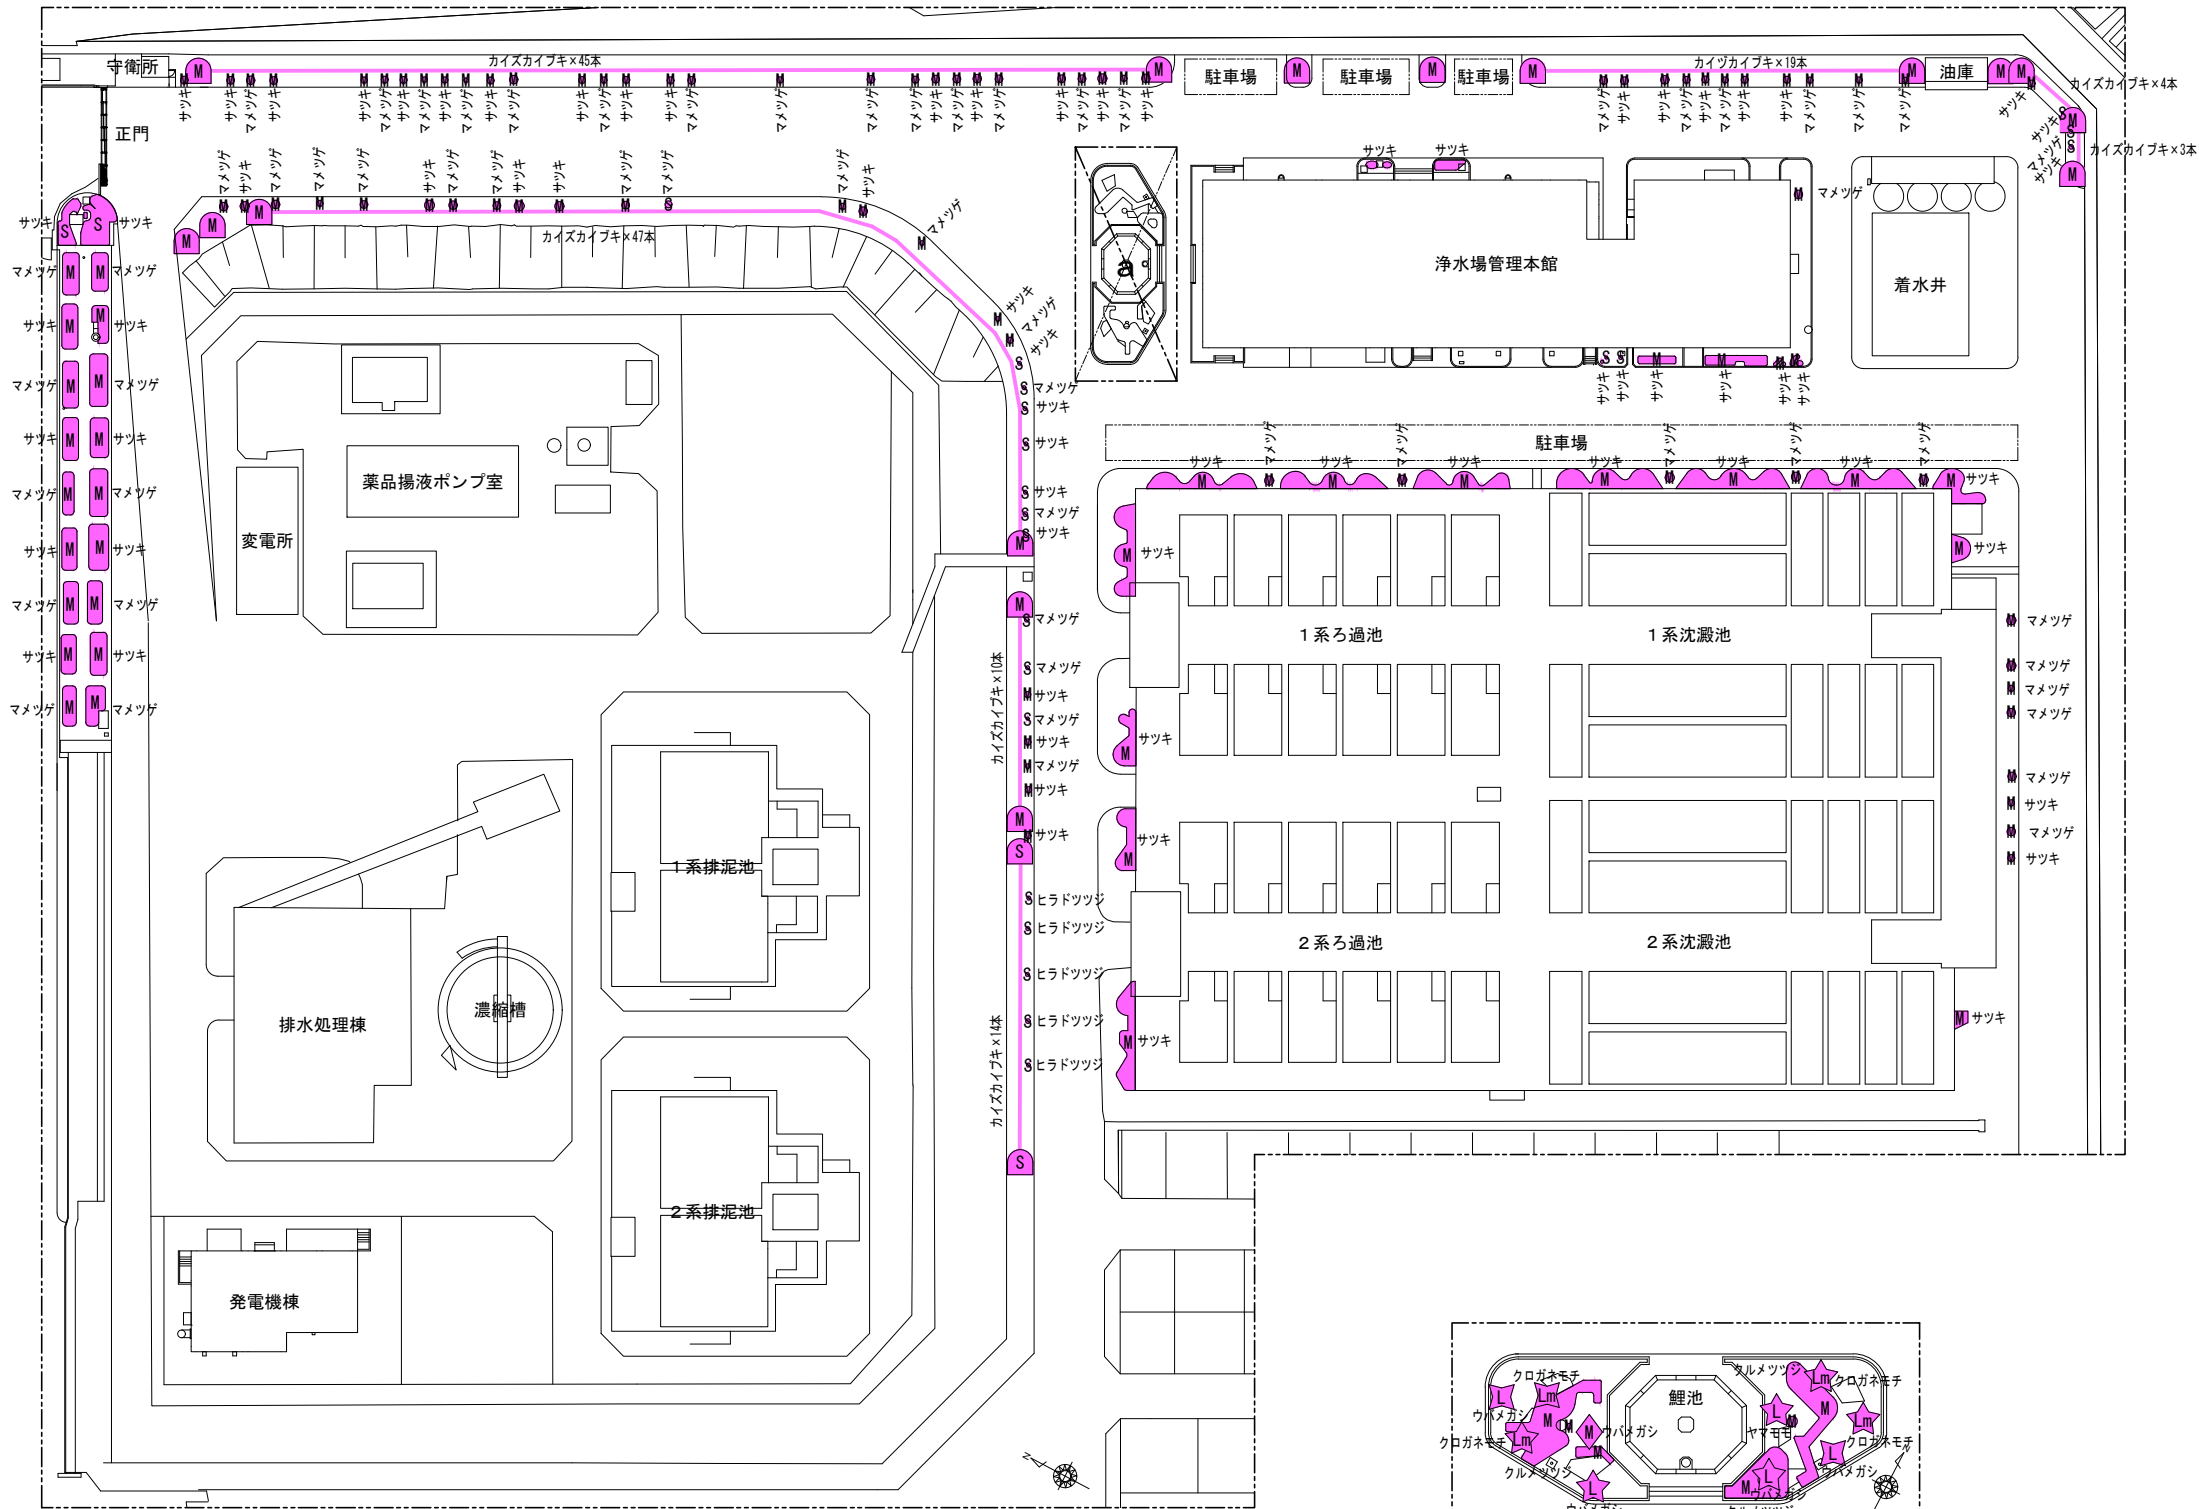

A部詳細 S=1/1,000

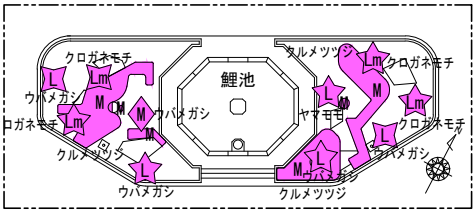


a部詳細 S=1/500

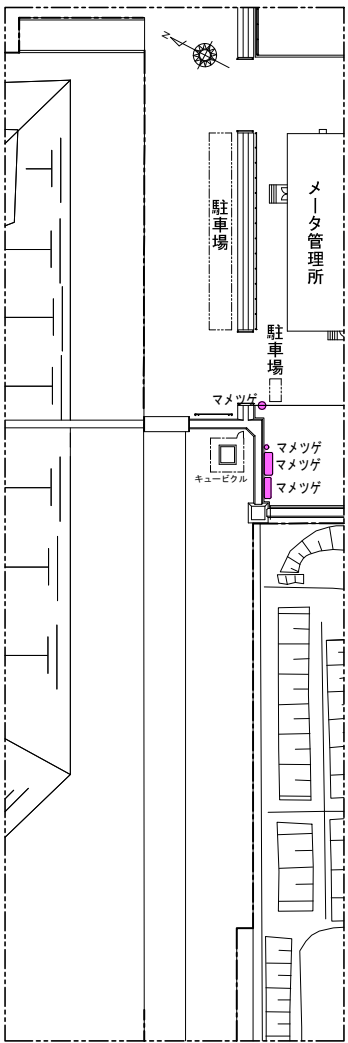

B部詳細 S=1/1,000

注. S M L は、樹木が連続していることを示す。



管 理 番 号				
配管台帳図面番号				
業務番号	令和8年度			
業務名	牛田浄水場ほかせん定等業務			
図面枚数	69枚の内54葉	縮尺	図示	摘 要 高陽浄水場平面図②
設 計		図面寸法	A3	
写 図	設 計	係 長	場 長	
広島市水道局 技術部 牛田浄水場				

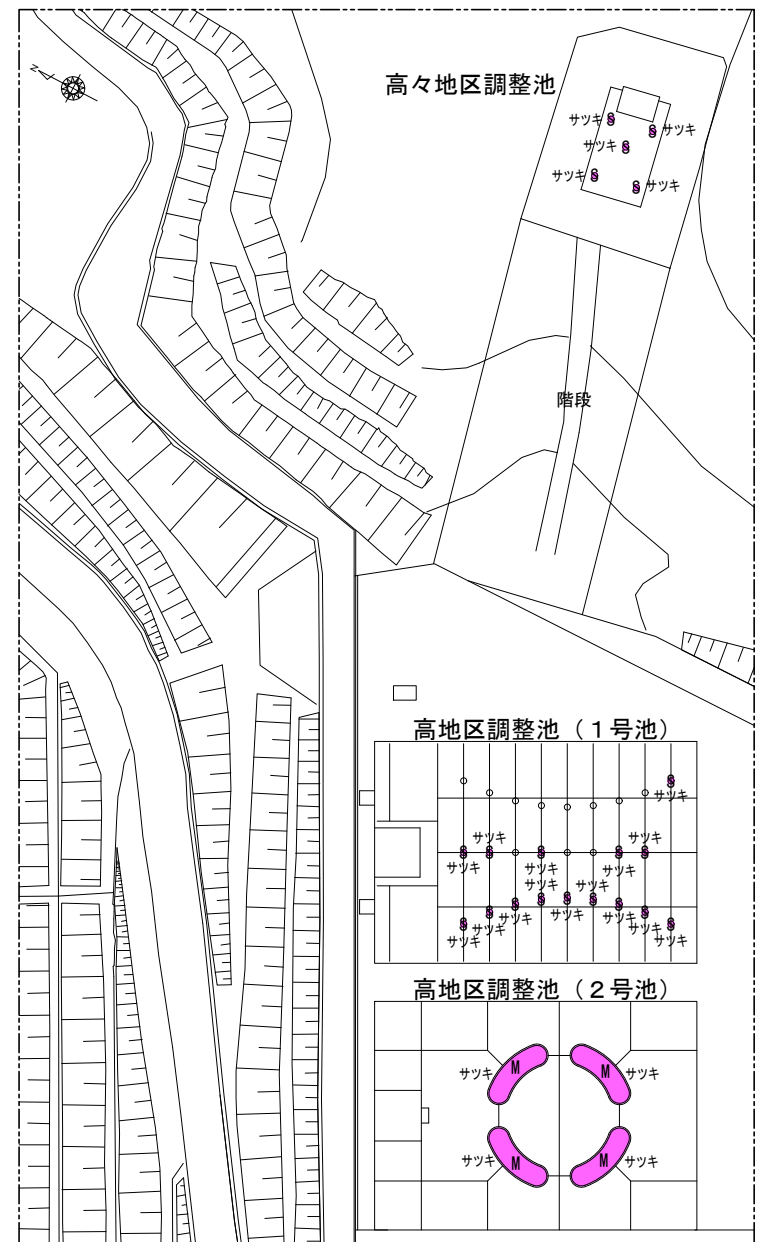

C 部詳細

広島市水道局 技術部 牛田浄水場

北部管理事務所平面図 S=1/1,000

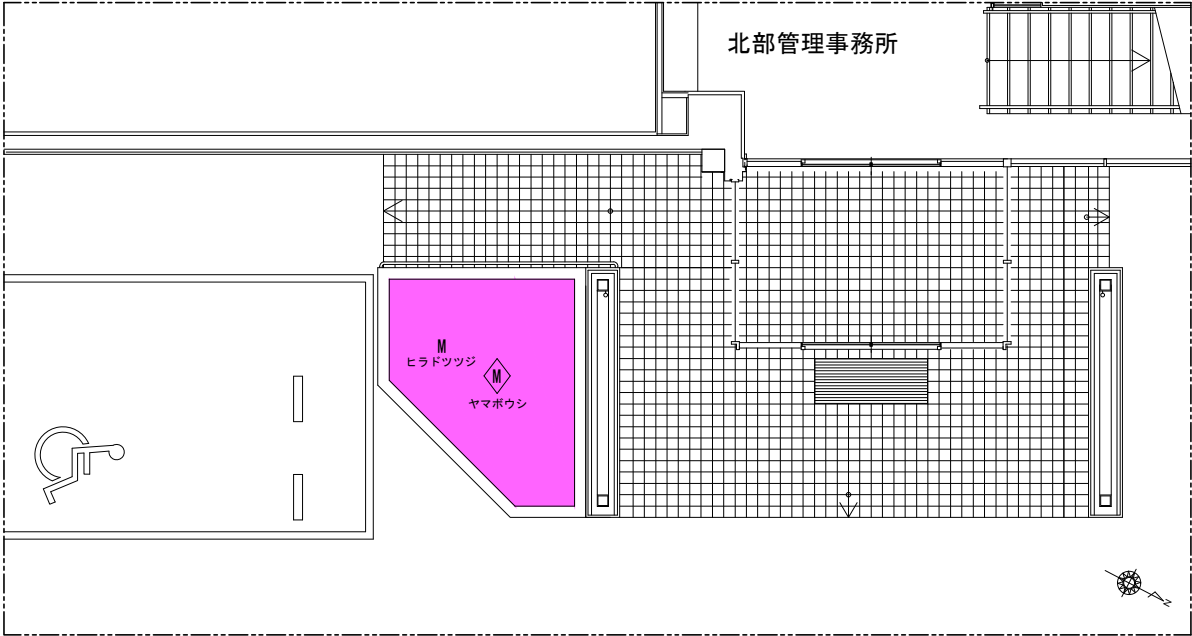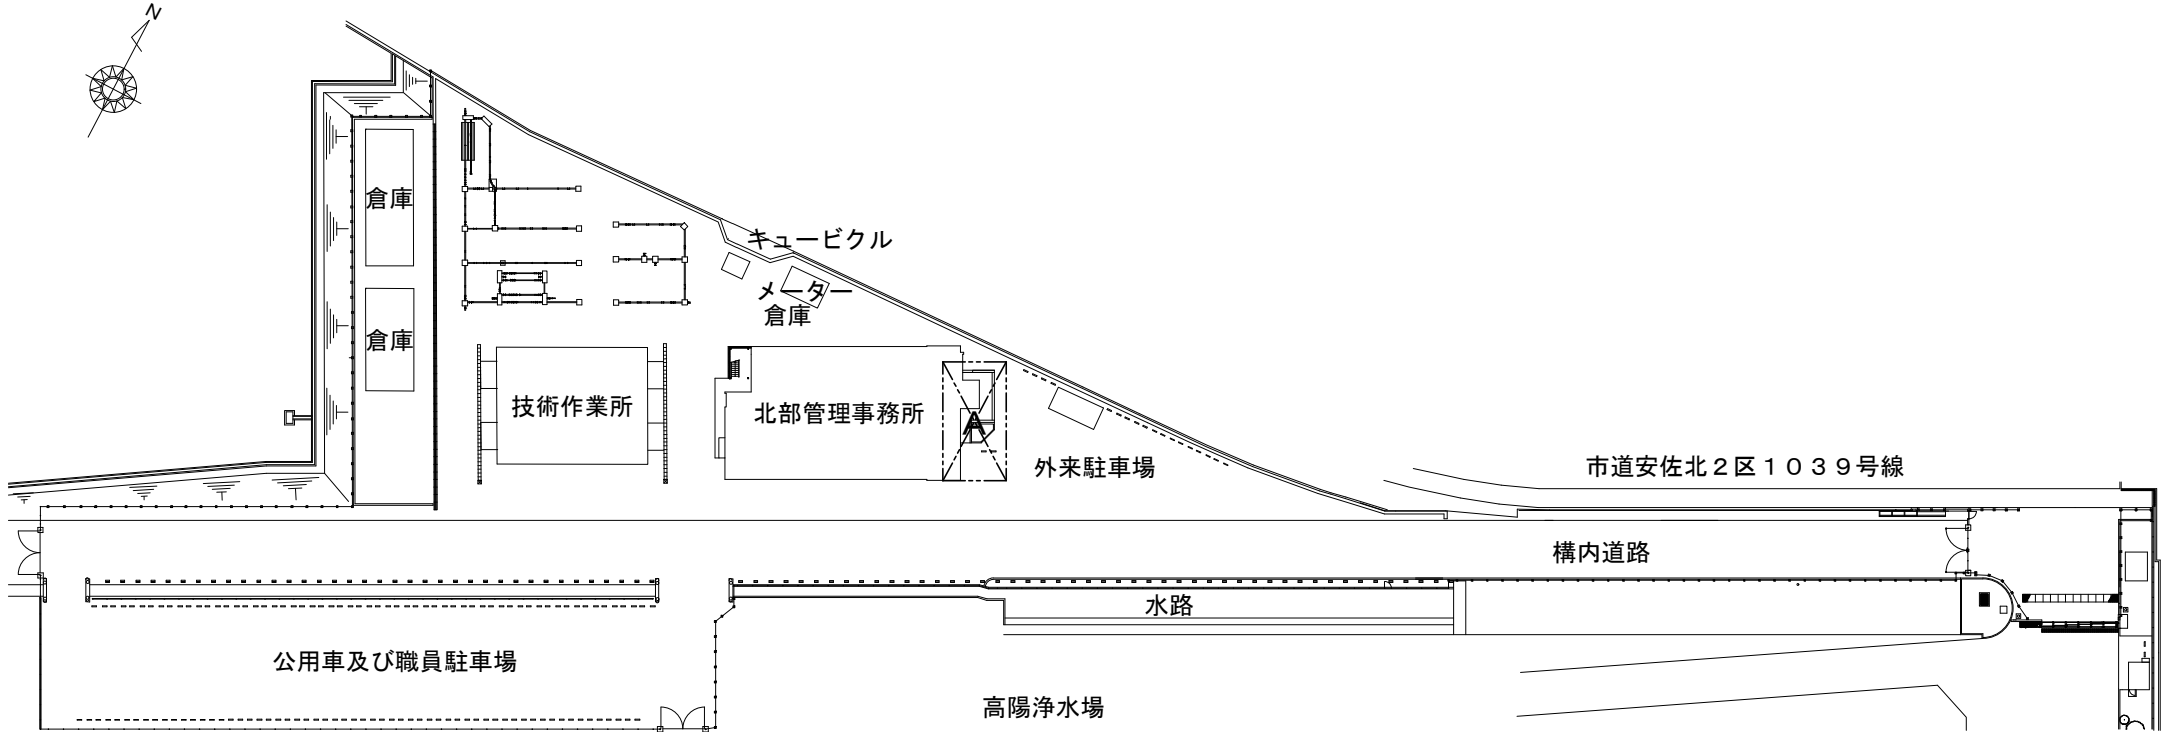

A部詳細 S=1/100

せん定等（北部管理事務所） 凡例				
記号	数量	単位	工種名	規格等
①	14	m	中木寄植剪定	H= 60cm以上150cm未満
②	14	m	病害虫駆除 中木寄植	
③	1	本	中木剪定 円筒形	H=200cm以上300cm未満
④	1	本	病害虫駆除 中木	H=150cm以上300cm未満

管 理 番 号				
配管台帳図面番号				
業務番号	令和 8 年度			
業務名	牛田浄水場ほかせん定等業務			
図面枚数	69枚の内56葉	縮尺	図示	摘 要 北部管理事務所 平面図
設 計		図面寸法	A3	
写 図	設 計	係 長	場 長	
広島市水道局 技術部 牛田浄水場				

高陽取水場平面図 S=1/1,000

高陽浄水場所管

市道安佐北2区453号線

公舎

取水ポンプ室

滞砂置場

引留鉄塔

高圧電気室

613変電設備

沈砂池

接合井

玖第九公園

広交観光株式会社 落合営業所

諸木川

三砂嶺

市道安佐北2区522号線

市道安佐北2区503号線

三砂嶺

三砂嶺

A部詳細 S=1/300


B部詳細 S=1/300

せん定等（高陽取水場）						凡例	
記号	数量	単位	工種名	規格等	回数		
S	1	m	低木寄植剪定		1		
S	1	m	病害虫駆除 低木寄植		1		
M	150	m	中木寄植剪定	H= 60cm以上150cm未満	1		
M	150	m	病害虫駆除 中木寄植		1		
M	3	本	中木剪定 円筒形	H=100cm以上200cm未満	1		
M	3	本	病害虫駆除 中木	H=150cm以上300cm未満	1		
☆	3	本	高木基本剪定（冬季剪定） 公園樹	C= 60cm以上120cm未満	1		
☆	3	本	病害虫駆除 高木 公園樹	C= 60cm以上120cm未満	1		

管 理 番 号					
配管台帳図面番号					
業務番号	令和8年度				
業務名	牛田浄水場ほかせん定等業務				
図面枚数	69枚の内57葉	縮尺	図示	摘 要	
設 計			図面寸法	A3	高陽取水場平面図
	写 図	設 計	係 長	場 長	
広島市水道局 技術部 牛田浄水場					

位置図 S = 1／80,000


高陽浄水場所管

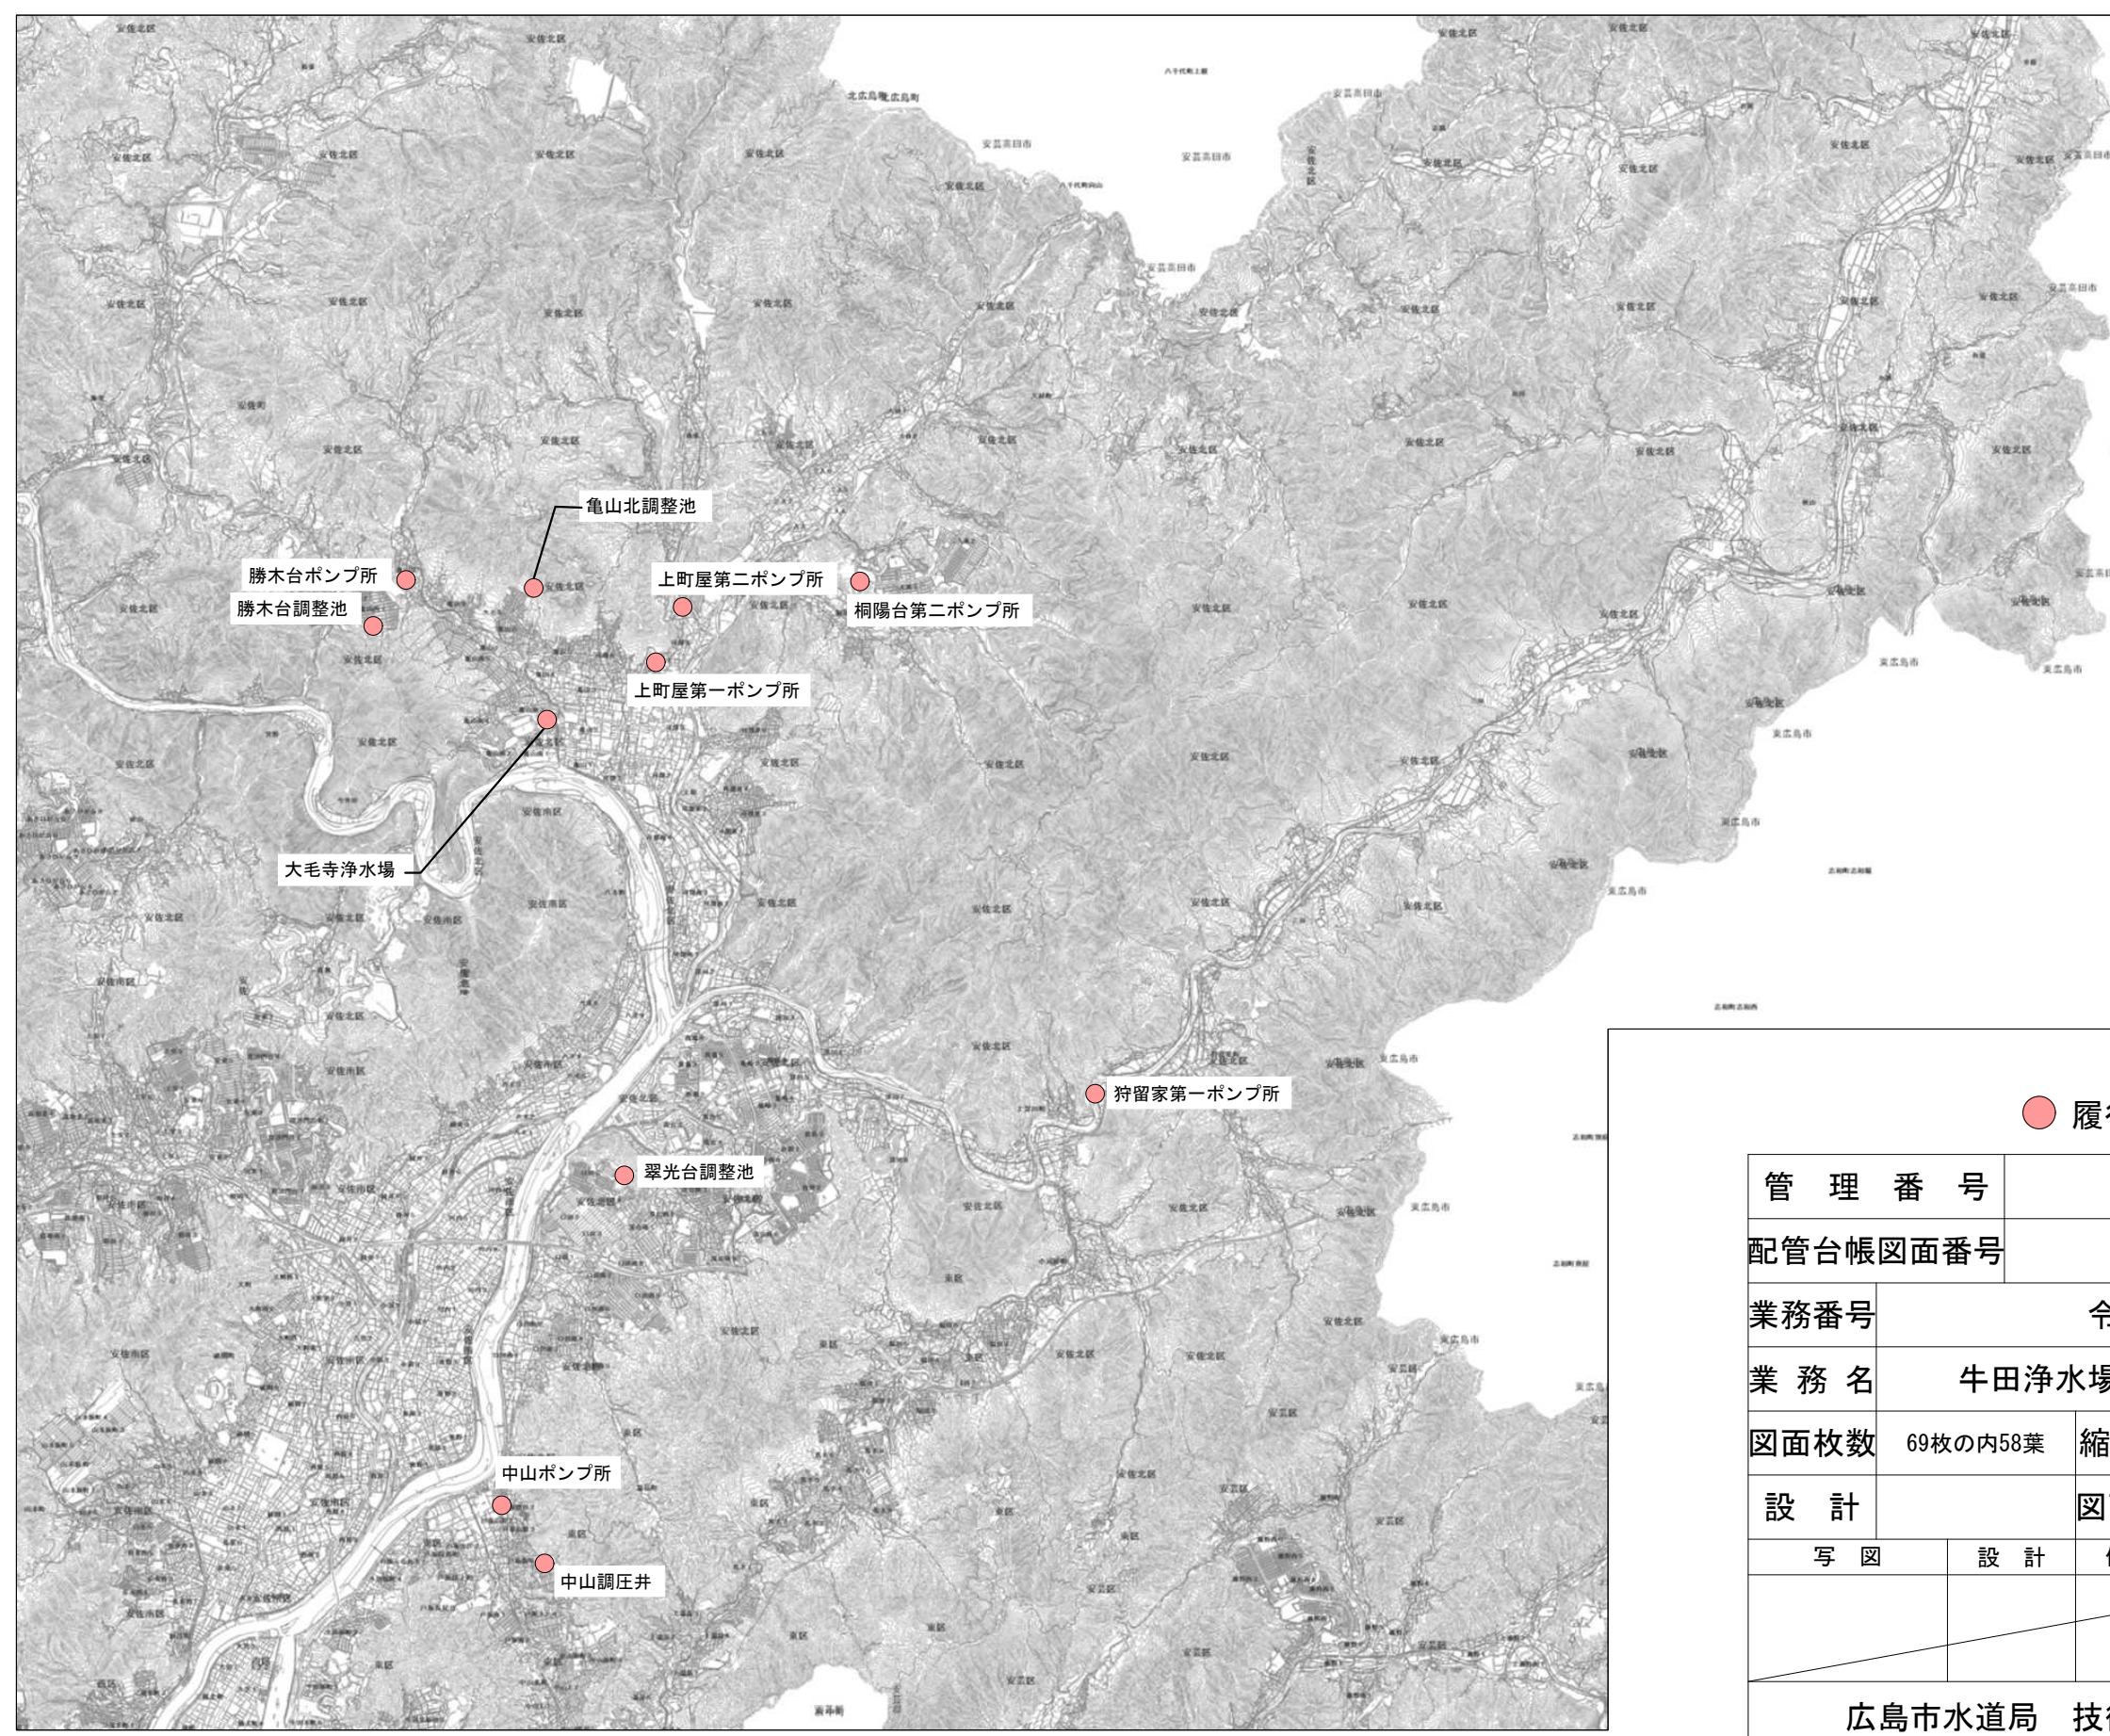

● 履行場所

管 理 番 号									
配管台帳図面番号									
業務番号		令和 8 年度							
業 務 名		牛田浄水場ほかせん定等業務							
図面枚数		69枚の内58葉		縮尺		1/80,000		摘 要	
設 計				図面寸法		A3		位置図	
写 図		設 計		係 長		課・所・場長			
広島市水道局 技術部 牛田浄水場									

翠光台調整池 平面図

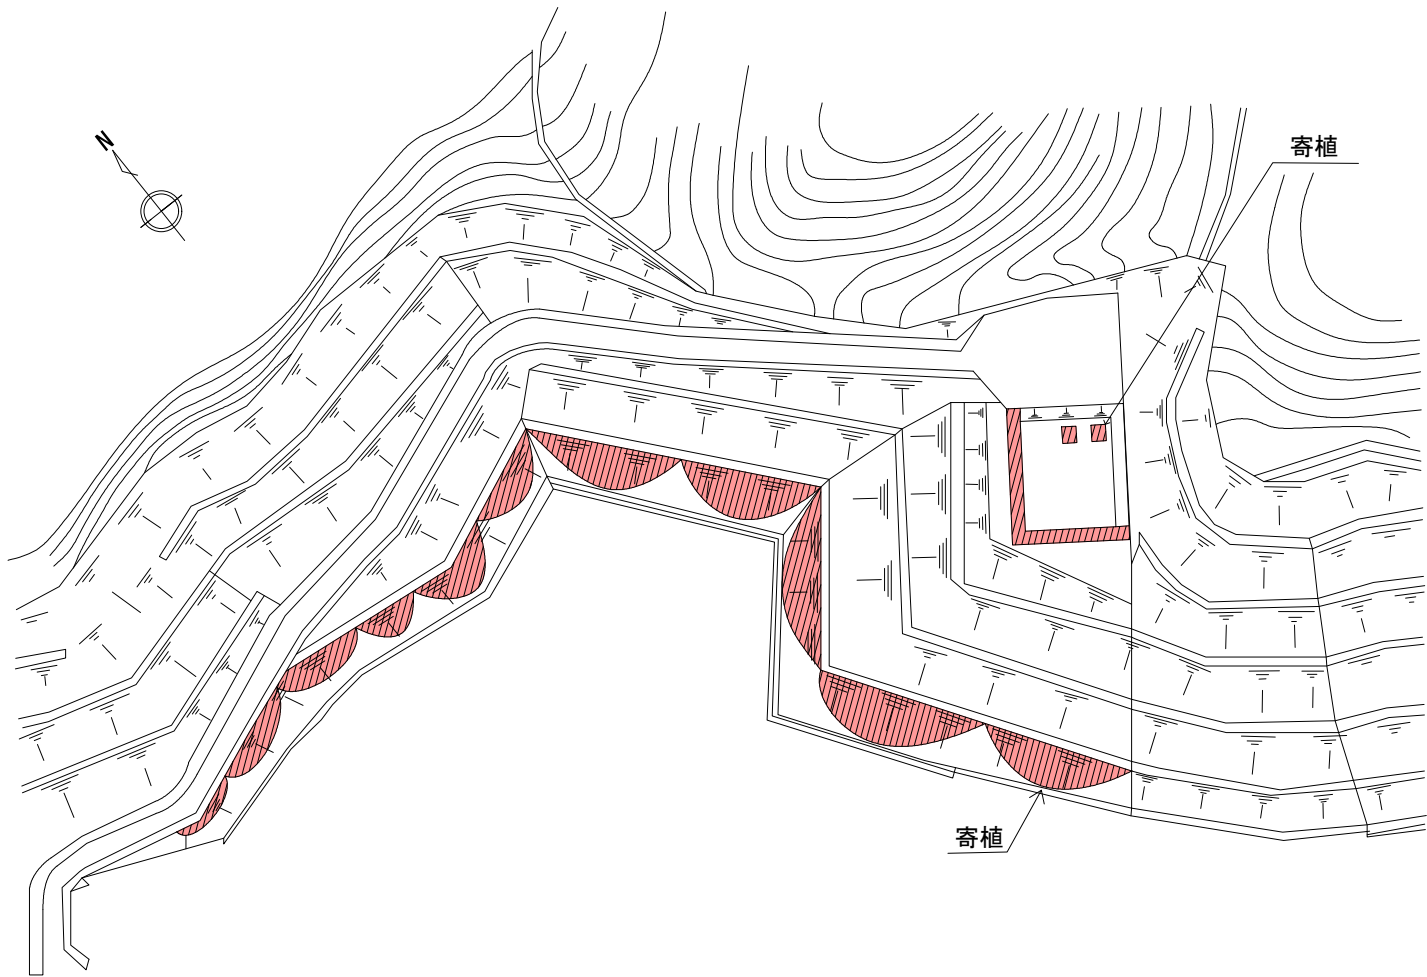


植木手入

記号	種別	工種	規格	数量	回数
	中木寄植	せん定	H=150cm以上 300cm未満	790㎡	1
		病虫害駆除	—	790㎡	1

管 理 番 号									
配管台帳図面番号									
業務番号		令和 8 年度							
業 務 名		牛田浄水場ほかせん定等業務							
図面枚数		69枚の内59葉		縮尺		1/1, 000		摘 要 翠光台調整池 平面図	
設 計				図面寸法		A3			
写 図		設 計		係 長		課・所・場長			
広島市水道局 技術部 牛田浄水場									

中山ポンプ所 平面図

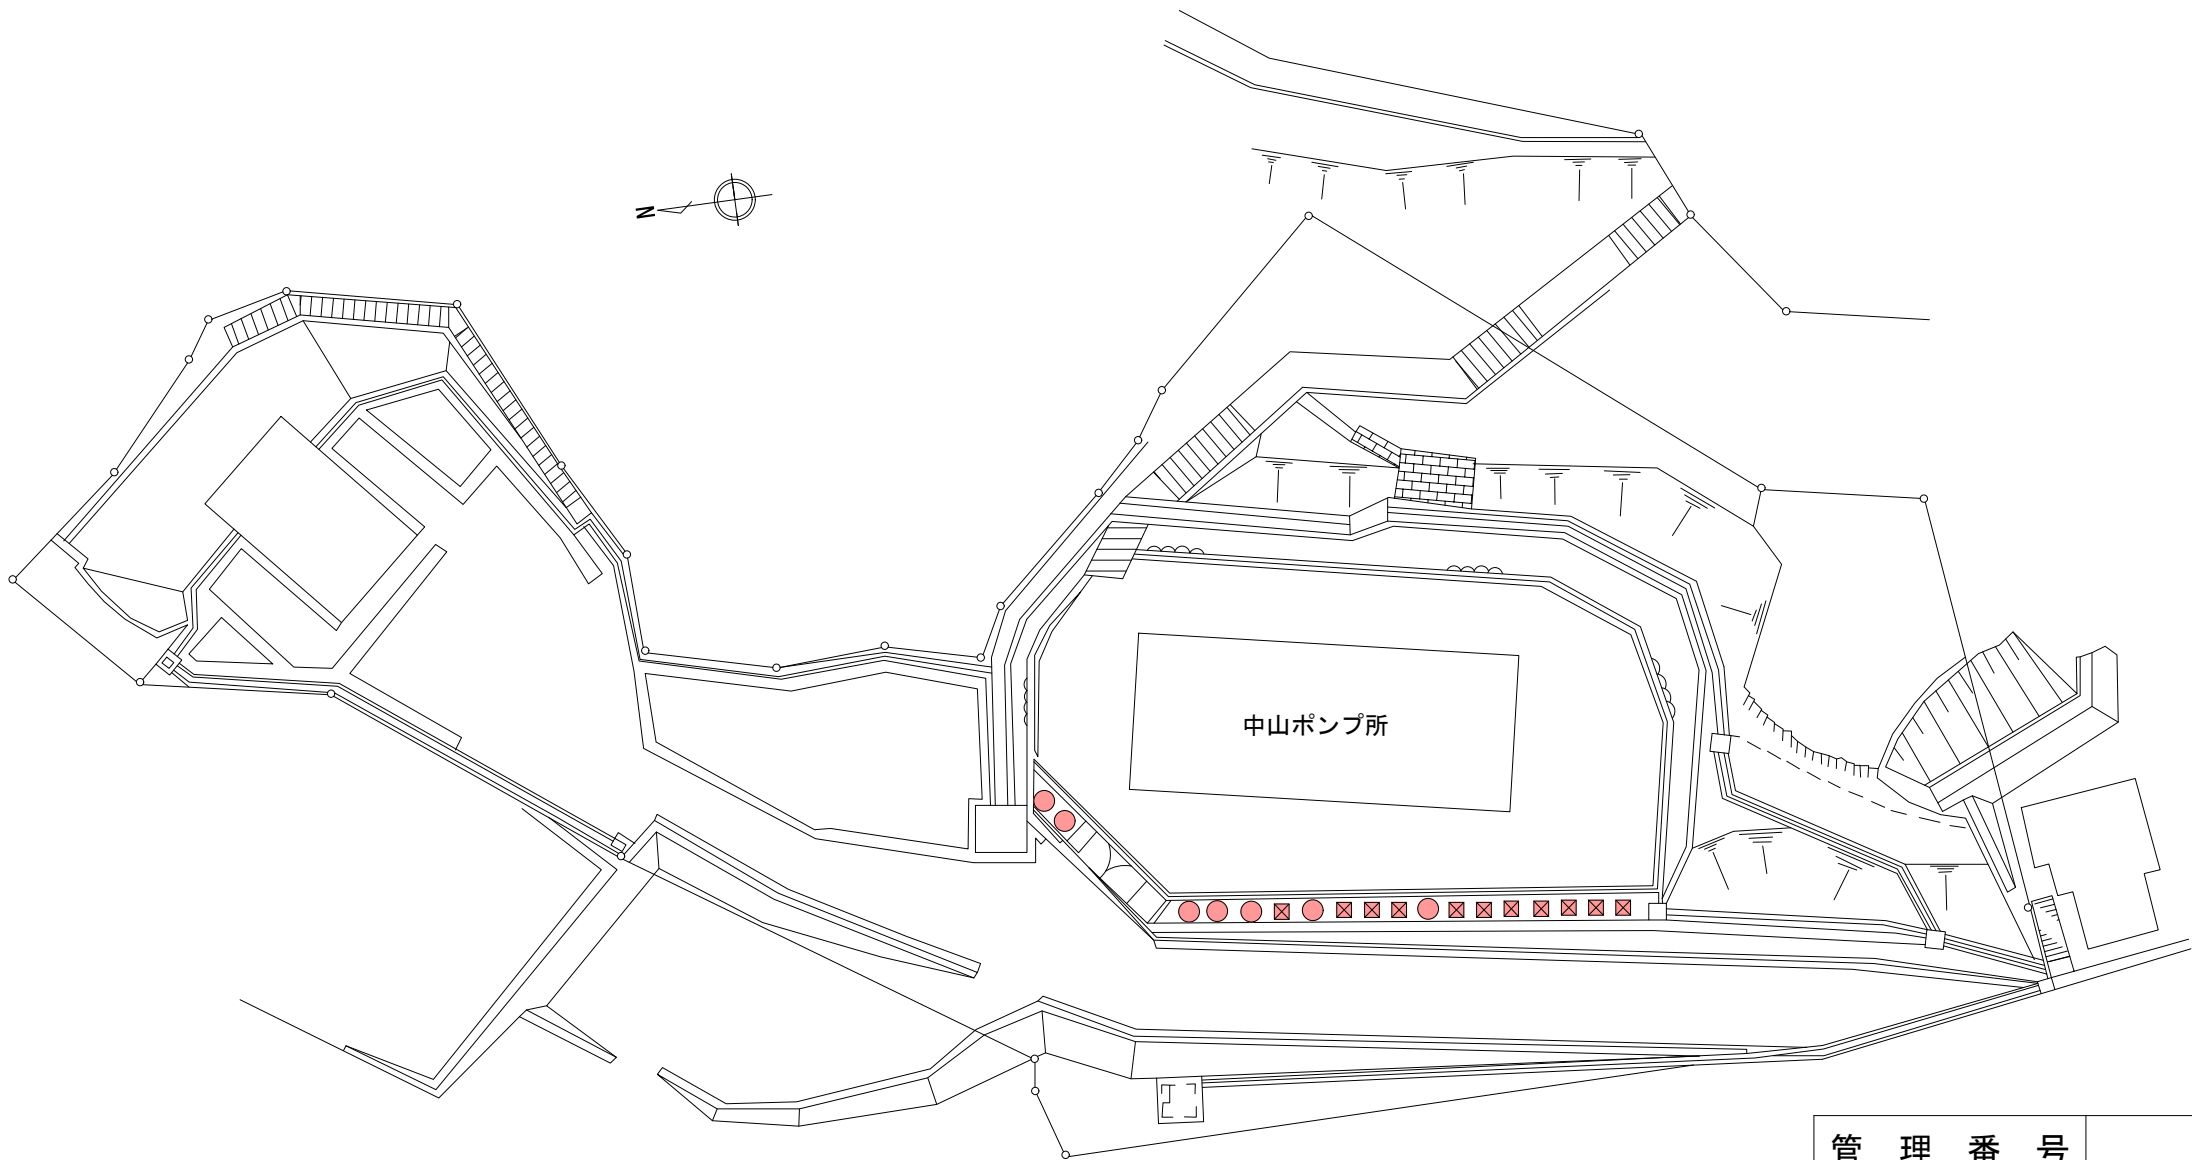


植木手入

記号	種別	工種	規格	数量	回数
☒	カイズカイブキ	せん定	H=250cm未満	11本	1
●			H=250cm以上 500cm未満	7本	1

管 理 番 号					
配管台帳図面番号					
業務番号	令和 8 年度				
業 務 名	牛田浄水場ほかせん定等業務				
図面枚数	69枚の内60葉	縮尺	1/400		摘 要 中山ポンプ所 平面図
設 計		図面寸法	A3		
写 図	設 計	係 長	課・所・場長		
広島市水道局 技術部 牛田浄水場					

中山調圧井 平面図

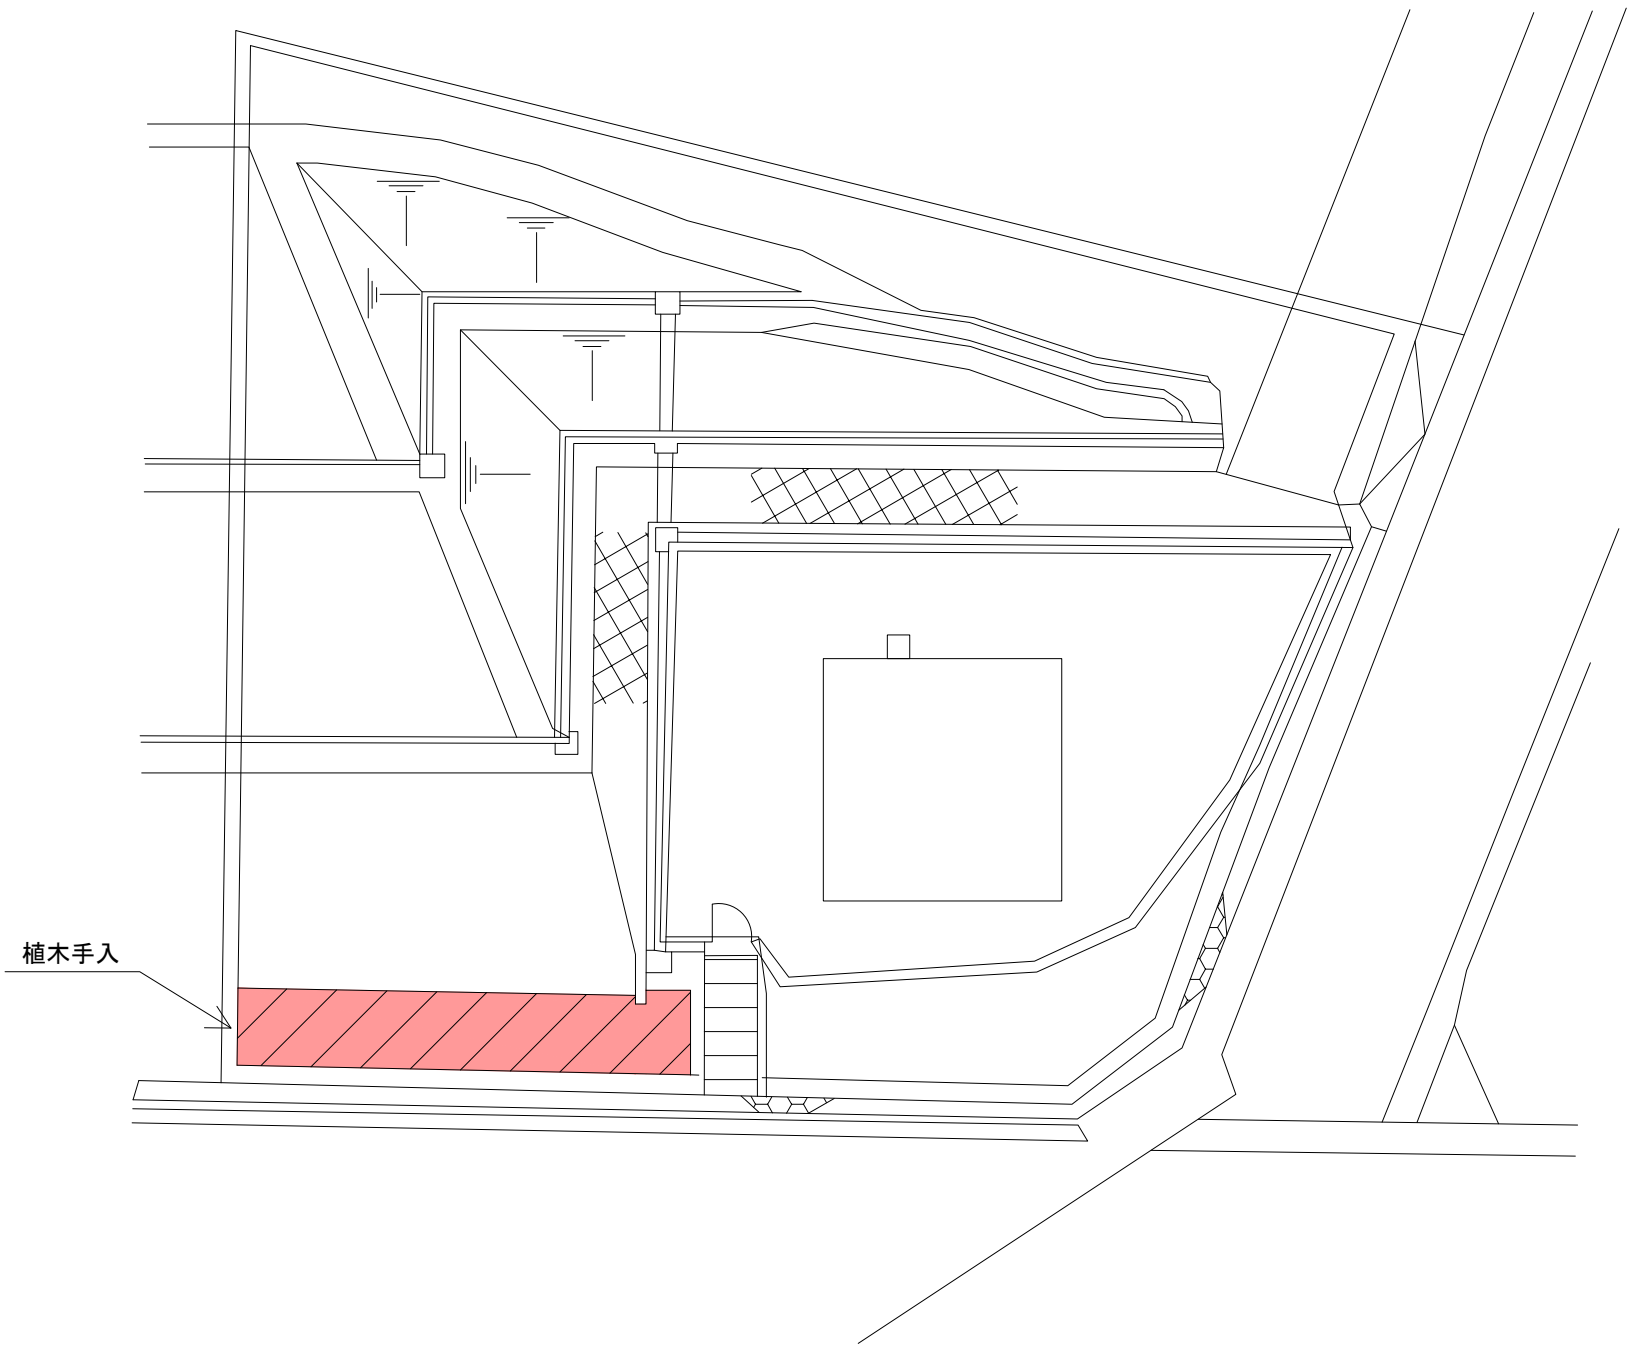

植木手入

記号	種別	工種	規格	数量	回数
	中木寄植	せん定	H=60cm以上 150cm未満	58㎡	1
		病虫害駆除	—	58㎡	1

管 理 番 号									
配管台帳図面番号									
業務番号		令和 8 年度							
業 務 名		牛田浄水場ほかせん定等業務							
図面枚数		69枚の内61葉		縮尺		1/200		摘 要 中山調圧井 平面図	
設 計				図面寸法		A3			
写 図		設 計		係 長		課・所・場長			
広島市水道局 技術部 牛田浄水場									

狩留家第一ポンプ所 平面図




植木手入

記号	種別	工種	規格	数量	回数
●	カイズカ イブキ	せん定	H=250cm以上 500cm未満	6本	1

管 理 番 号								
配管台帳図面番号								
業務番号		令和 8 年度						
業 務 名		牛田浄水場ほかせん定等業務						
図面枚数		69枚の内62葉		縮尺		1/150		摘 要 狩留家第一 ポンプ所 平面図
設 計				図面寸法		A3		
写 図		設 計		係 長		課・所・場長		
広島市水道局 技術部 牛田浄水場								

桐陽台第二ポンプ所 平面図

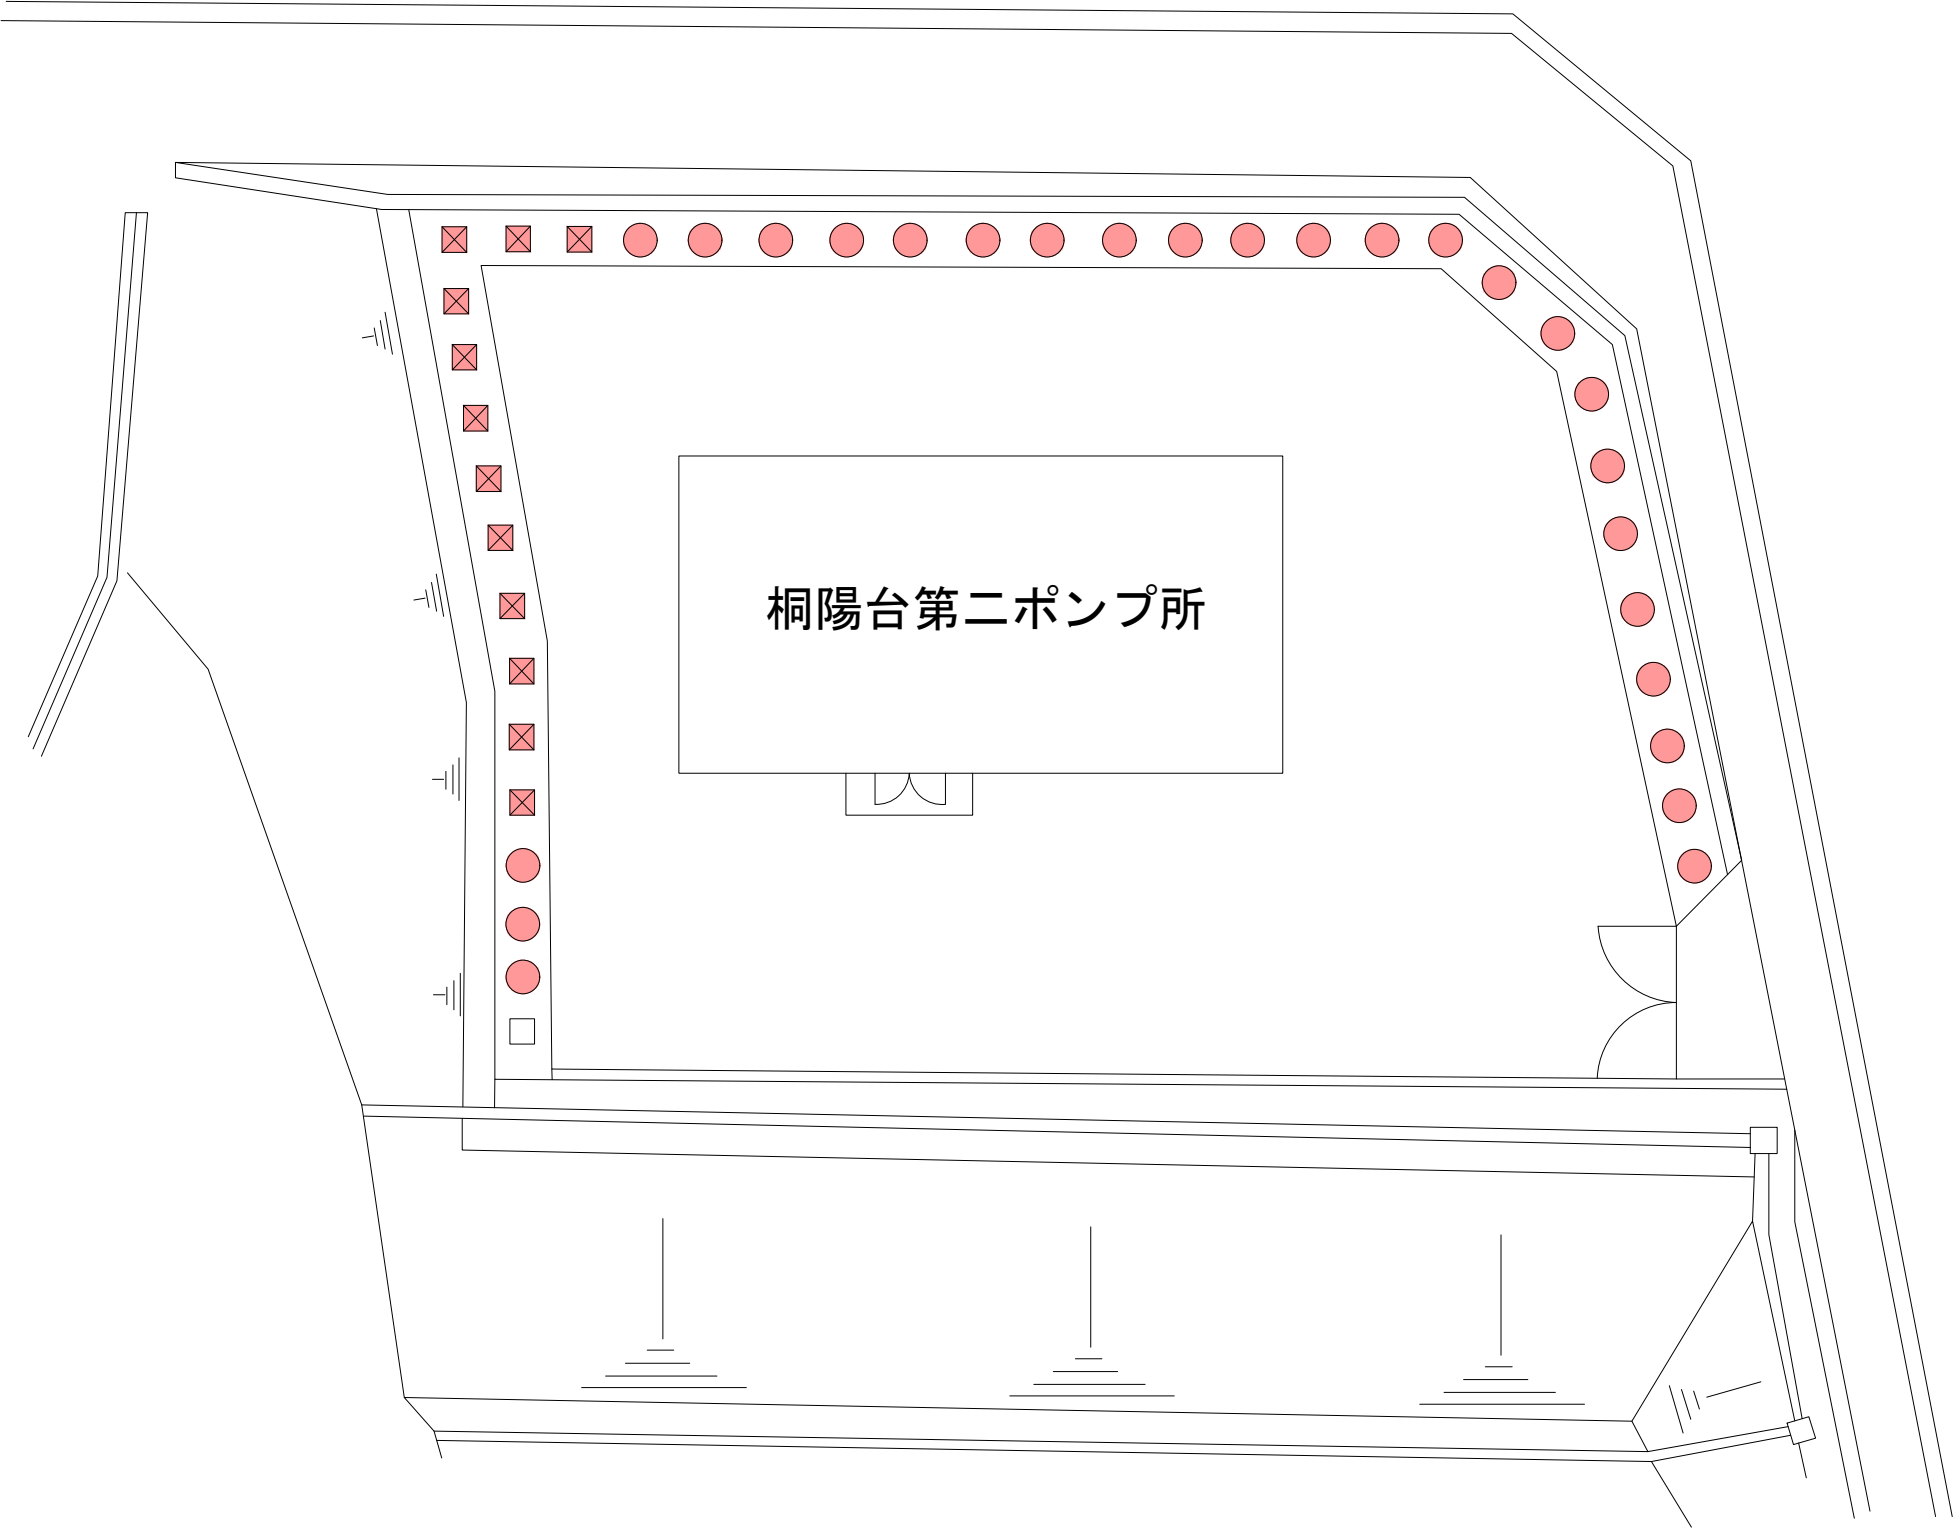


植木手入

記号	種別	工種	規格	数量	回数
☒	カイズカ	せん定	H=250cm未満	12本	1
●	カイズカ	せん定	H=250cm以上 500cm未満	26本	1

管 理 番 号								
配管台帳図面番号								
業務番号		令和 8 年度						
業 務 名		牛田浄水場ほかせん定等業務						
図面枚数		69枚の内63葉		縮尺		1/200		摘 要 桐陽台第二ポンプ所 平面図
設 計				図面寸法		A3		
写 図		設 計		係 長		課・所・場長		
広島市水道局 技術部 牛田浄水場								

上町屋第一ポンプ所 平面図

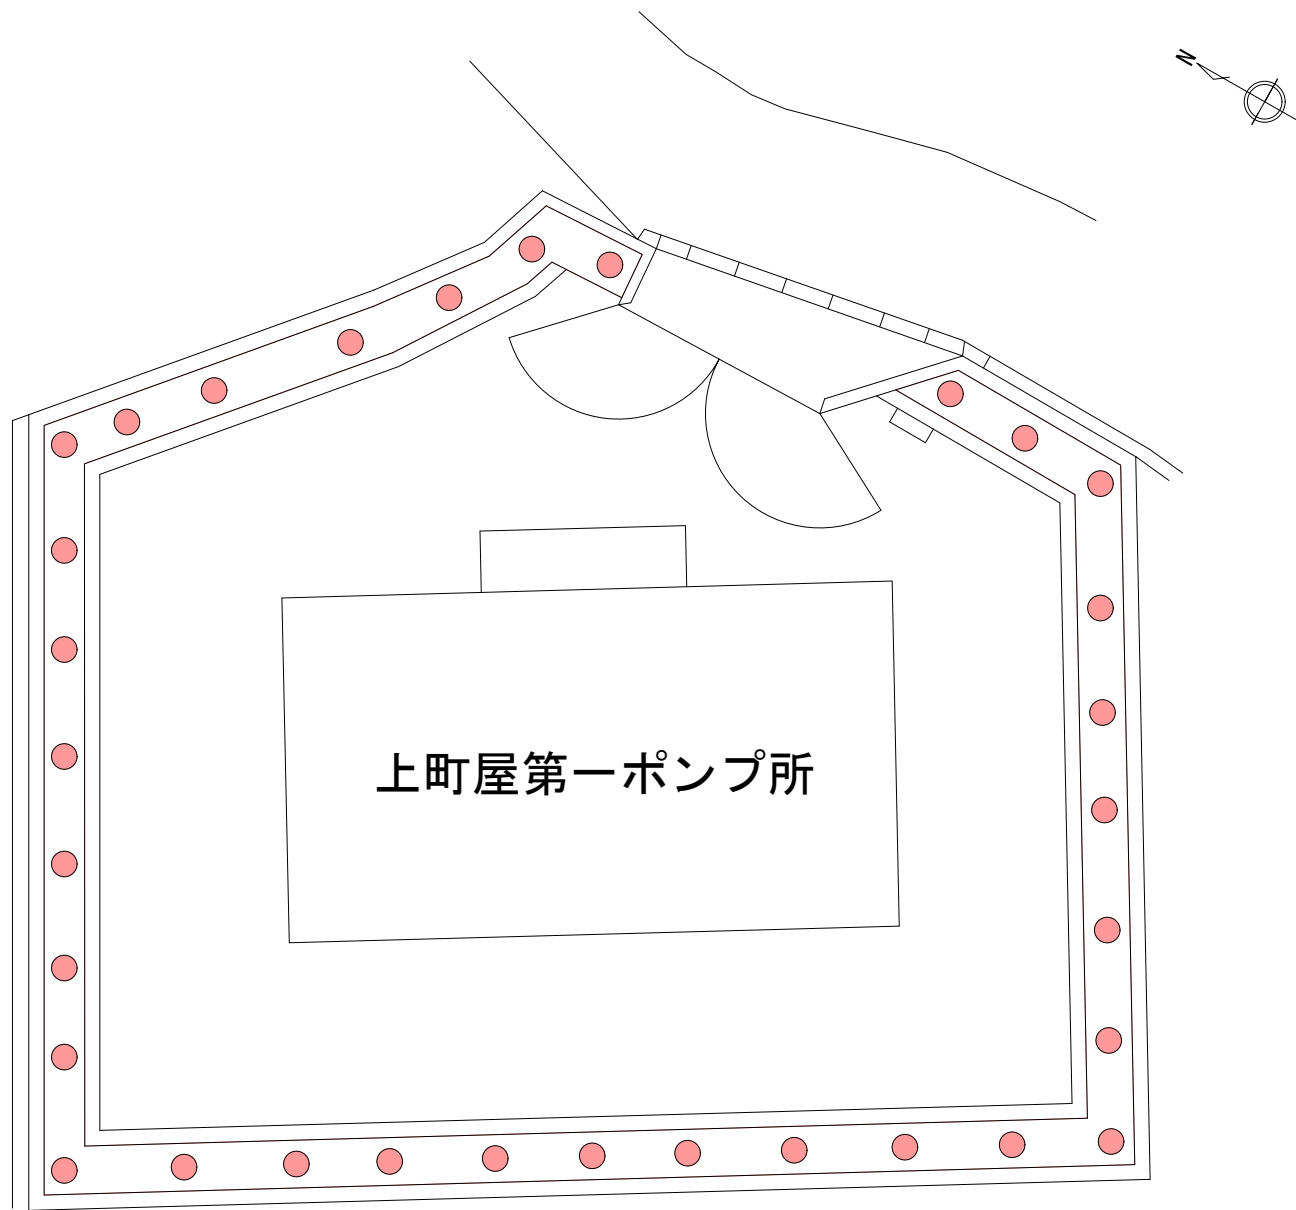


植木手入

記号	種別	工種	規格	数量	回数
●	カイズカイブキ	せん定	H=250cm以上 500cm未満	32本	1

管 理 番 号								
配管台帳図面番号								
業務番号		令和 8 年度						
業 務 名		牛田浄水場ほかせん定等業務						
図面枚数		69枚の内64葉		縮尺		1/150		摘 要 上町屋第一ポンプ所 平面図
設 計				図面寸法		A3		
写 図		設 計		係 長		課・所・場長		
広島市水道局 技術部 牛田浄水場								

上町屋第二ポンプ所 平面図

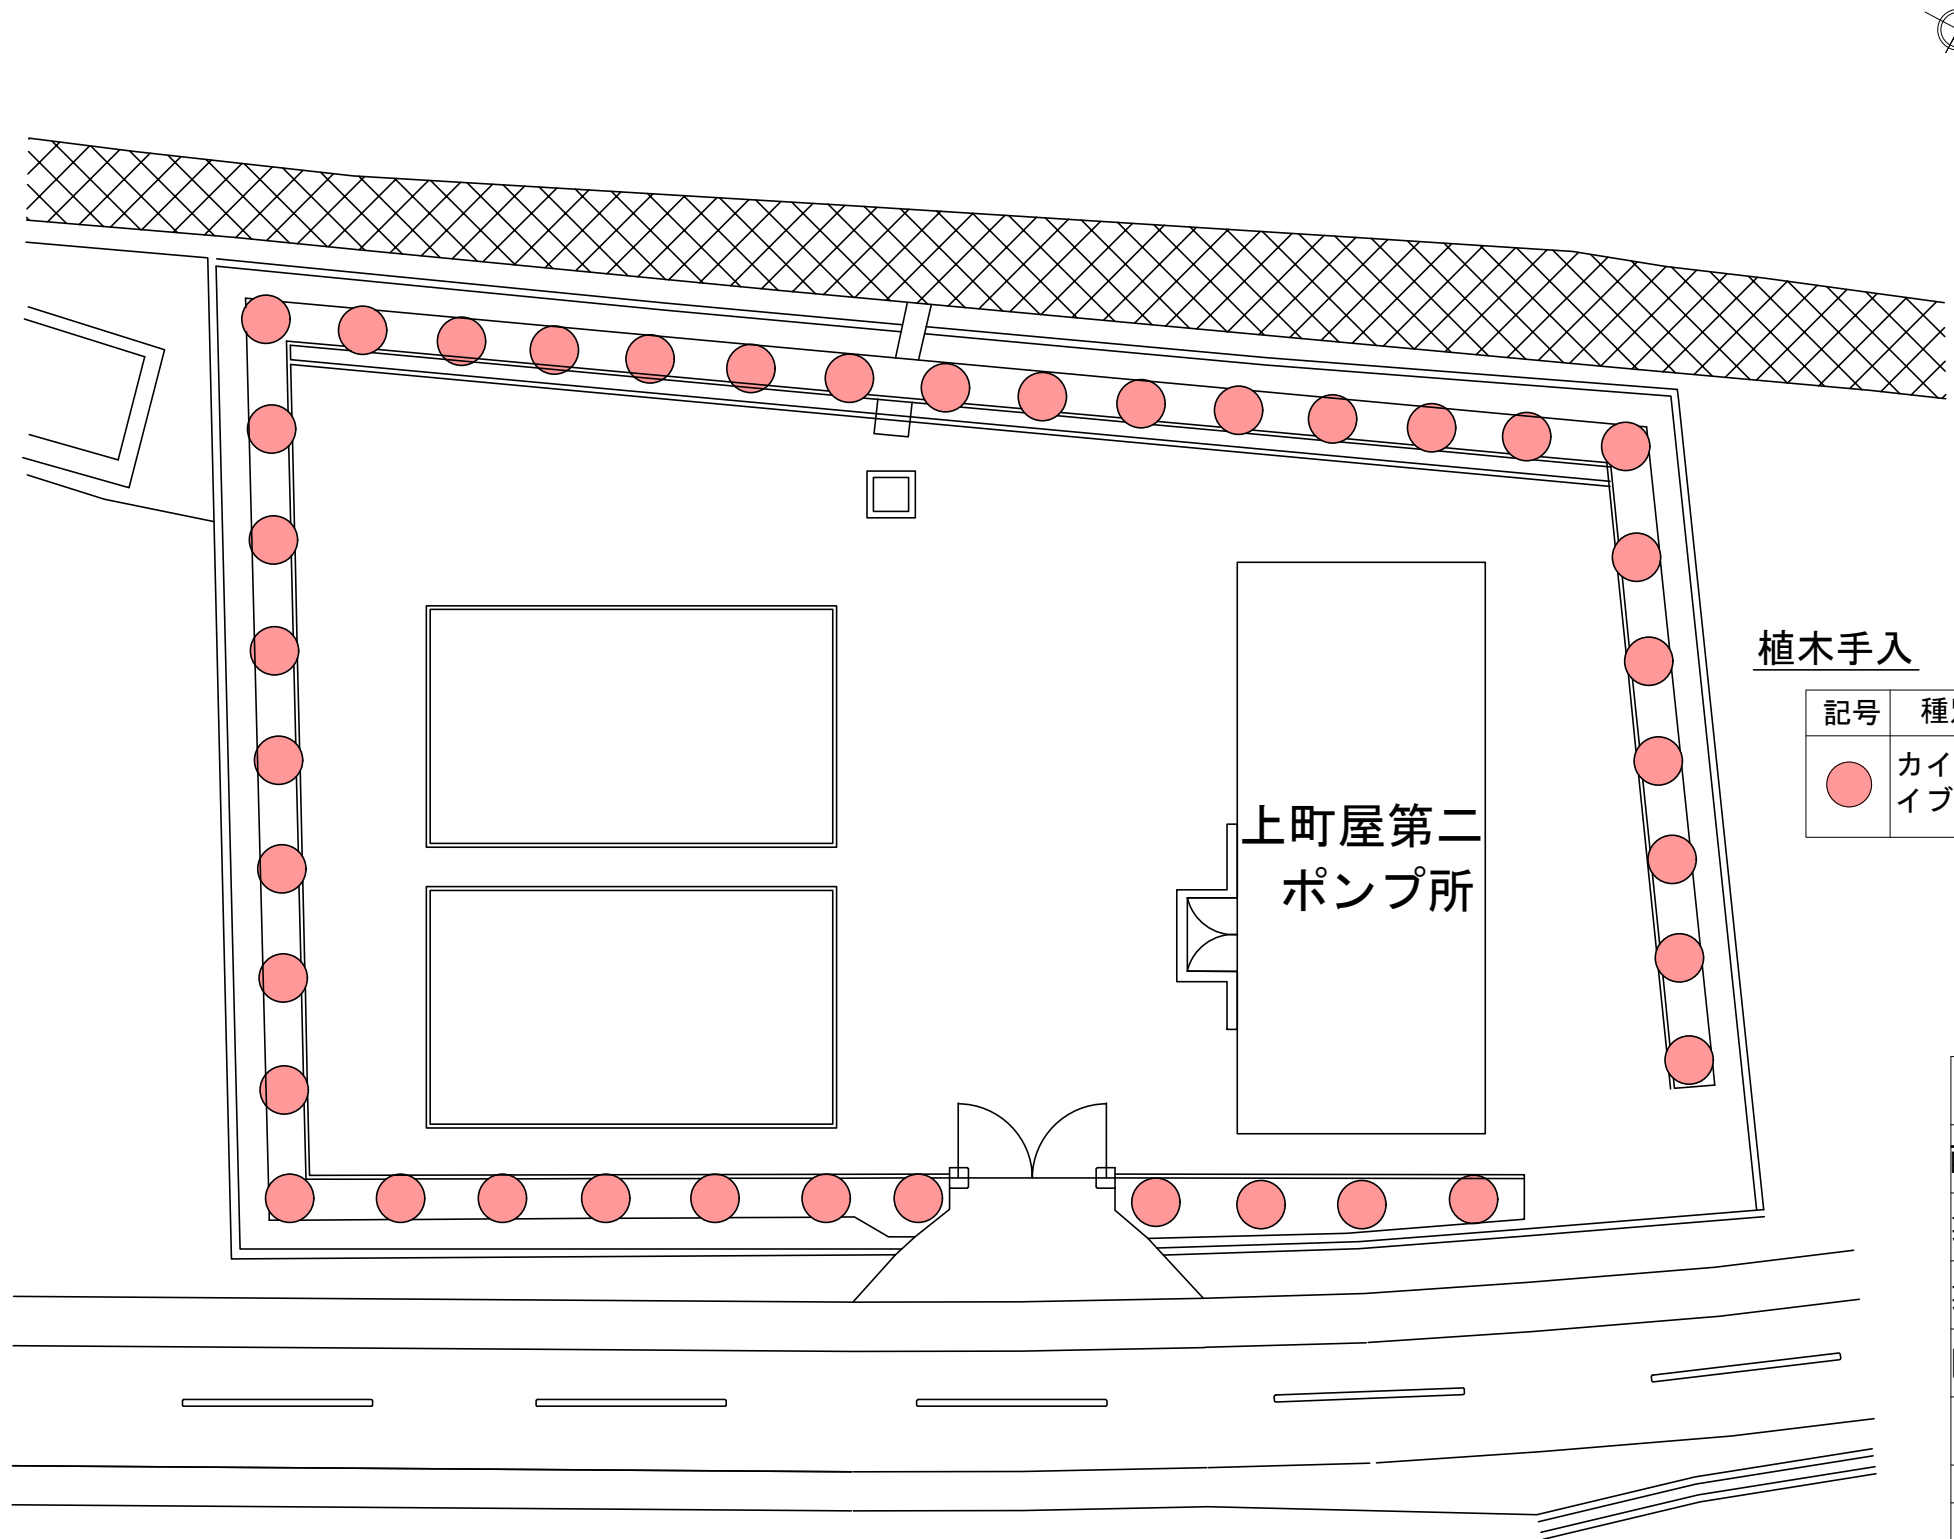


植木手入

記号	種別	工種	規格	数量	回数
●	カイズカイブキ	せん定	H=250cm以上 500cm未満	39本	1

管 理 番 号					
配管台帳図面番号					
業務番号	令和 8 年度				
業 務 名	牛田浄水場ほかせん定等業務				
図面枚数	69枚の内65葉	縮尺	1/200		摘 要 上町屋第二ポンプ所 平面図
設 計		図面寸法	A3		
写 図	設 計	係 長	課・所・場長		
広島市水道局 技術部 牛田浄水場					

大毛寺浄水場 平面図

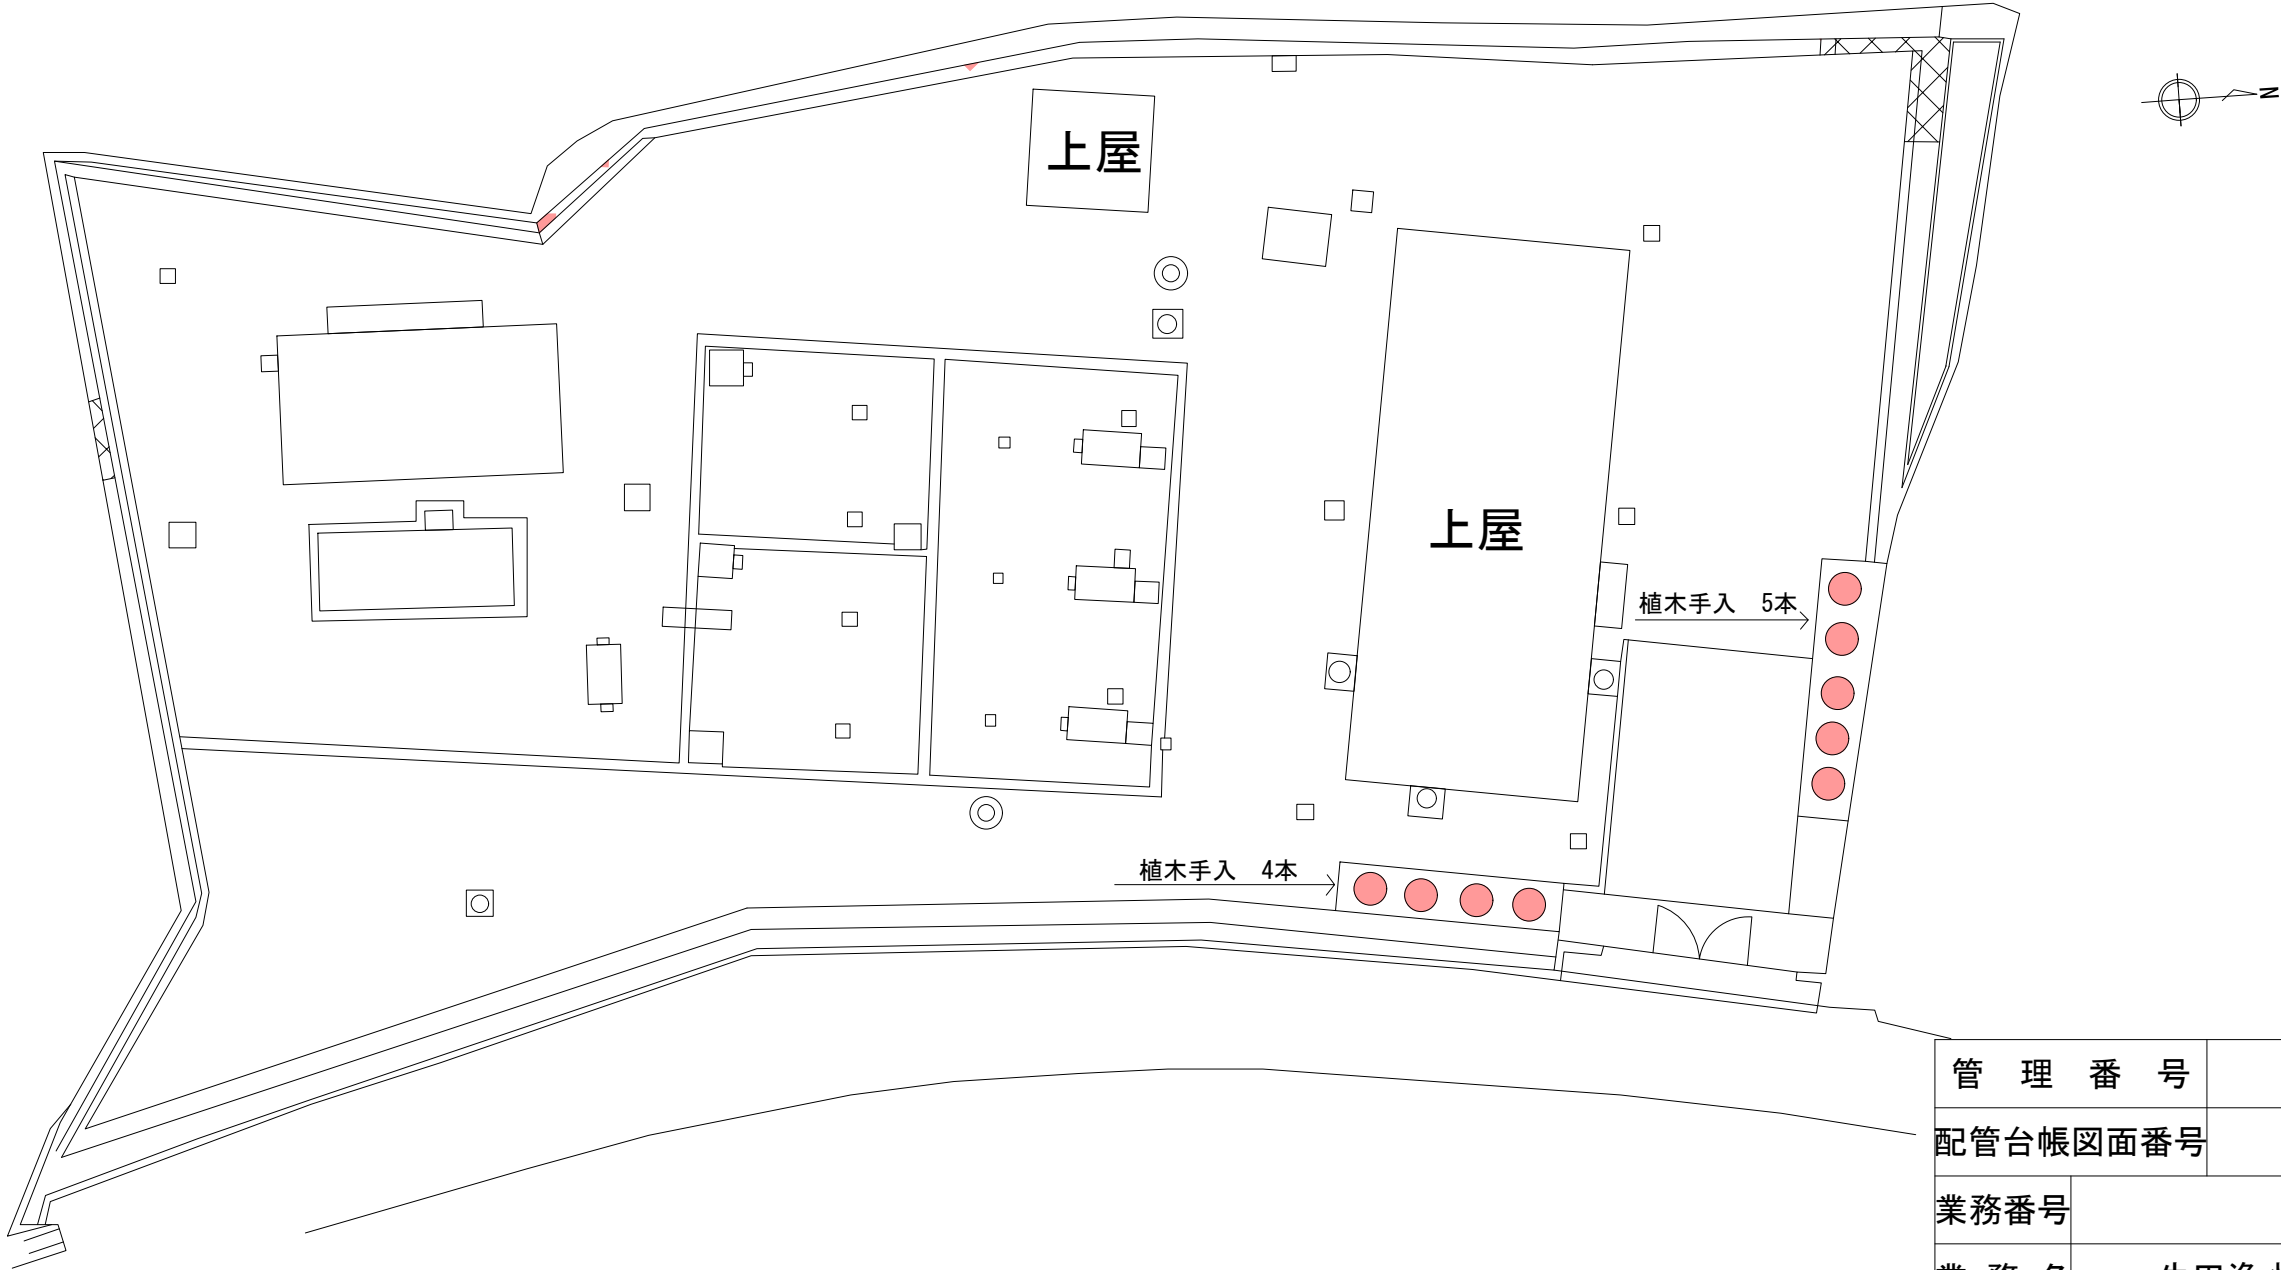

植木手入

記号	種別	工種	規格	数量	回数
●	カイズカイブキ	せん定	H=250cm以上 500cm未満	9本	1

管 理 番 号									
配管台帳図面番号									
業務番号		令和 8 年度							
業 務 名		牛田浄水場ほかせん定等業務							
図面枚数		69枚の内66葉		縮尺		1/250		摘 要	
設 計				図面寸法		A3		大毛寺浄水場 平面図	
写 図		設 計		係 長		課・所・場長			
広島市水道局 技術部 牛田浄水場									

亀山北調整池 平面図




植木手入

記号	種別	工種	規格	数量	回数
●	高木 (冬季)	せん定	C=60cm未満	14本	1
		病虫害駆除	C=60cm未満	14本	1
■		せん定	C=60cm以上 120cm未満	1本	1
		病虫害駆除	C=60cm以上 120cm未満	1本	1

管 理 番 号									
配管台帳図面番号									
業務番号		令和 8 年度							
業 務 名		牛田浄水場ほかせん定等業務							
図面枚数		69枚の内67葉		縮尺		1/500		摘 要	
設 計				図面寸法		A3		亀山北調整池 平面図	
写 図		設 計		係 長		課・所・場長			
広島市水道局 技術部 牛田浄水場									

勝木台ポンプ所 平面図

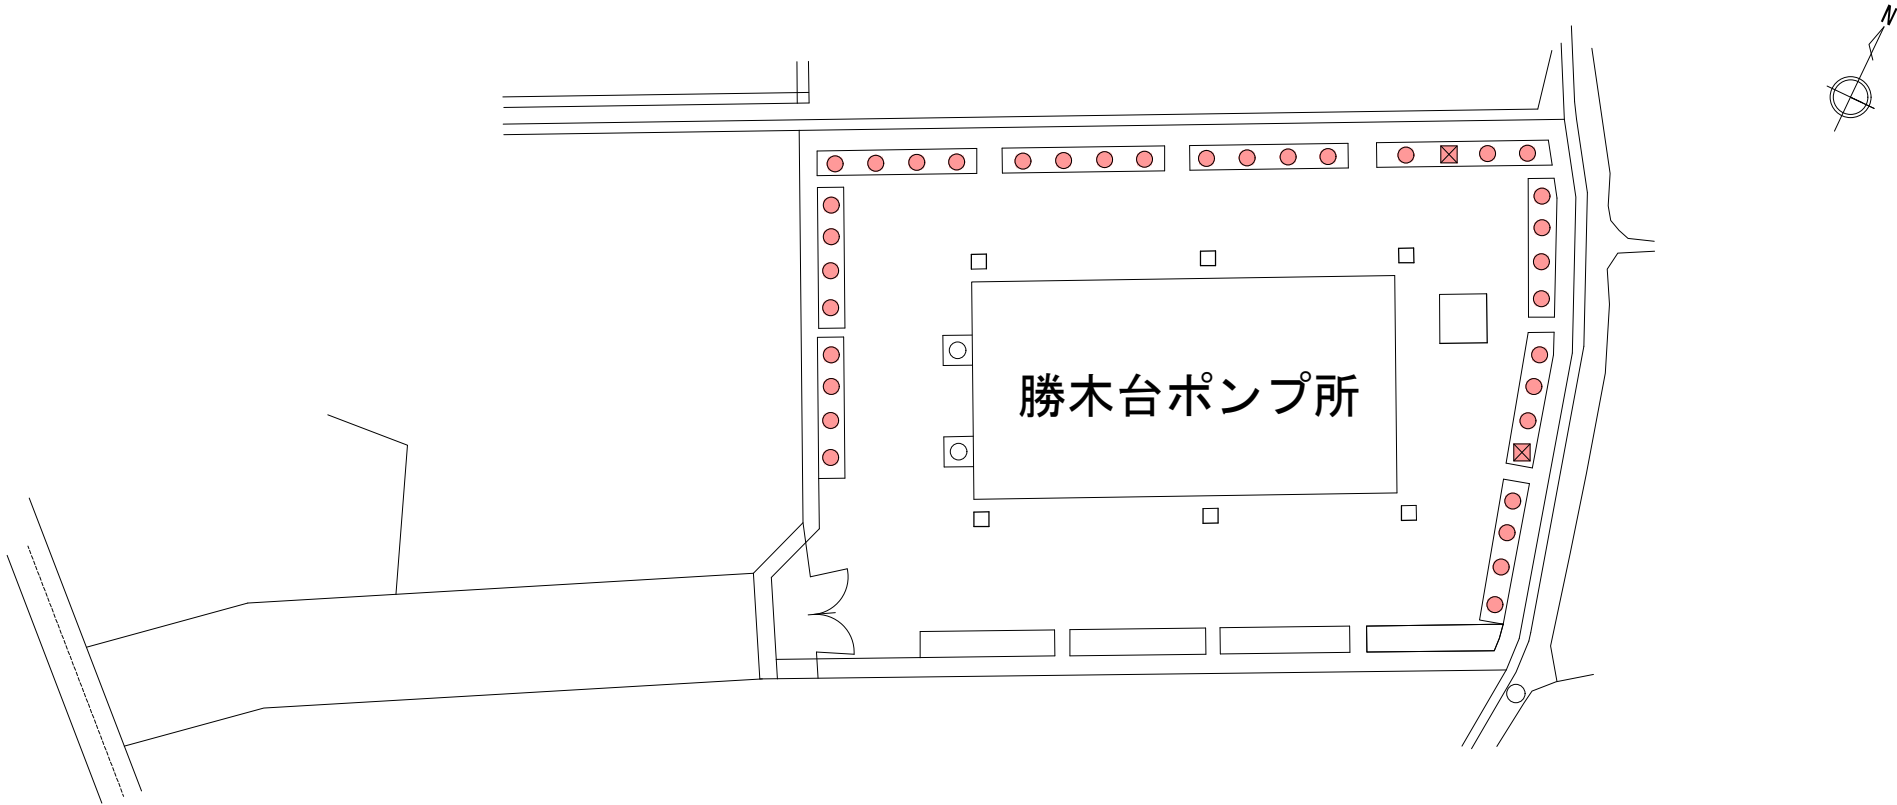


植木手入

記号	種別	工種	規格	数量	回数
⊠	カイズカイブキ	せん定	H=250cm未満	2本	1
●	カイズカイブキ	せん定	H=250cm以上 500cm未満	34本	1

管 理 番 号									
配管台帳図面番号									
業務番号		令和 8 年度							
業 務 名		牛田浄水場ほかせん定等業務							
図面枚数		69枚の内68葉		縮尺		1/300		摘 要	
設 計				図面寸法		A3		勝木台ポンプ所 平面図	
写 図		設 計		係 長		課・所・場長			
広島市水道局 技術部 牛田浄水場									

勝木台調整池 平面図

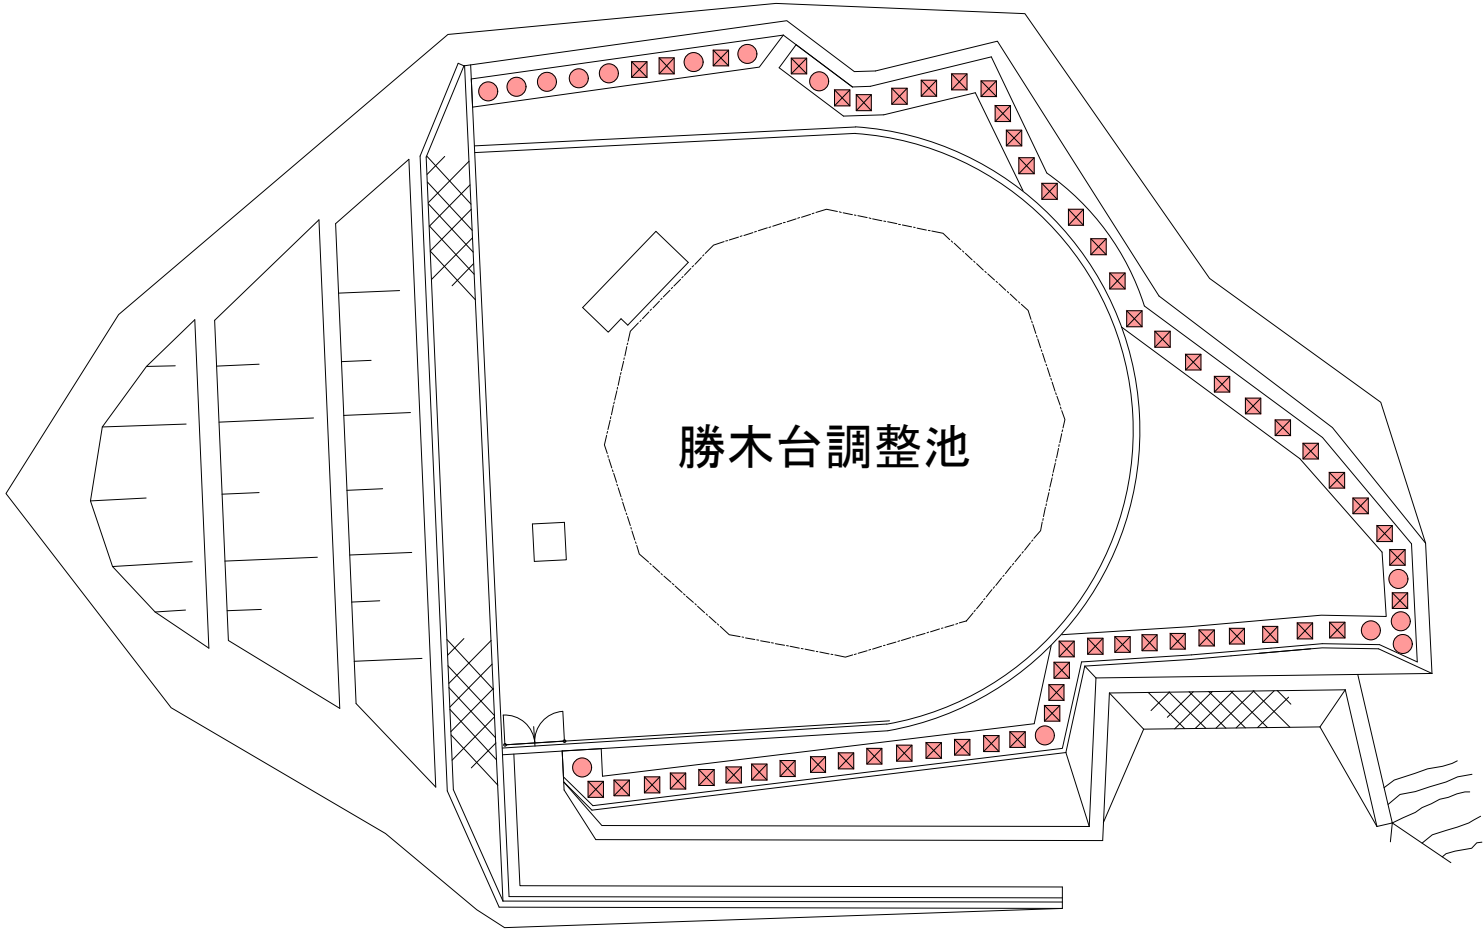

植木手入

記号	種別	工種	規格	数量	回数
☒	カイズカイブキ	せん定	H=250cm未満	58本	1
●	カイズカイブキ	せん定	H=250cm以上 500cm未満	14本	1



管 理 番 号					
配管台帳図面番号					
業務番号	令和 8 年度				
業 務 名	牛田浄水場ほかせん定等業務				
図面枚数	69枚の内69葉	縮尺	1/500		摘 要 勝木台調整池 平面図
設 計		図面寸法	A3		
写 図	設 計	係 長	課・所・場長		
広島市水道局 技術部 牛田浄水場					