

和田水資源再生センター
佐伯区湯来町大字和田


付近見取図

▨ 修理場所


一般平面図

修理名	和田水資源再生センターNo.2 反応槽攪拌機修理		
図面名	付近見取図・一般平面図		
縮尺	NS	製図年月	R8.5
課長	課長補佐	設計	1
		図番	3

広島市下水道局管理部維持課

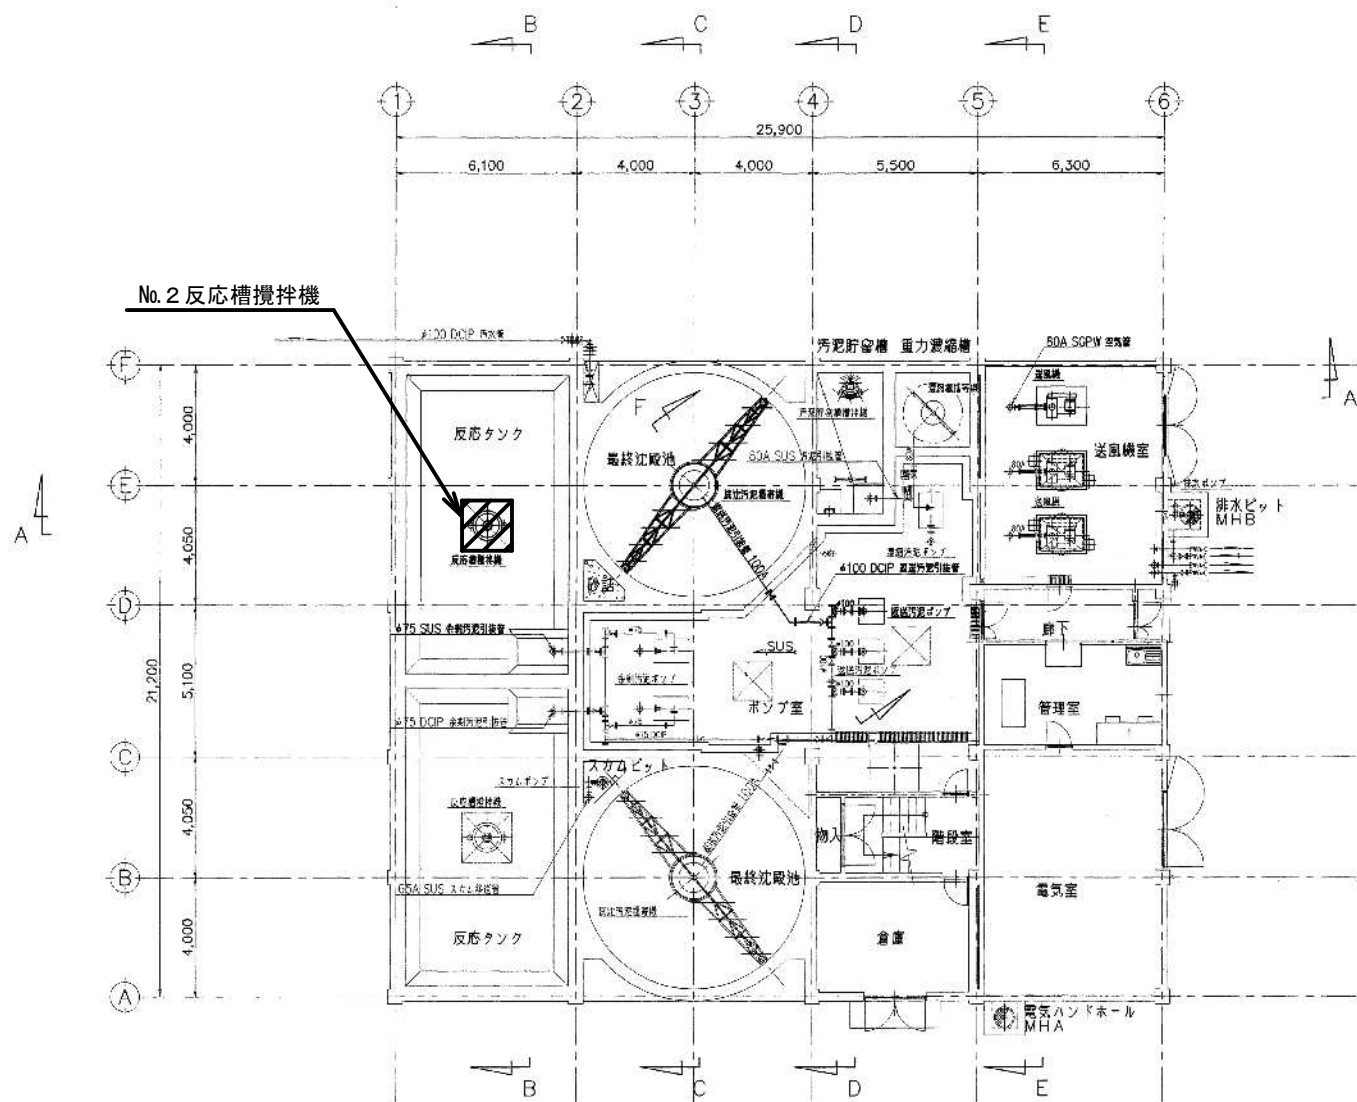

1階下部平面図

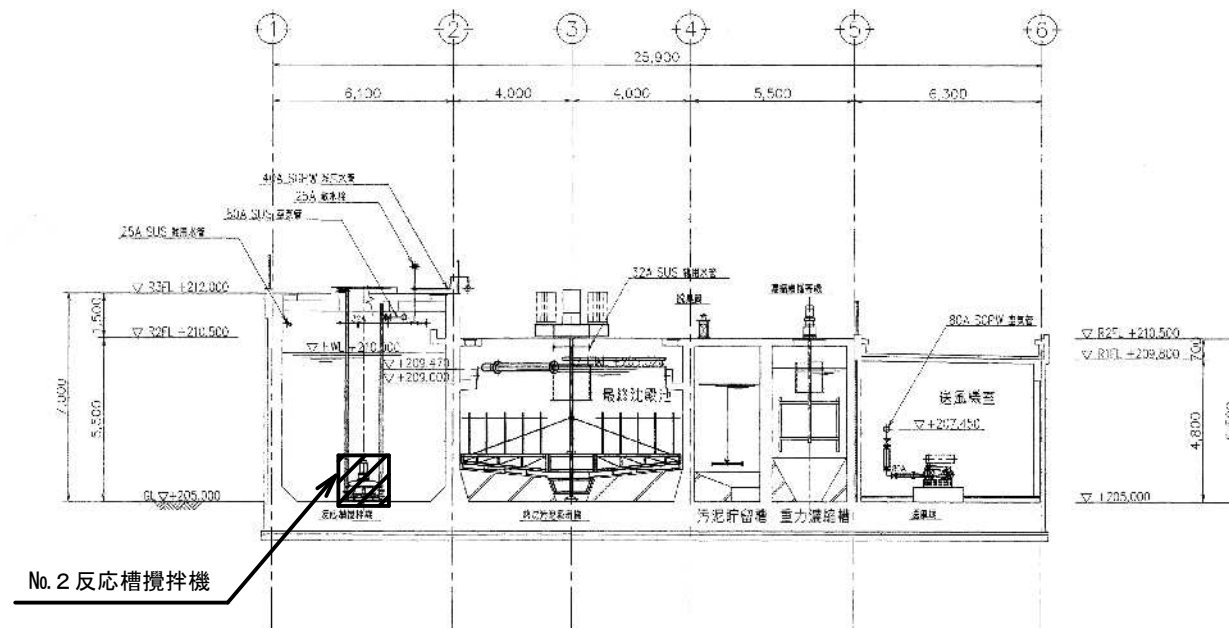

A-A断面図

▨ 修理場所

平面図・断面図

修理名	和田市水資源再生センターNo.2 反応槽攪拌機修理		
図面名	1階下部平面図・A-A断面図		
縮尺	NS	製図年月	R8.5
課長	課長補佐	設計	2
		図番	3
広島市下水道局管理部維持課			

